
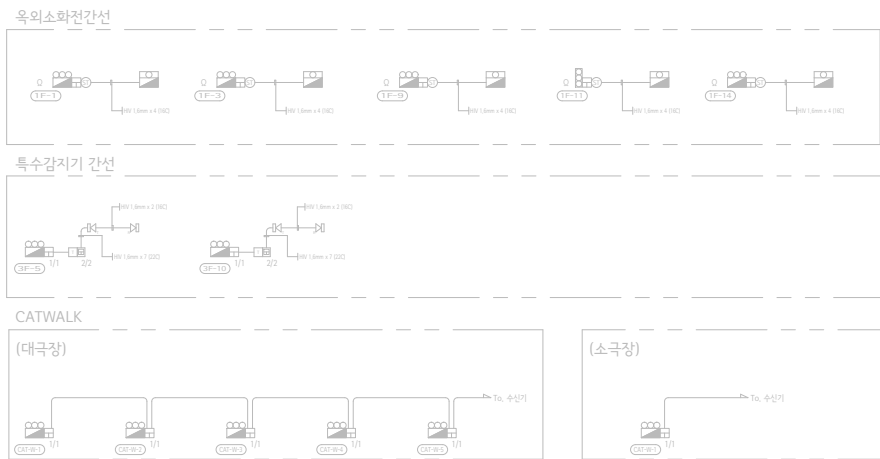


소극장

대극장

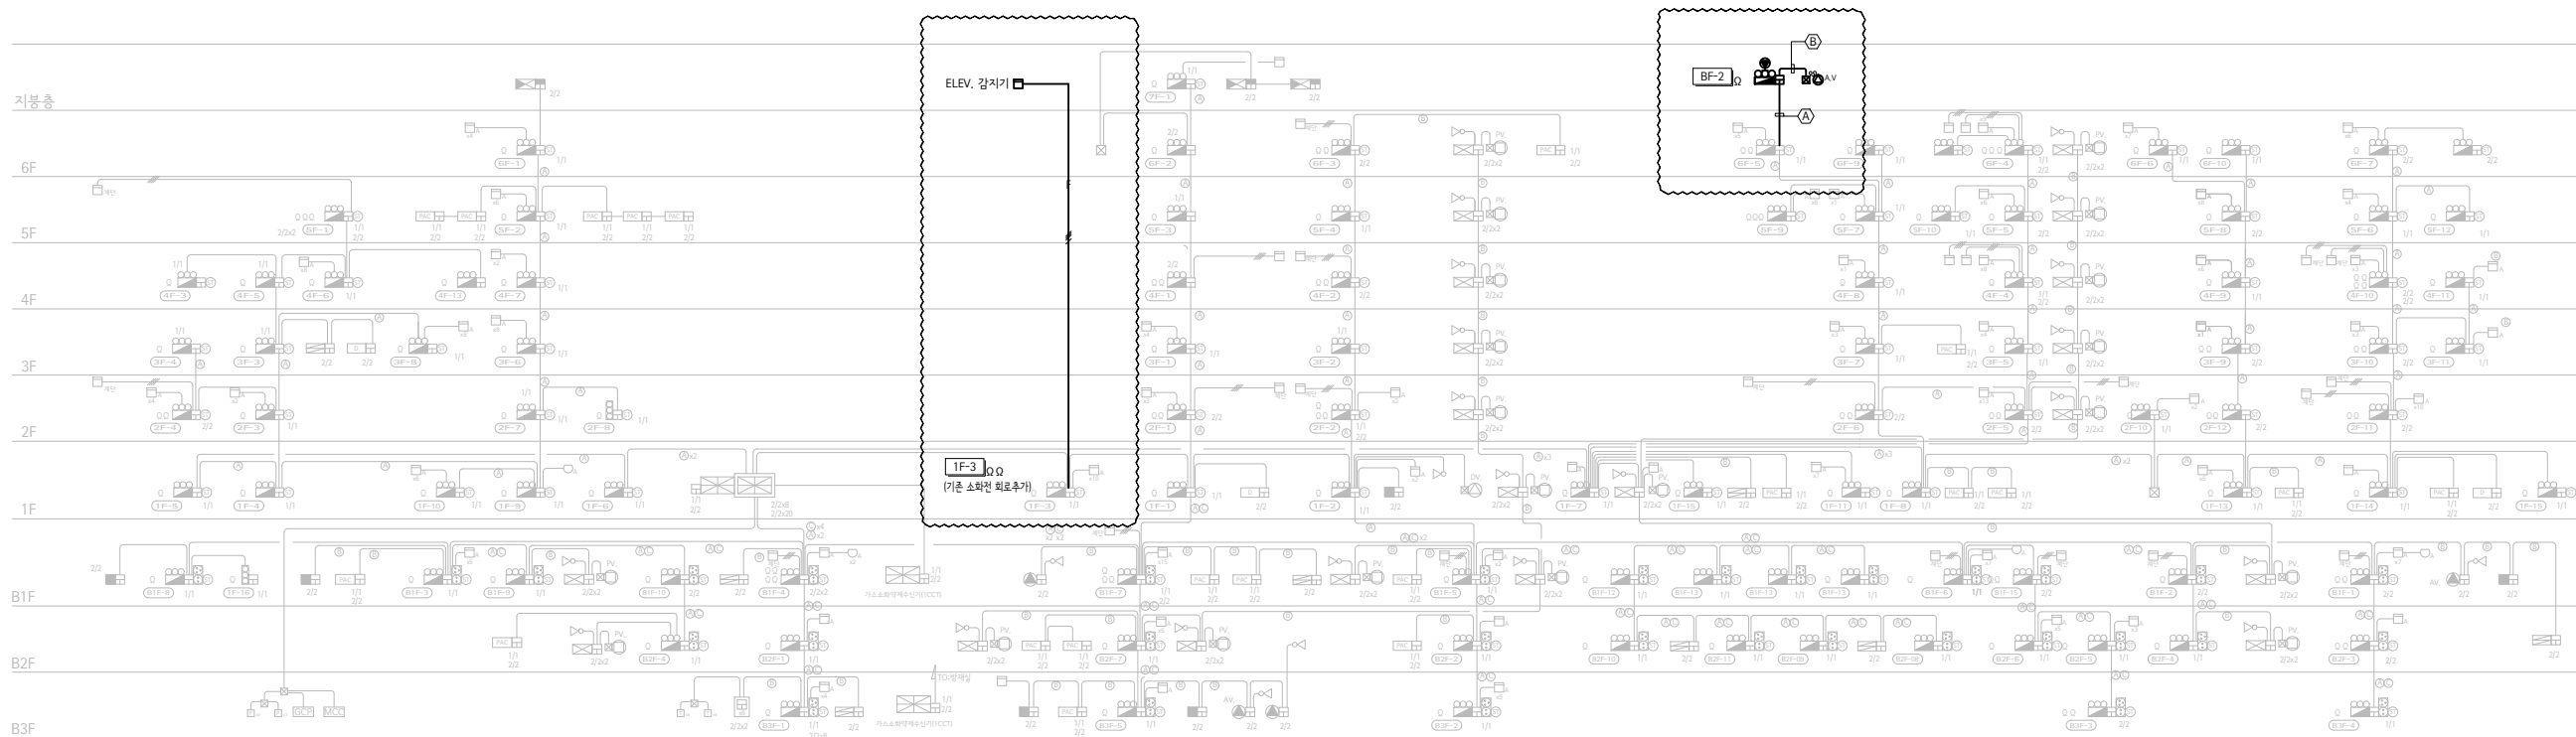


1. 배관배선	
NO.	CABLE SCHEDULE
(A)	FR CVV SB 1.5sq /2C (ST 22C) HFIX 2.5sq x10 (ST 36C)
(B)	HFIX 2.5sq x3 (HI PVC 22C)

자동화재탐지설비 계통도

축척 : NONE

(주) 청승설계이앤씨
소방시설설계업 2급 (전기분야)
제 2020 -01-00038 호


Leehong Kim Architects	PROJECT TITLE 세종문화회관 옥상공간 조성 기본 및 실시설계 용역	NOTE	ISSUES & REVISIONS				DRAWN BY 김 현 주		DATE 2026-07	
			NO.	DESCRIPTION	DATE	APP.	CHECKED BY 김 현 주		SCALE A1= NONE A3= NONE	
			△				APPROVED BY 김 이 흥		PROJ. NO. LKA-2025-11	DRAWING NO. EF- 101
			△				NAME OF DRAWING 자동화재탐지설비 계통도			
			△							
			△							

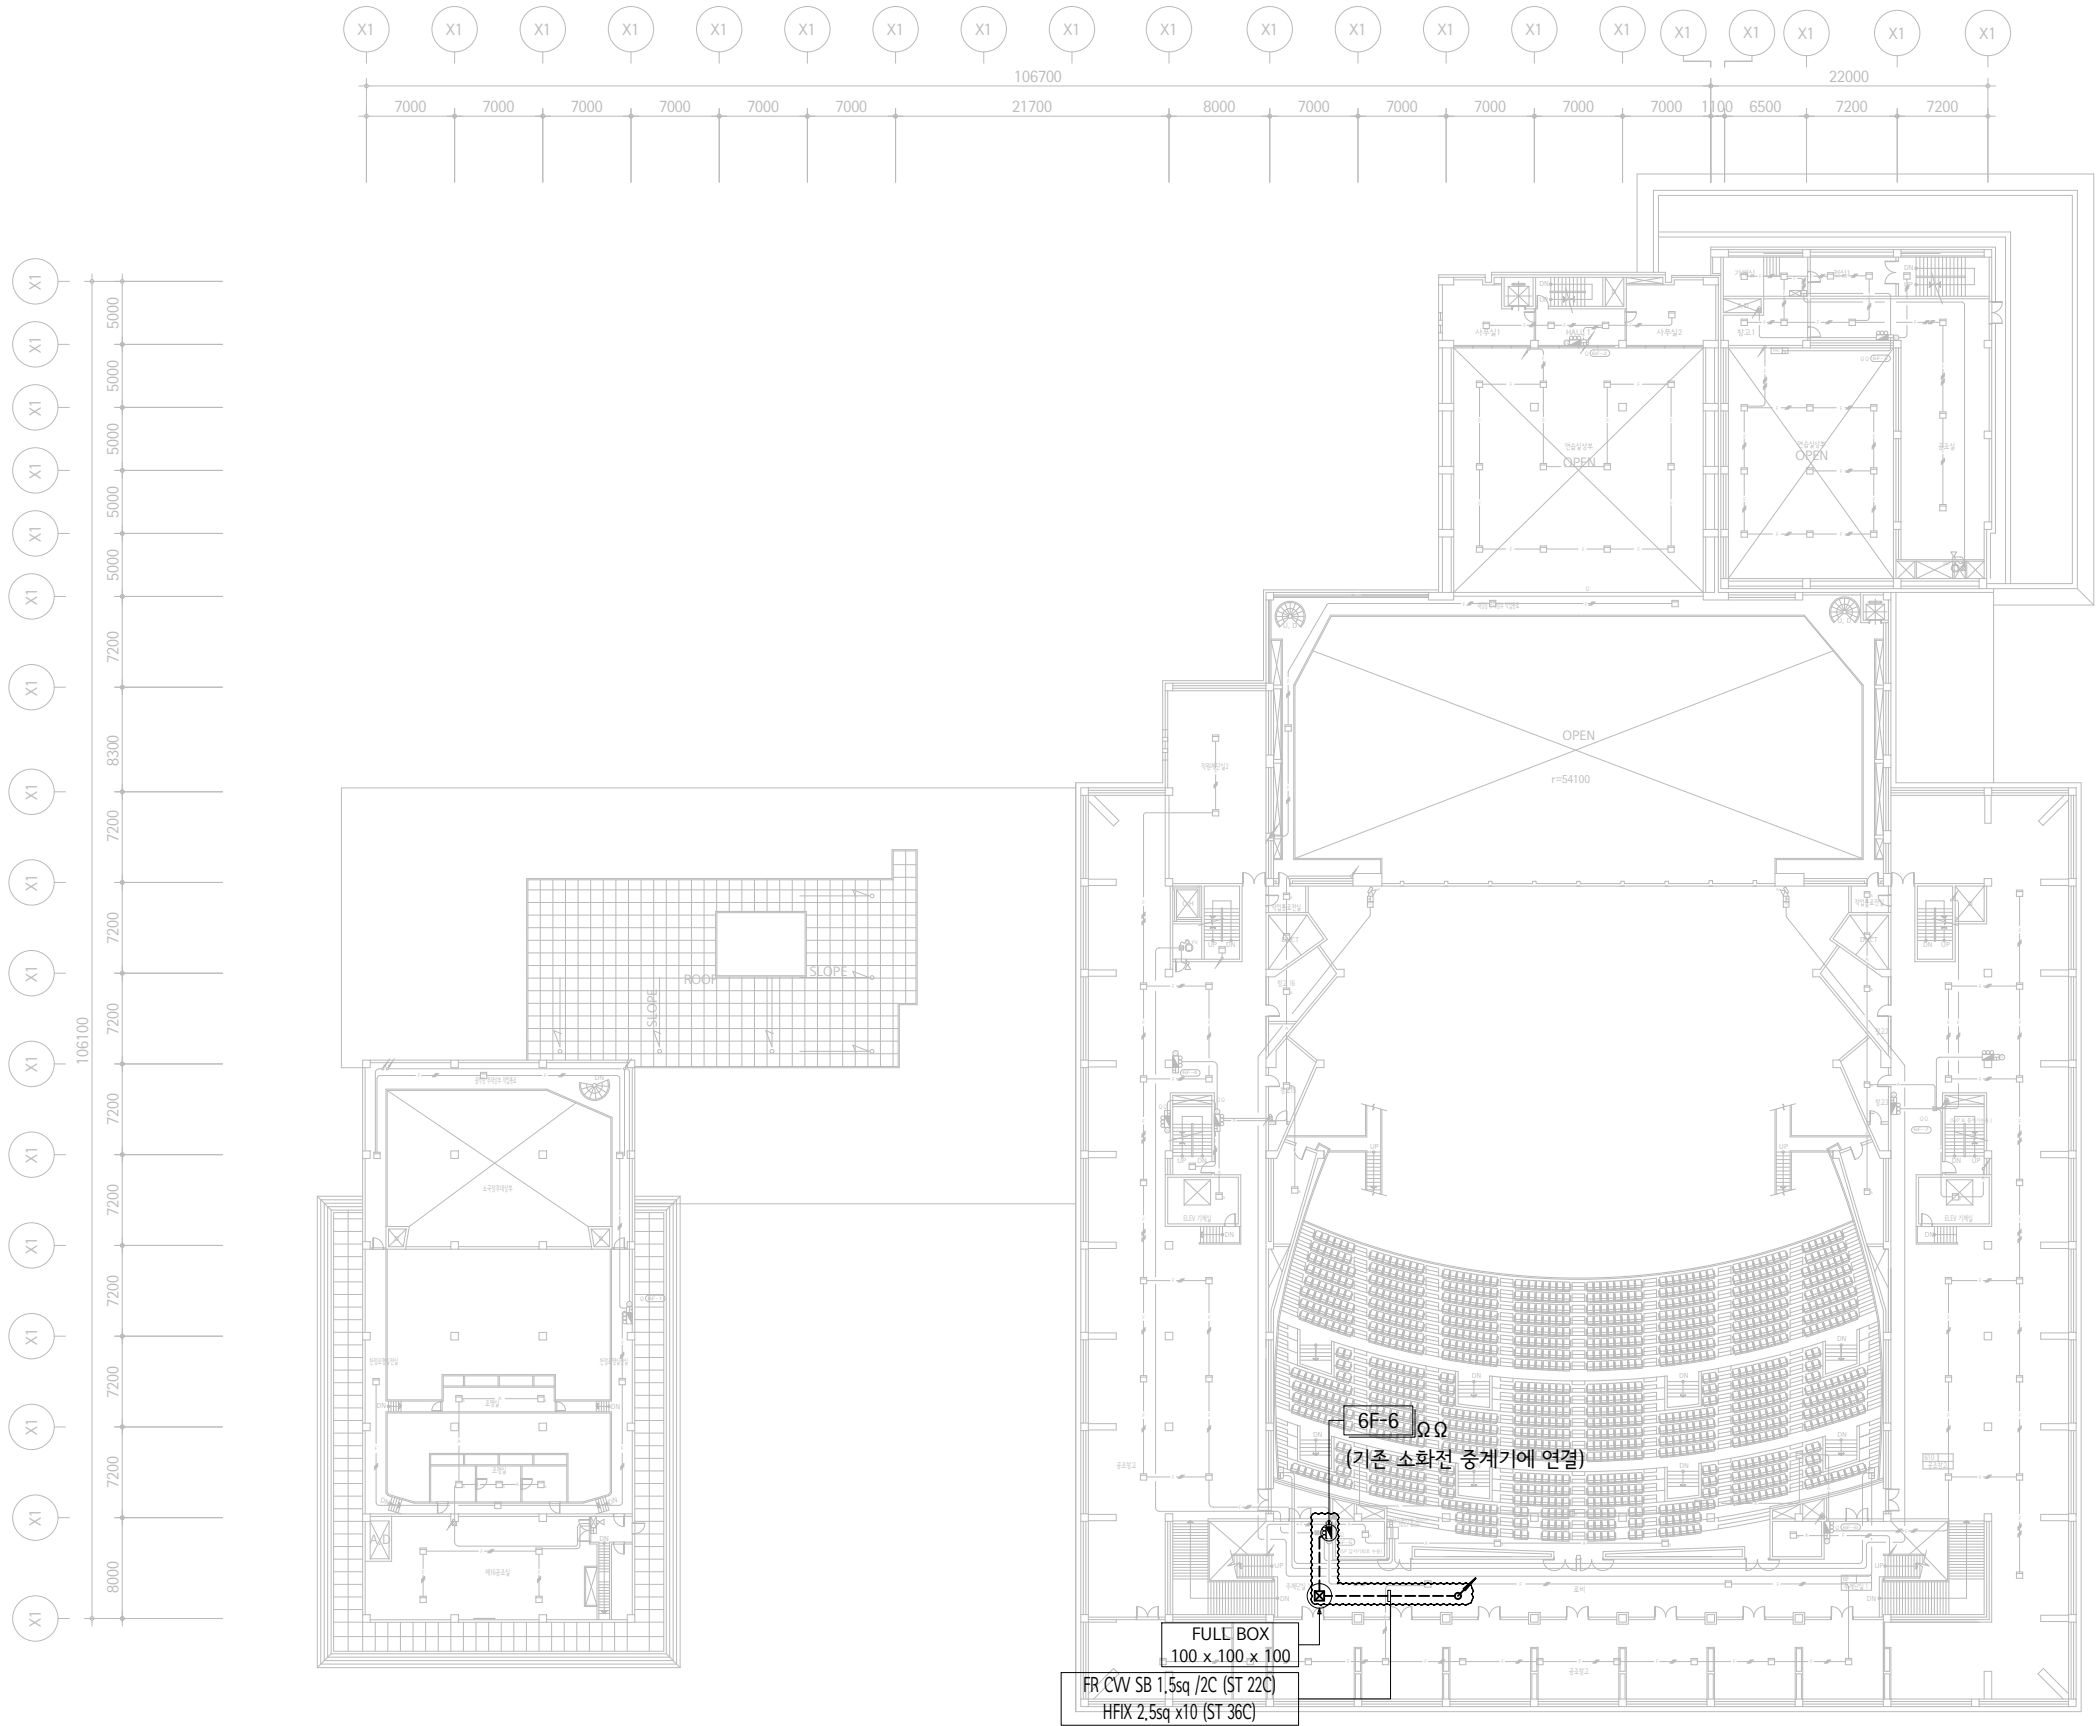

6층 자동화재탐지설비 평면도
축척 : 1 / 300 (600)

(주) 청승 설계이앤씨
소방시설설계업 2급 (전기분야)
제 2020 -01-00038 호


Leehong Kim Architects	PROJECT TITLE	NOTE	ISSUES & REVISIONS				DRAWN BY	DATE	
	세종문화회관 옥상공간 조성 기본 및 실시설계 용역		NO.	DESCRIPTION	DATE	APP.	김 현 주	CHECKED BY	SCALE
			△					김 현 주	A1 = 1:300 A3= 1:600
			△				APPROVED BY	PROJ. NO.	DRAWING NO.
			△				김 이 흥	LKA-2025-11	
			△				NAME OF DRAWING	SHEET NO.	
				6층 자동화재탐지설비 평면도					

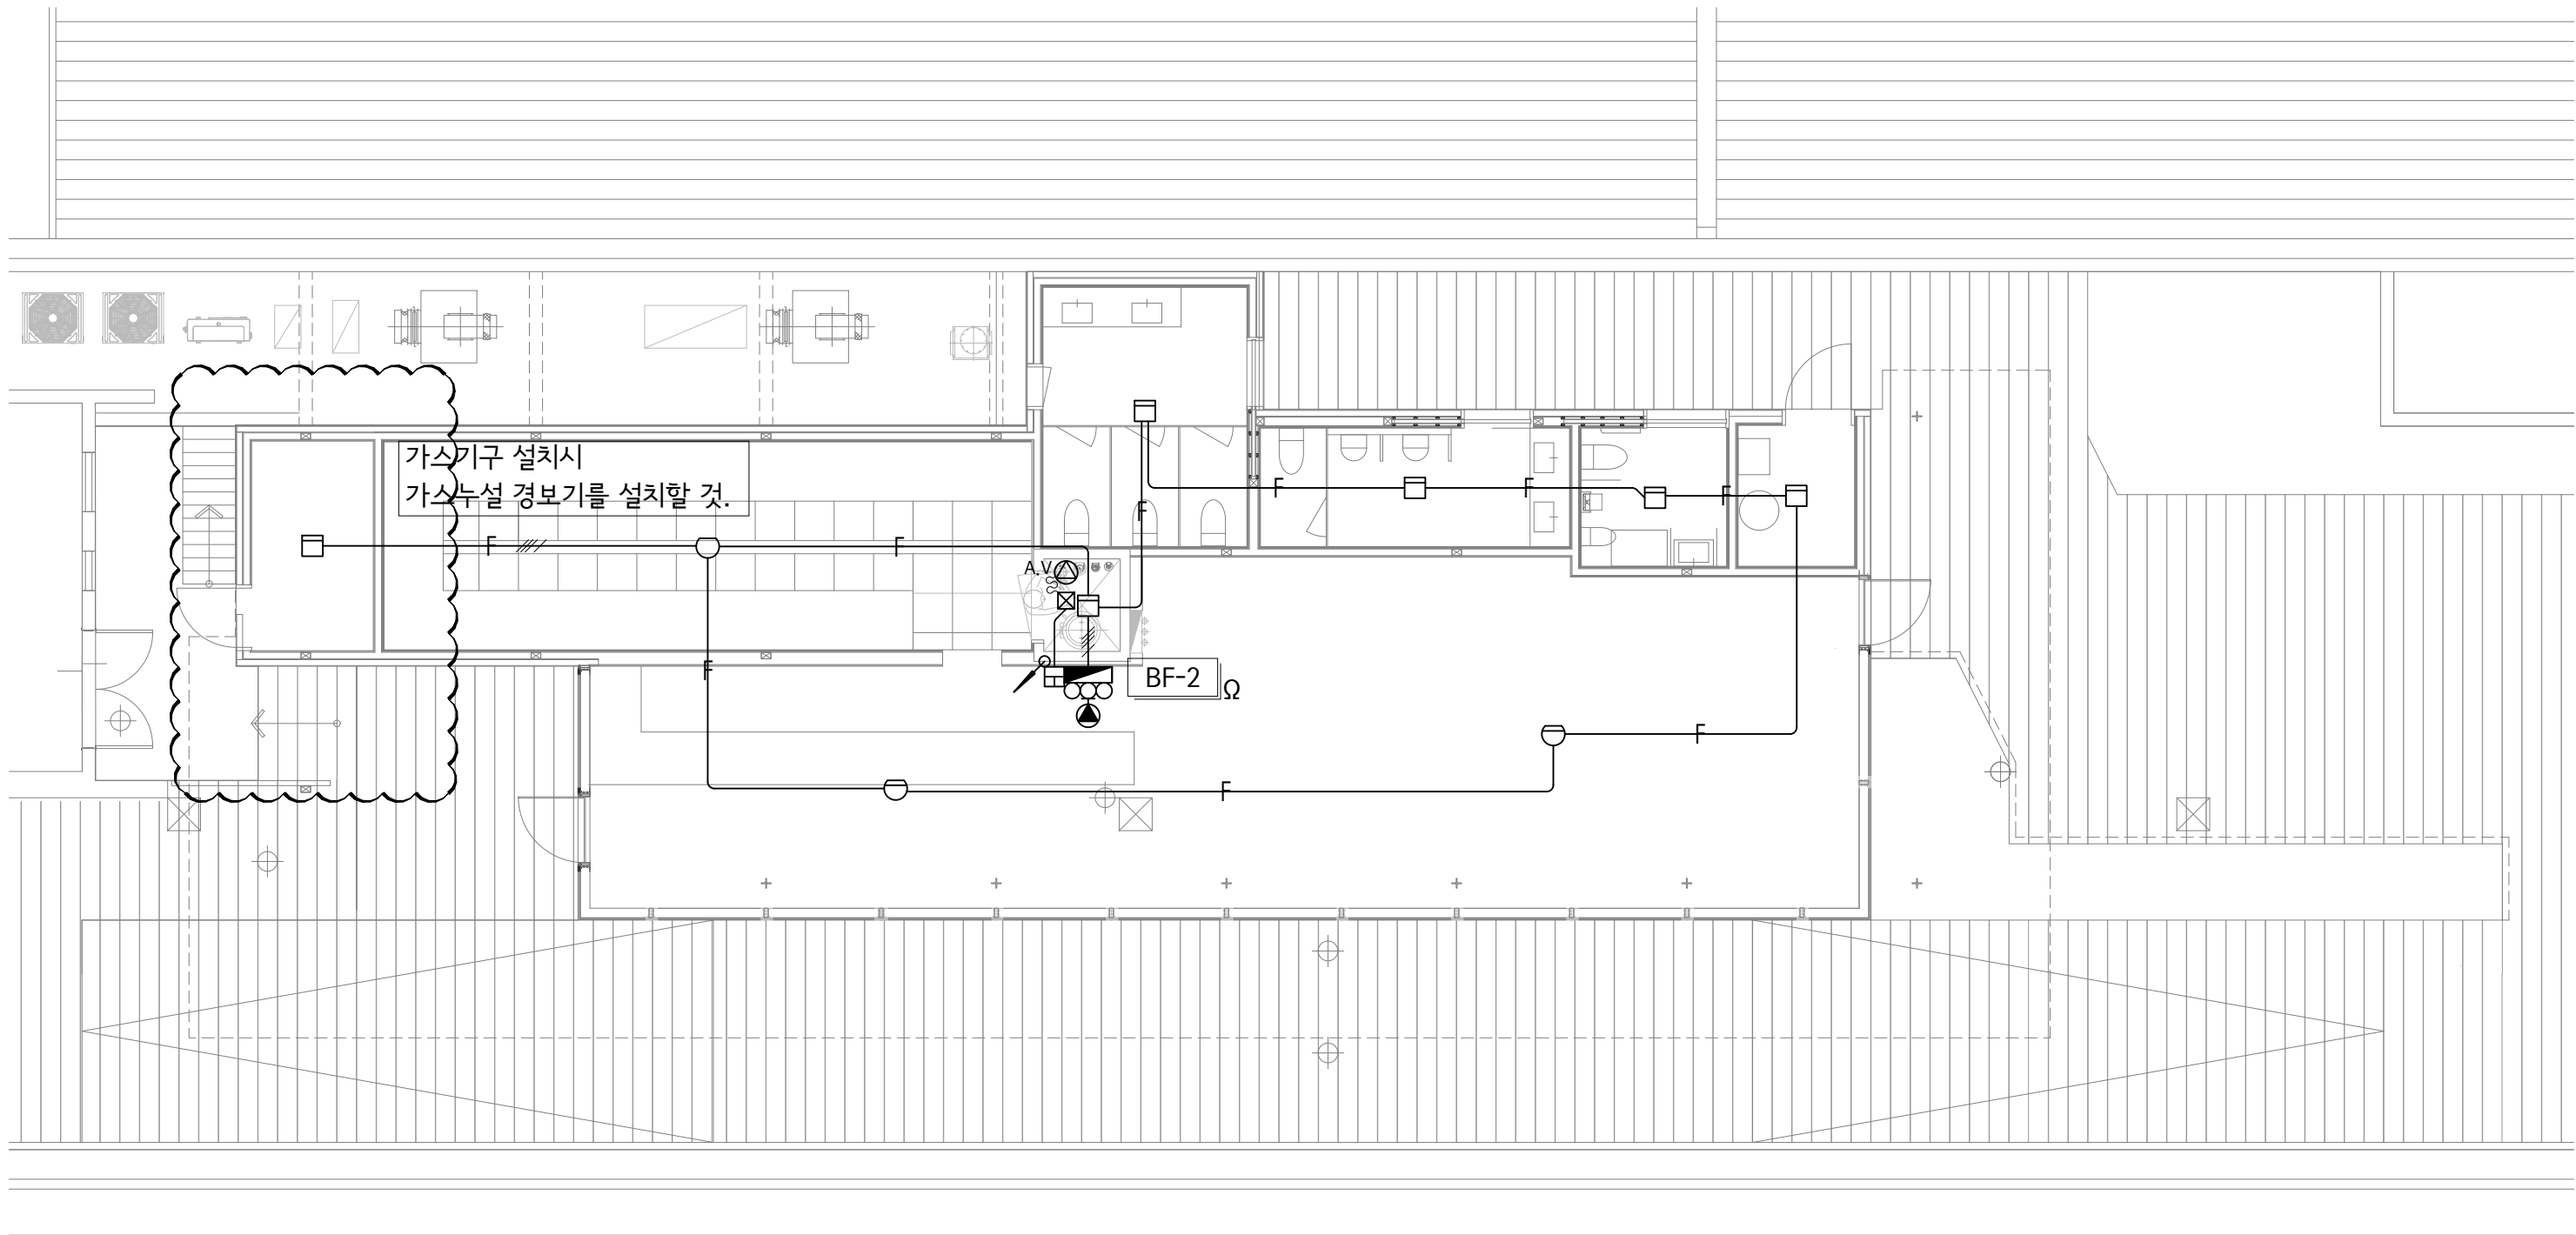


옥상층 자동화재탐지설비 평면도
축척: 1 / 50 (100)

(주) 청승설계이앤씨
소방시설설계업 2급 (전기분야)
제 2020-01-00038 호

Leehong Kim Architects	PROJECT TITLE 세종문화회관 옥상공간 조성 기본 및 실시설계 용역	NOTE	ISSUES & REVISIONS				DRAWN BY 김현주	DATE 2026-07
			NO.	DESCRIPTION	DATE	APP.	CHECKED BY 김현주	SCALE A1= 1:50 A3= 1:100
			△				APPROVED BY 김이홍	PROJ. NO. LKA-2025-11
			△				NAME OF DRAWING 옥상층 자동화재탐지설비 평면도	DRAWING NO.
			△					SHEET NO. EF- 103

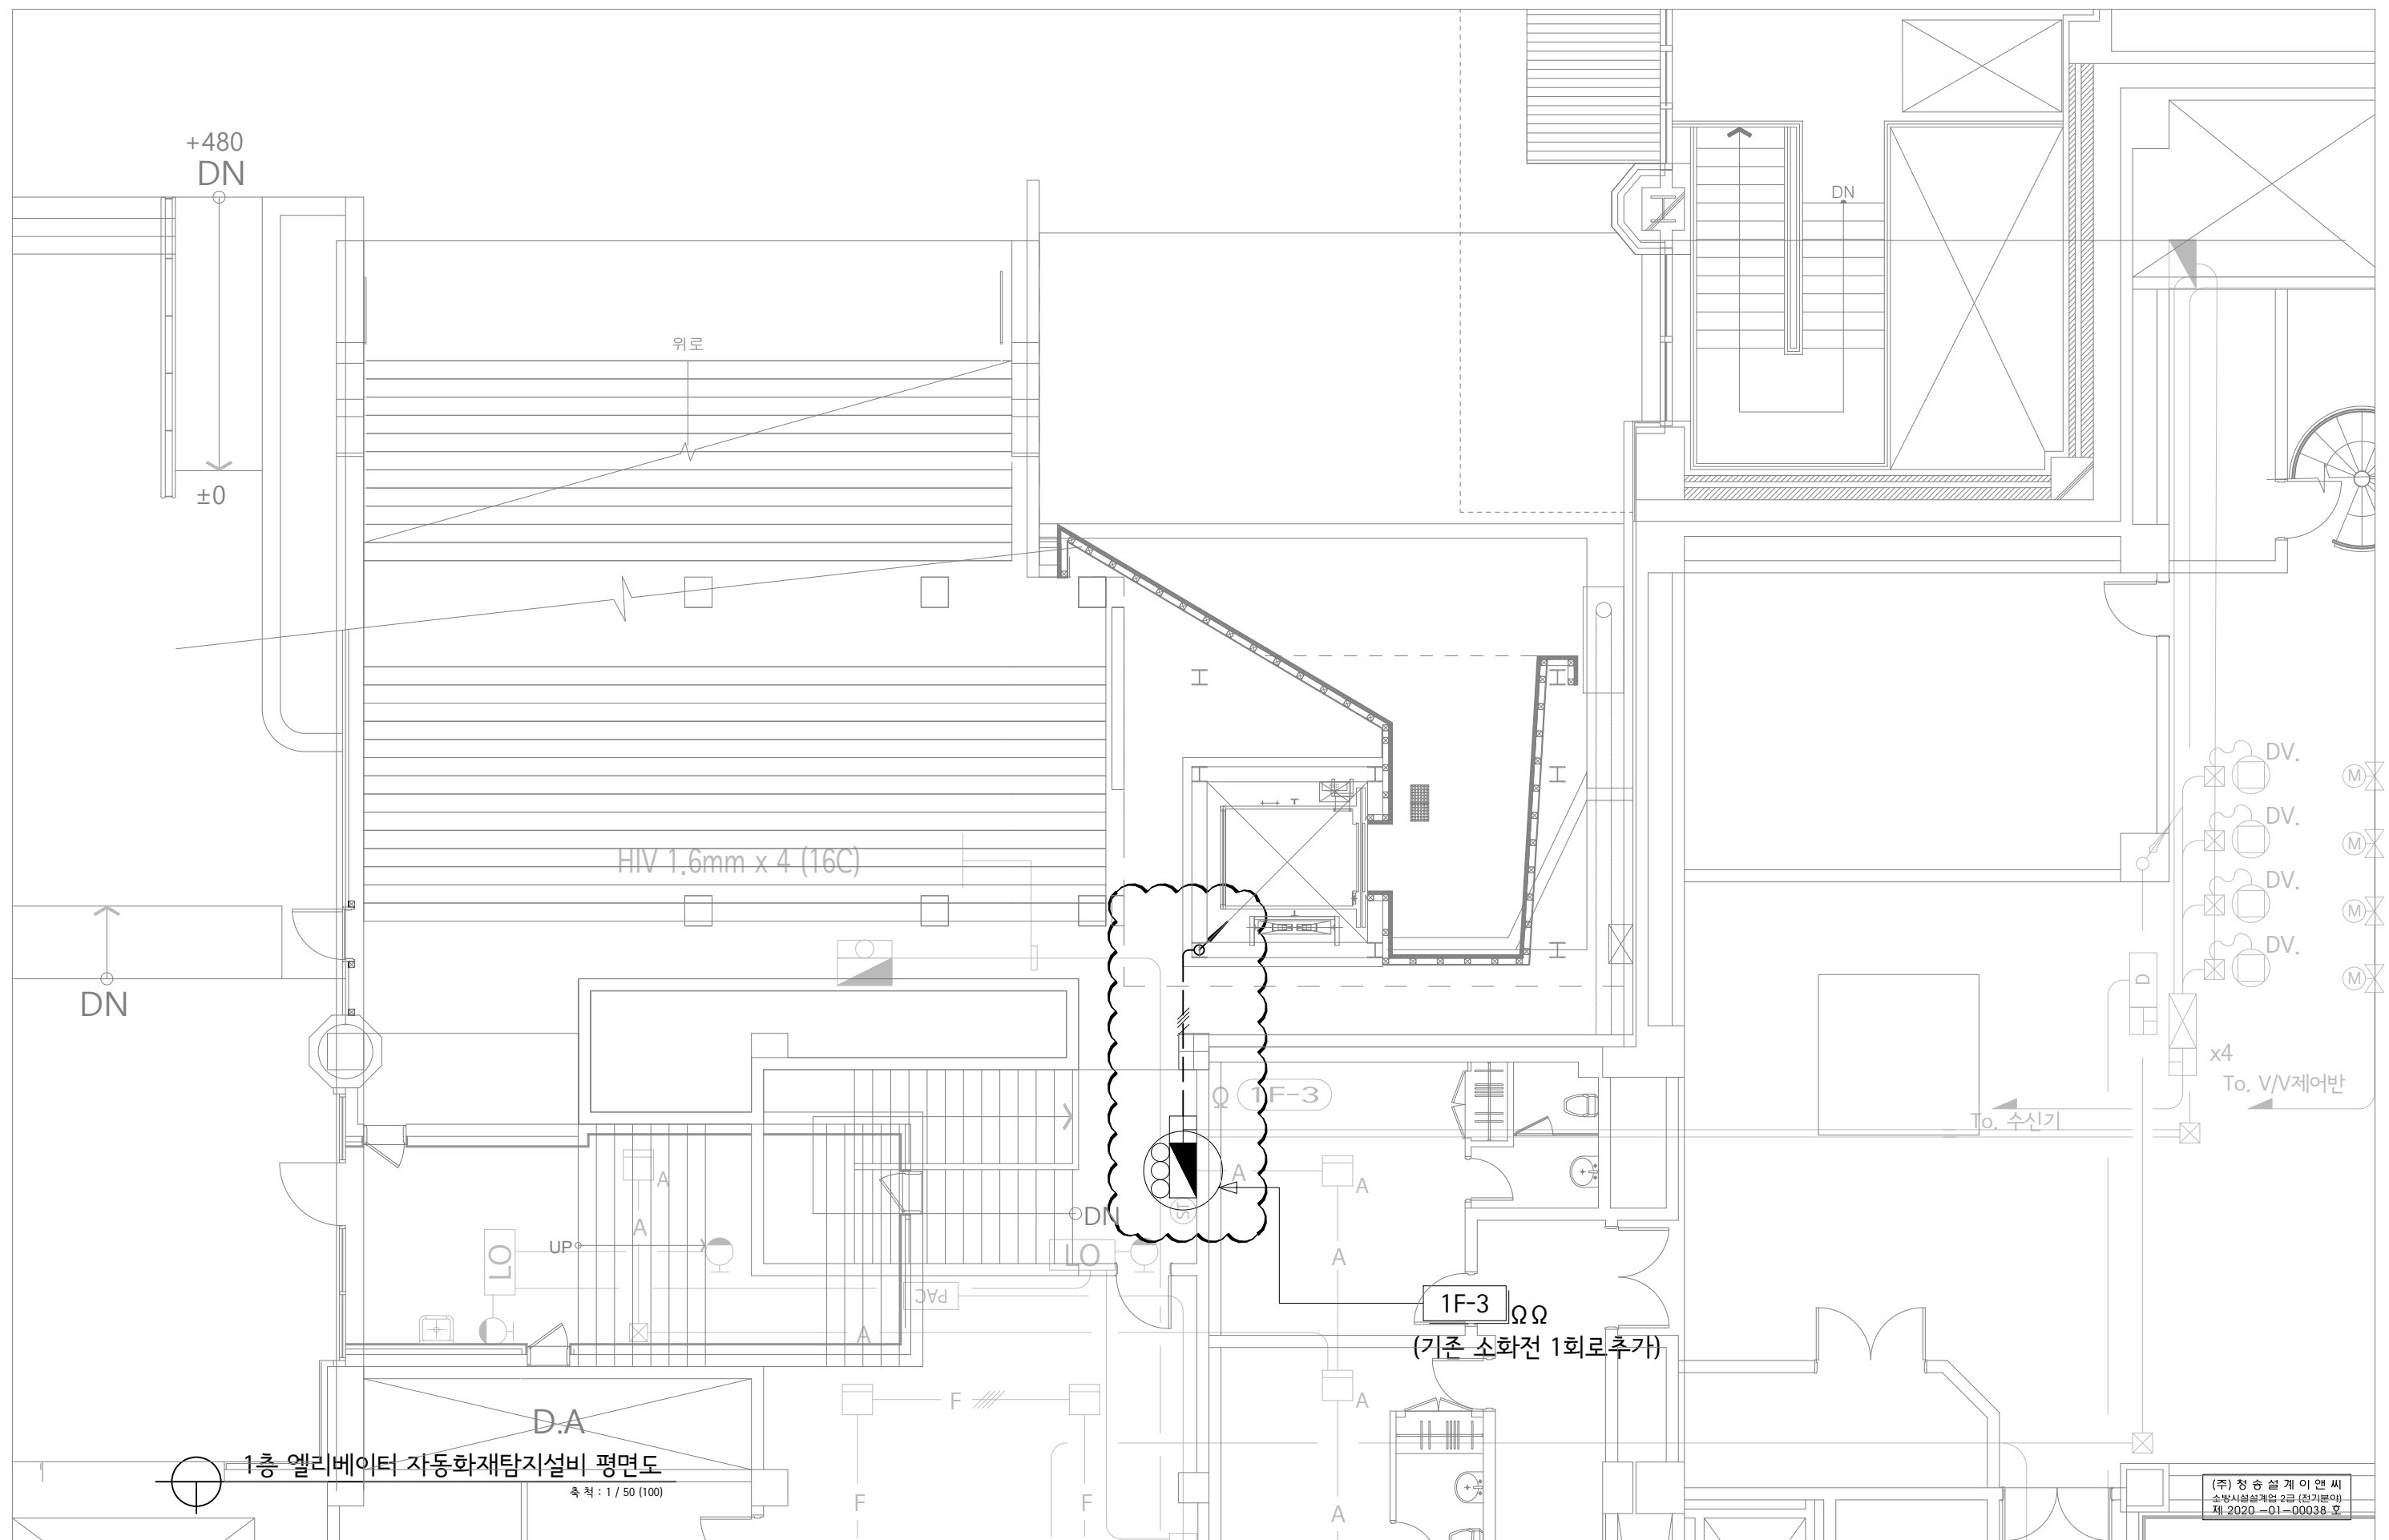

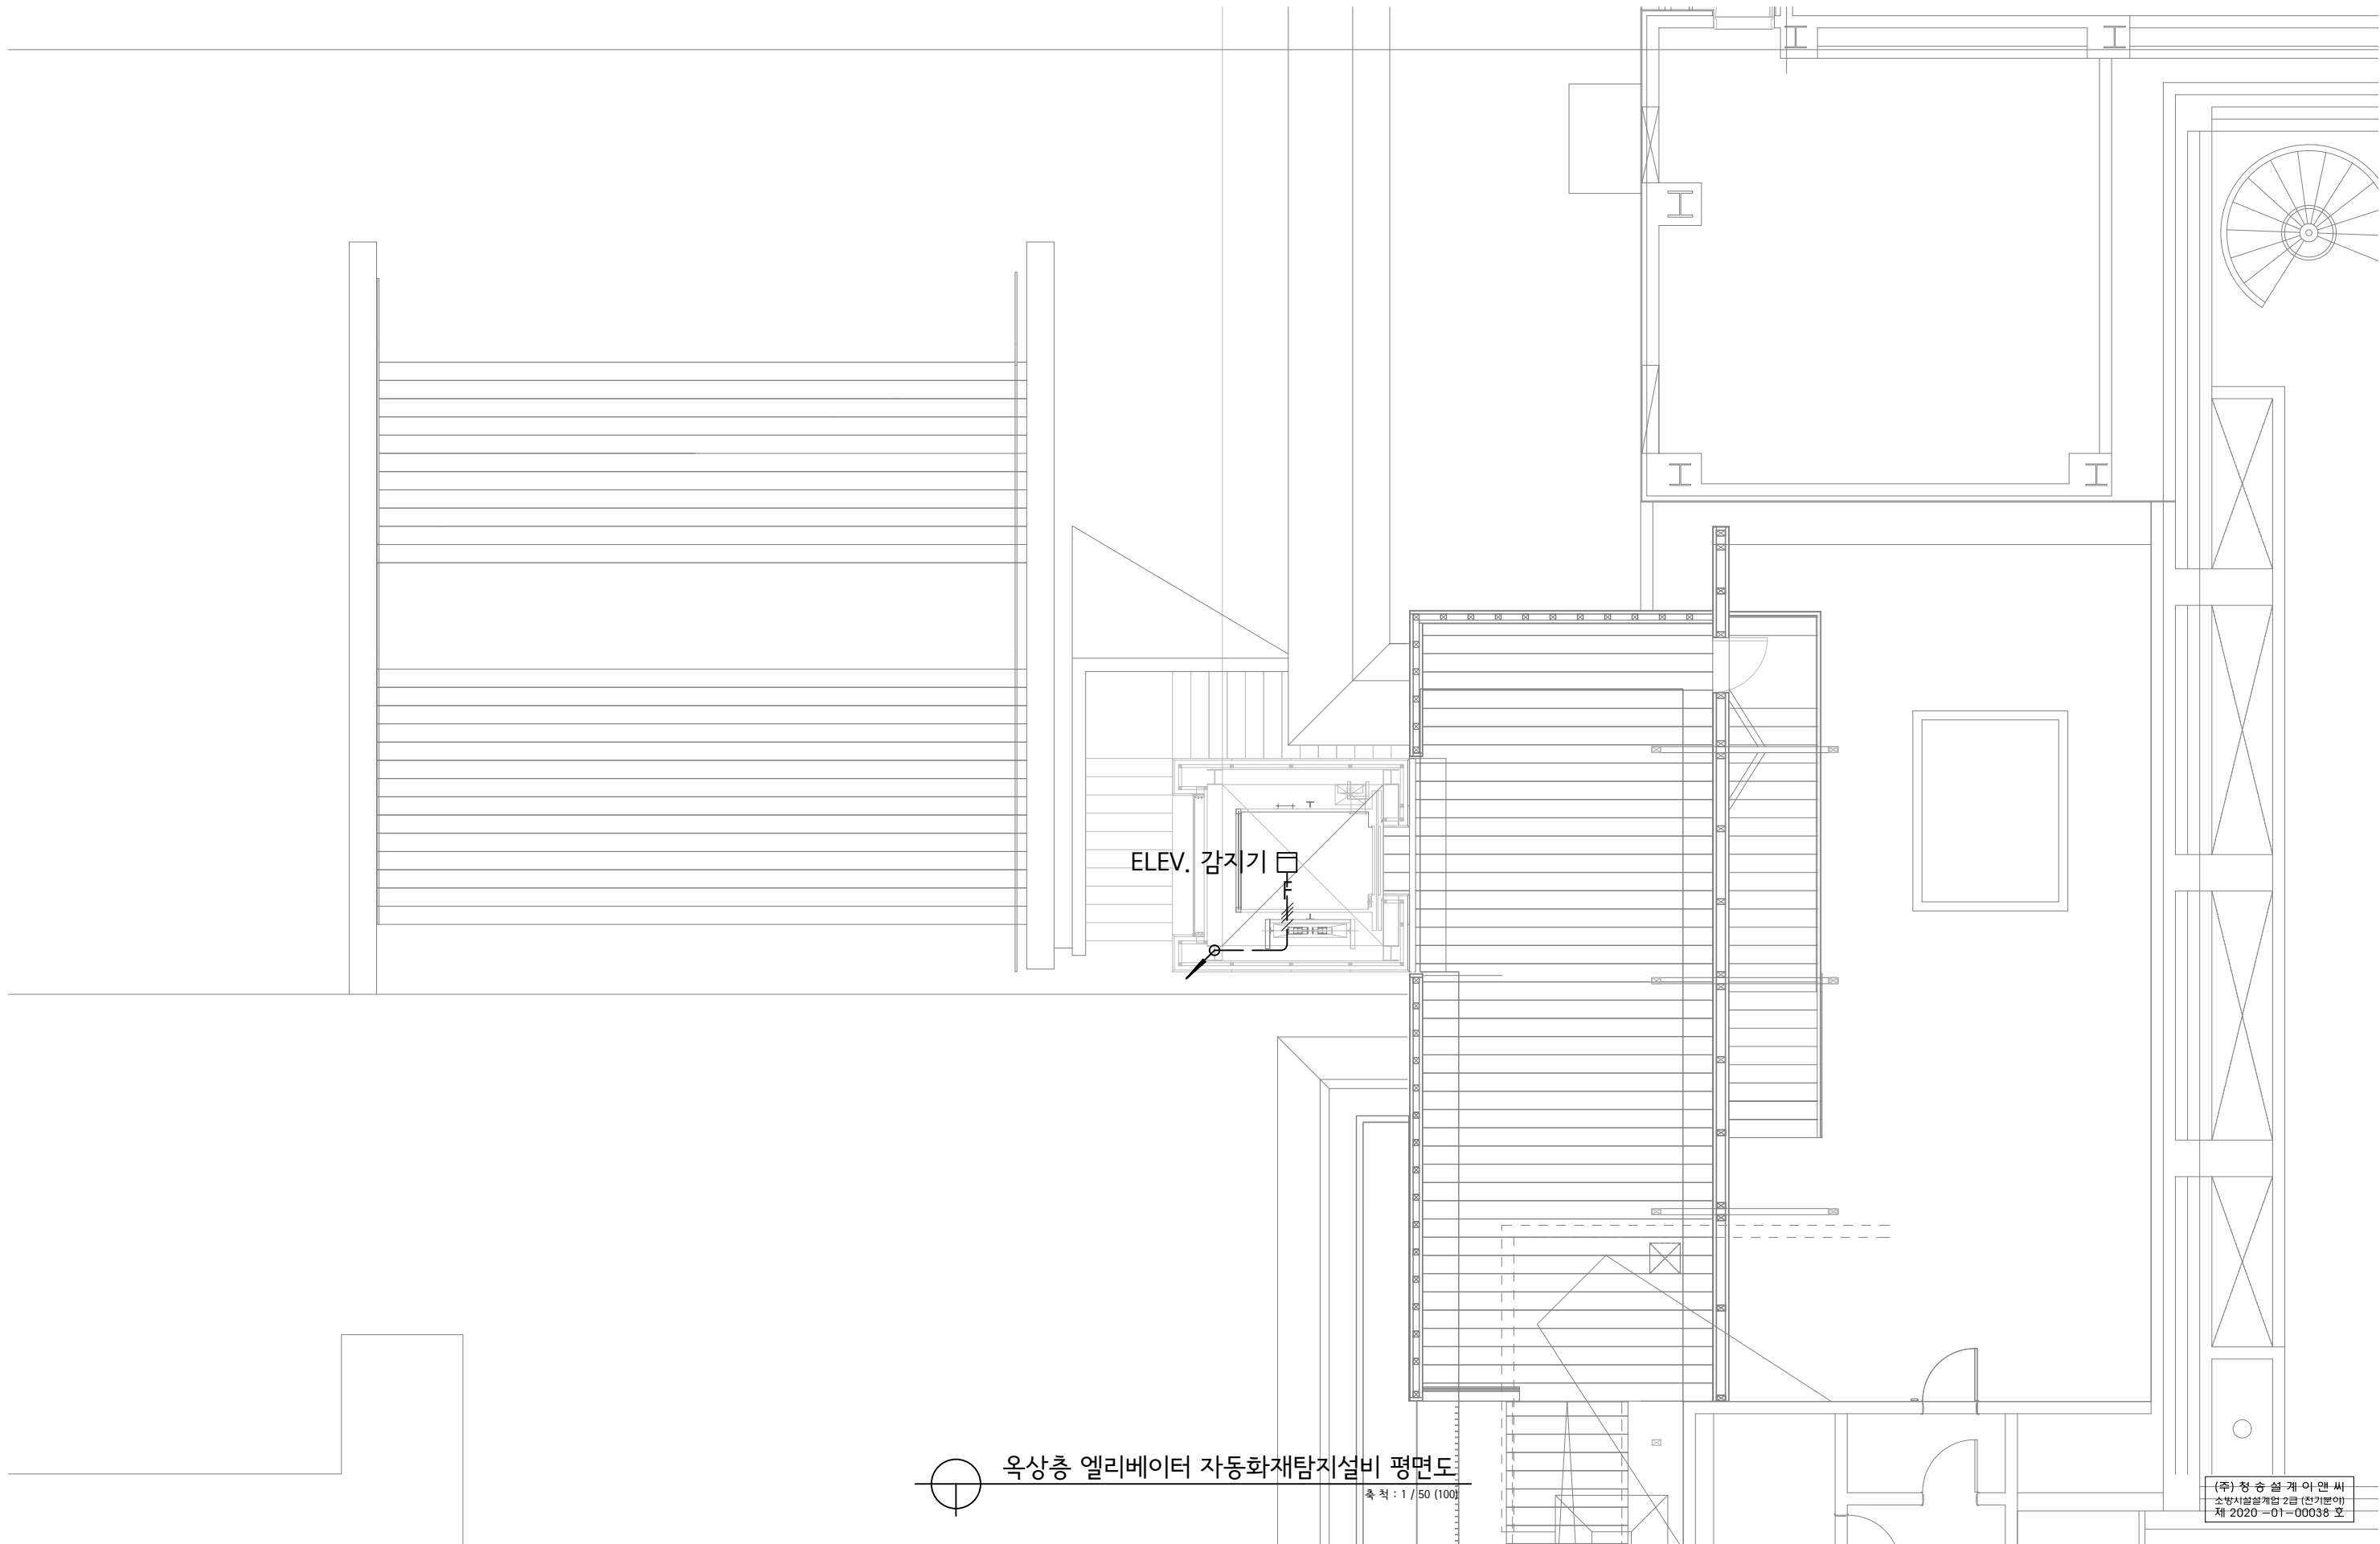

옥상층 엘리베이터 자동화재탐지설비 평면도

축척 : 1 / 50 (100)

(주) 청승 설계아엔씨
소방시설설계업 2급 (전기분야)
제 2020-01-00038 호

Leehong Kim Architects	PROJECT TITLE 세종문화회관 옥상공간 조성 기본 및 실시설계 용역	NOTE	ISSUES & REVISIONS				DRAWN BY 김 현 주		DATE 2026-07	
			NO.	DESCRIPTION	DATE	APP.	CHECKED BY 김 현 주	SCALE A1= 1:50 A3= 1:100		
			△				APPROVED BY 김 이 흥	PROJ. NO. LKA-2025-11	DRAWING NO. EF- 105	
			△				NAME OF DRAWING 옥상층 엘리베이터 자동화재탐지설비 평면도	SHEET NO.		
			△							
			△							