


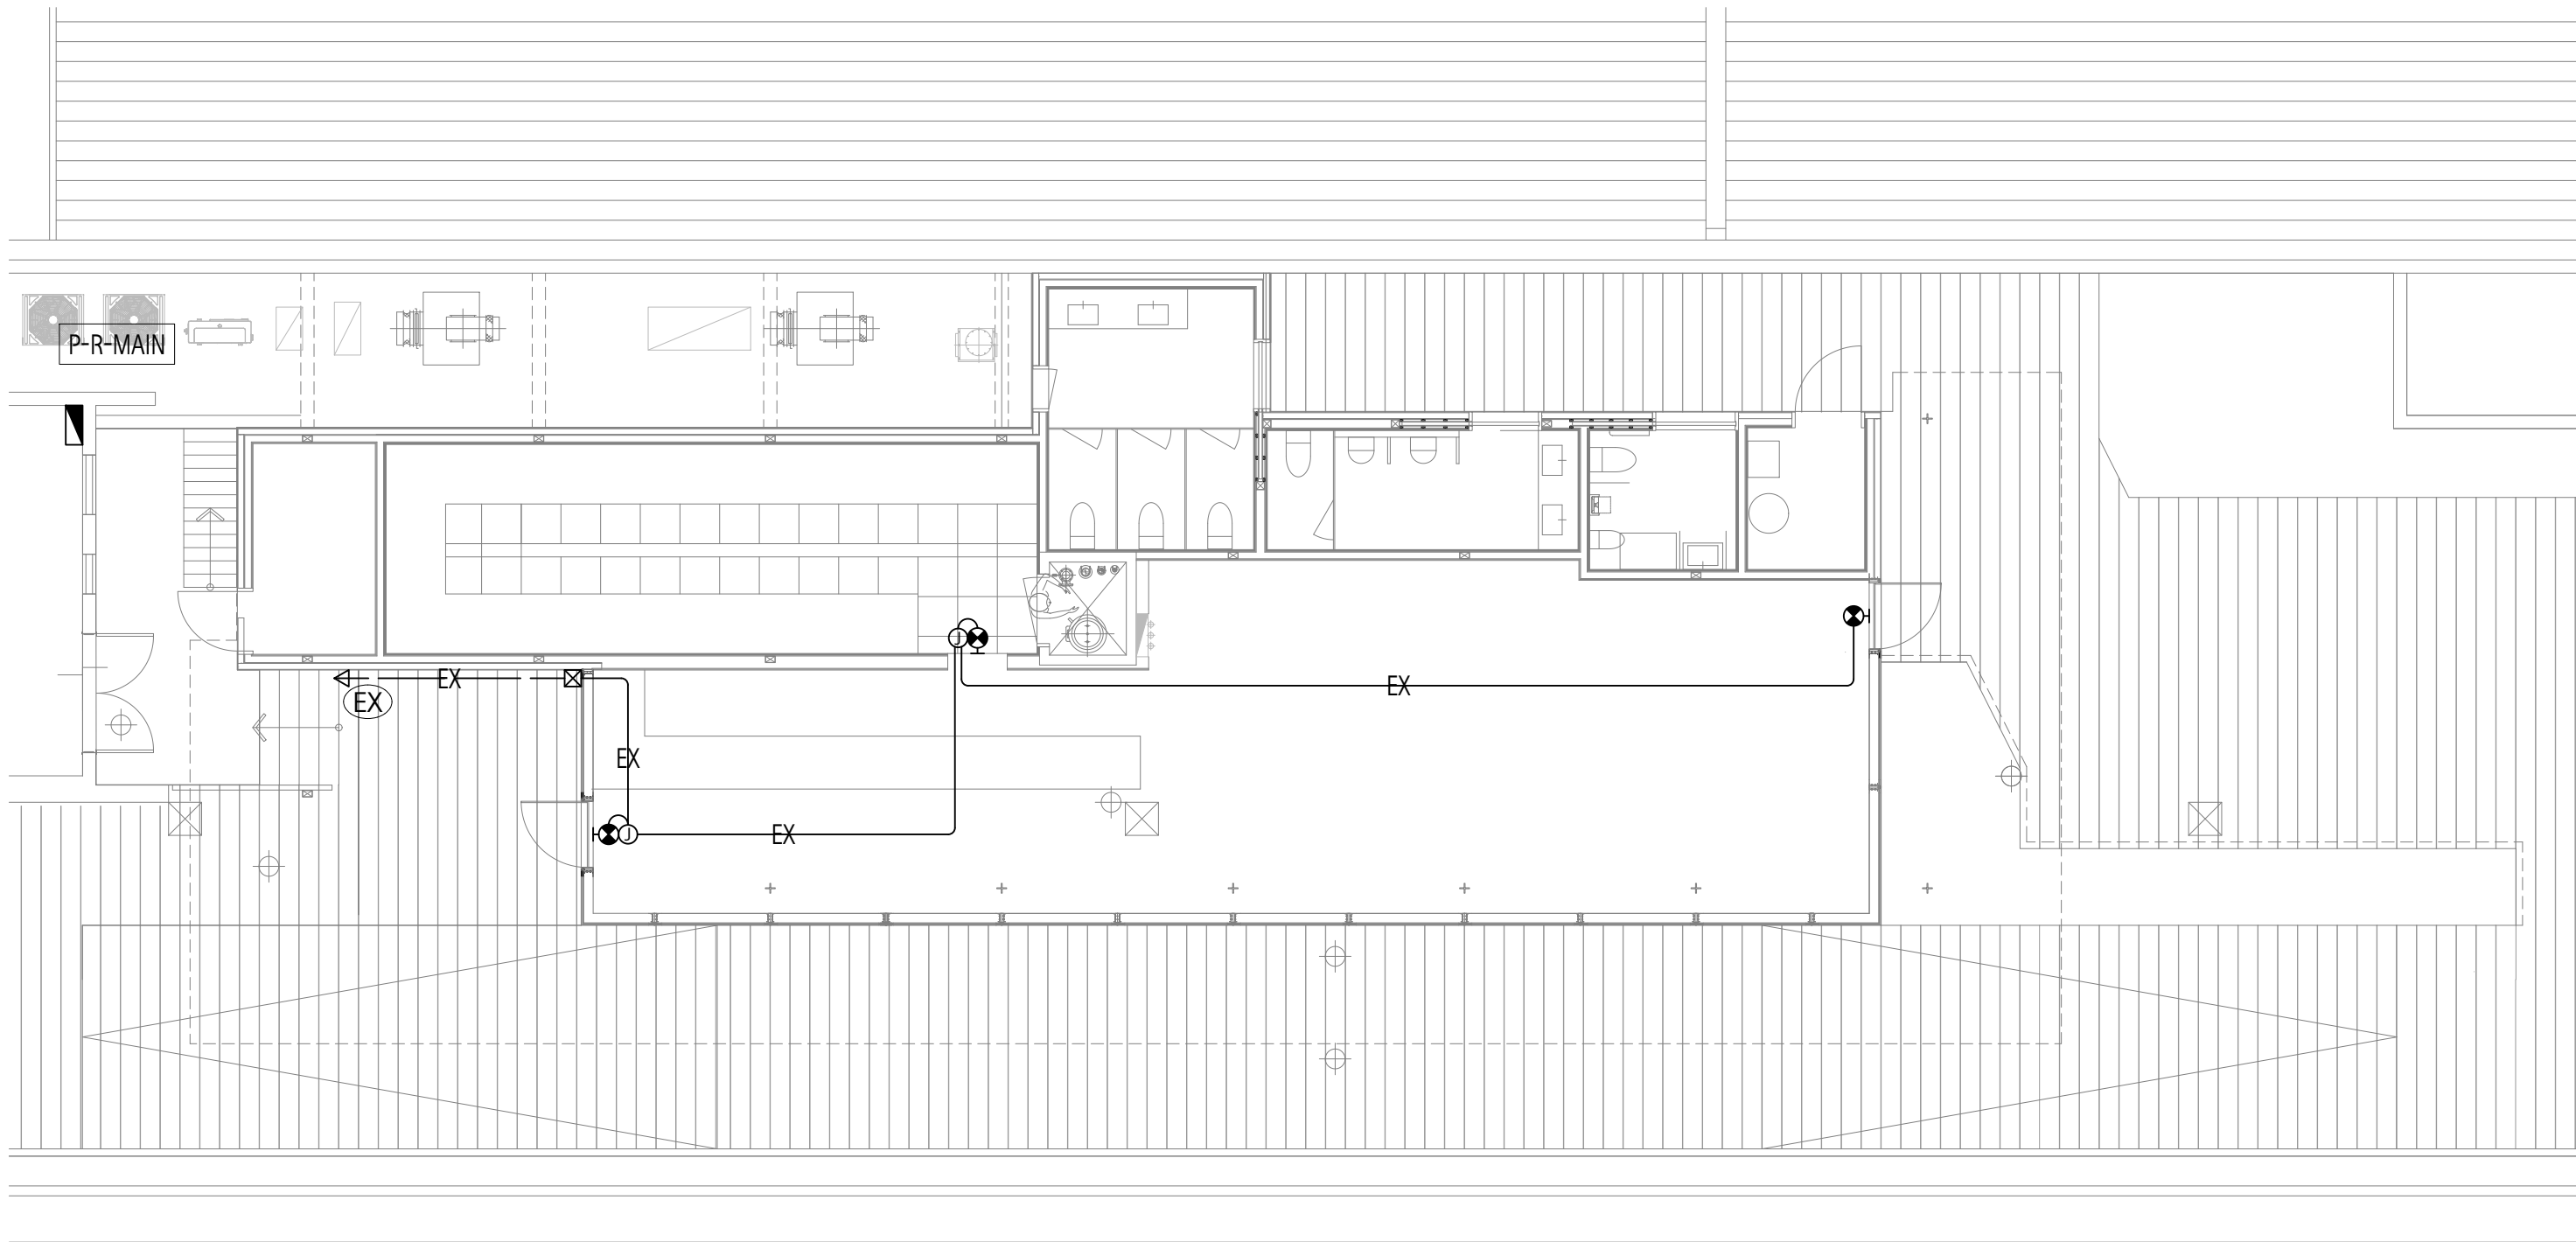

옥상층 유도등설비 평면도
축척 : 1 / 50 (100)

(주) 청승설계이앤씨
소방시설설계업 2급 (전기분야)
제 2020 -01 -00038 호

Leehong Kim Architects	PROJECT TITLE 세종문화회관 옥상공간 조성 기본 및 실시설계 용역	NOTE	ISSUES & REVISIONS				DRAWN BY 김 현 주		DATE 2026-07	
			NO.	DESCRIPTION	DATE	APP.	CHECKED BY 김 현 주		SCALE A1 = 1:50 A3 = 1:100	
			△				APPROVED BY 김 이 흥		PROJ. NO. LKA-2025-11	DRAWING NO. EF- 201
			△				NAME OF DRAWING 옥상층 유도등설비 평면도			
			△							