
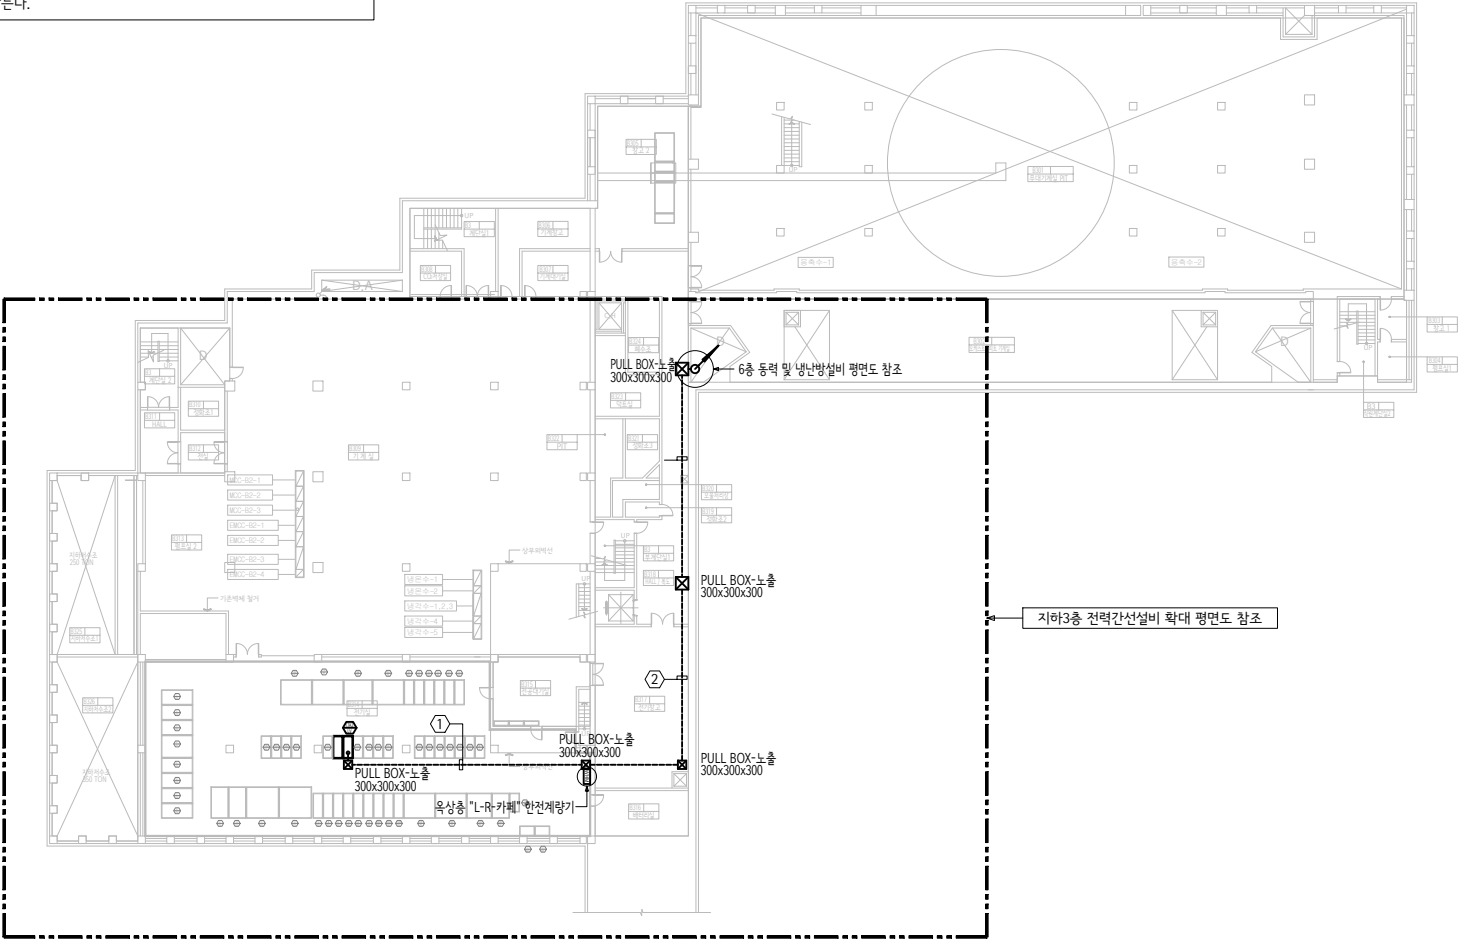



NOTE				
번호	PNL	FROM	용 량	배 관 배 선
①	전기실	W.H.M		F-CV 120sq/1C x4, PE-70sq (트렌치)
②	L-R-카페	W.H.M		F-CV 120sq/1C x4, PE-70sq (SF2 82C)
* CABLE TRAY내 배관은 사용하지 않는다.				

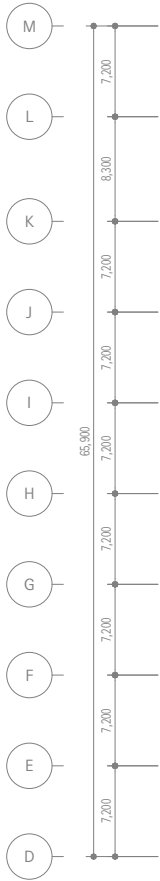

지하3층 전력간선설비 평면도
축척 : 1 / 300 (600)


(주) 청송설계이앤씨
대표이사 이 수 희
건축전기설비기술사 김 용 운
서울 제 E-2-251호
전화 : 501-4192

Leehong Kim Architects	PROJECT TITLE 세종문화회관 옥상공간 조성사업 (전기공사)	NOTE	ISSUES & REVISIONS				DRAWN BY 김 현 주		DATE 2026-07	
			NO.	DESCRIPTION	DATE	APP.	CHECKED BY 김 현 주		SCALE A1= 1:300 A3= 1:600	
			△				APPROVED BY 김 이 흥		PROJ. NO. LKA-2025-11	DRAWING NO.
			△				NAME OF DRAWING 지하3층 전력간선설비 평면도		SHEET NO.	EE- 102
			△							

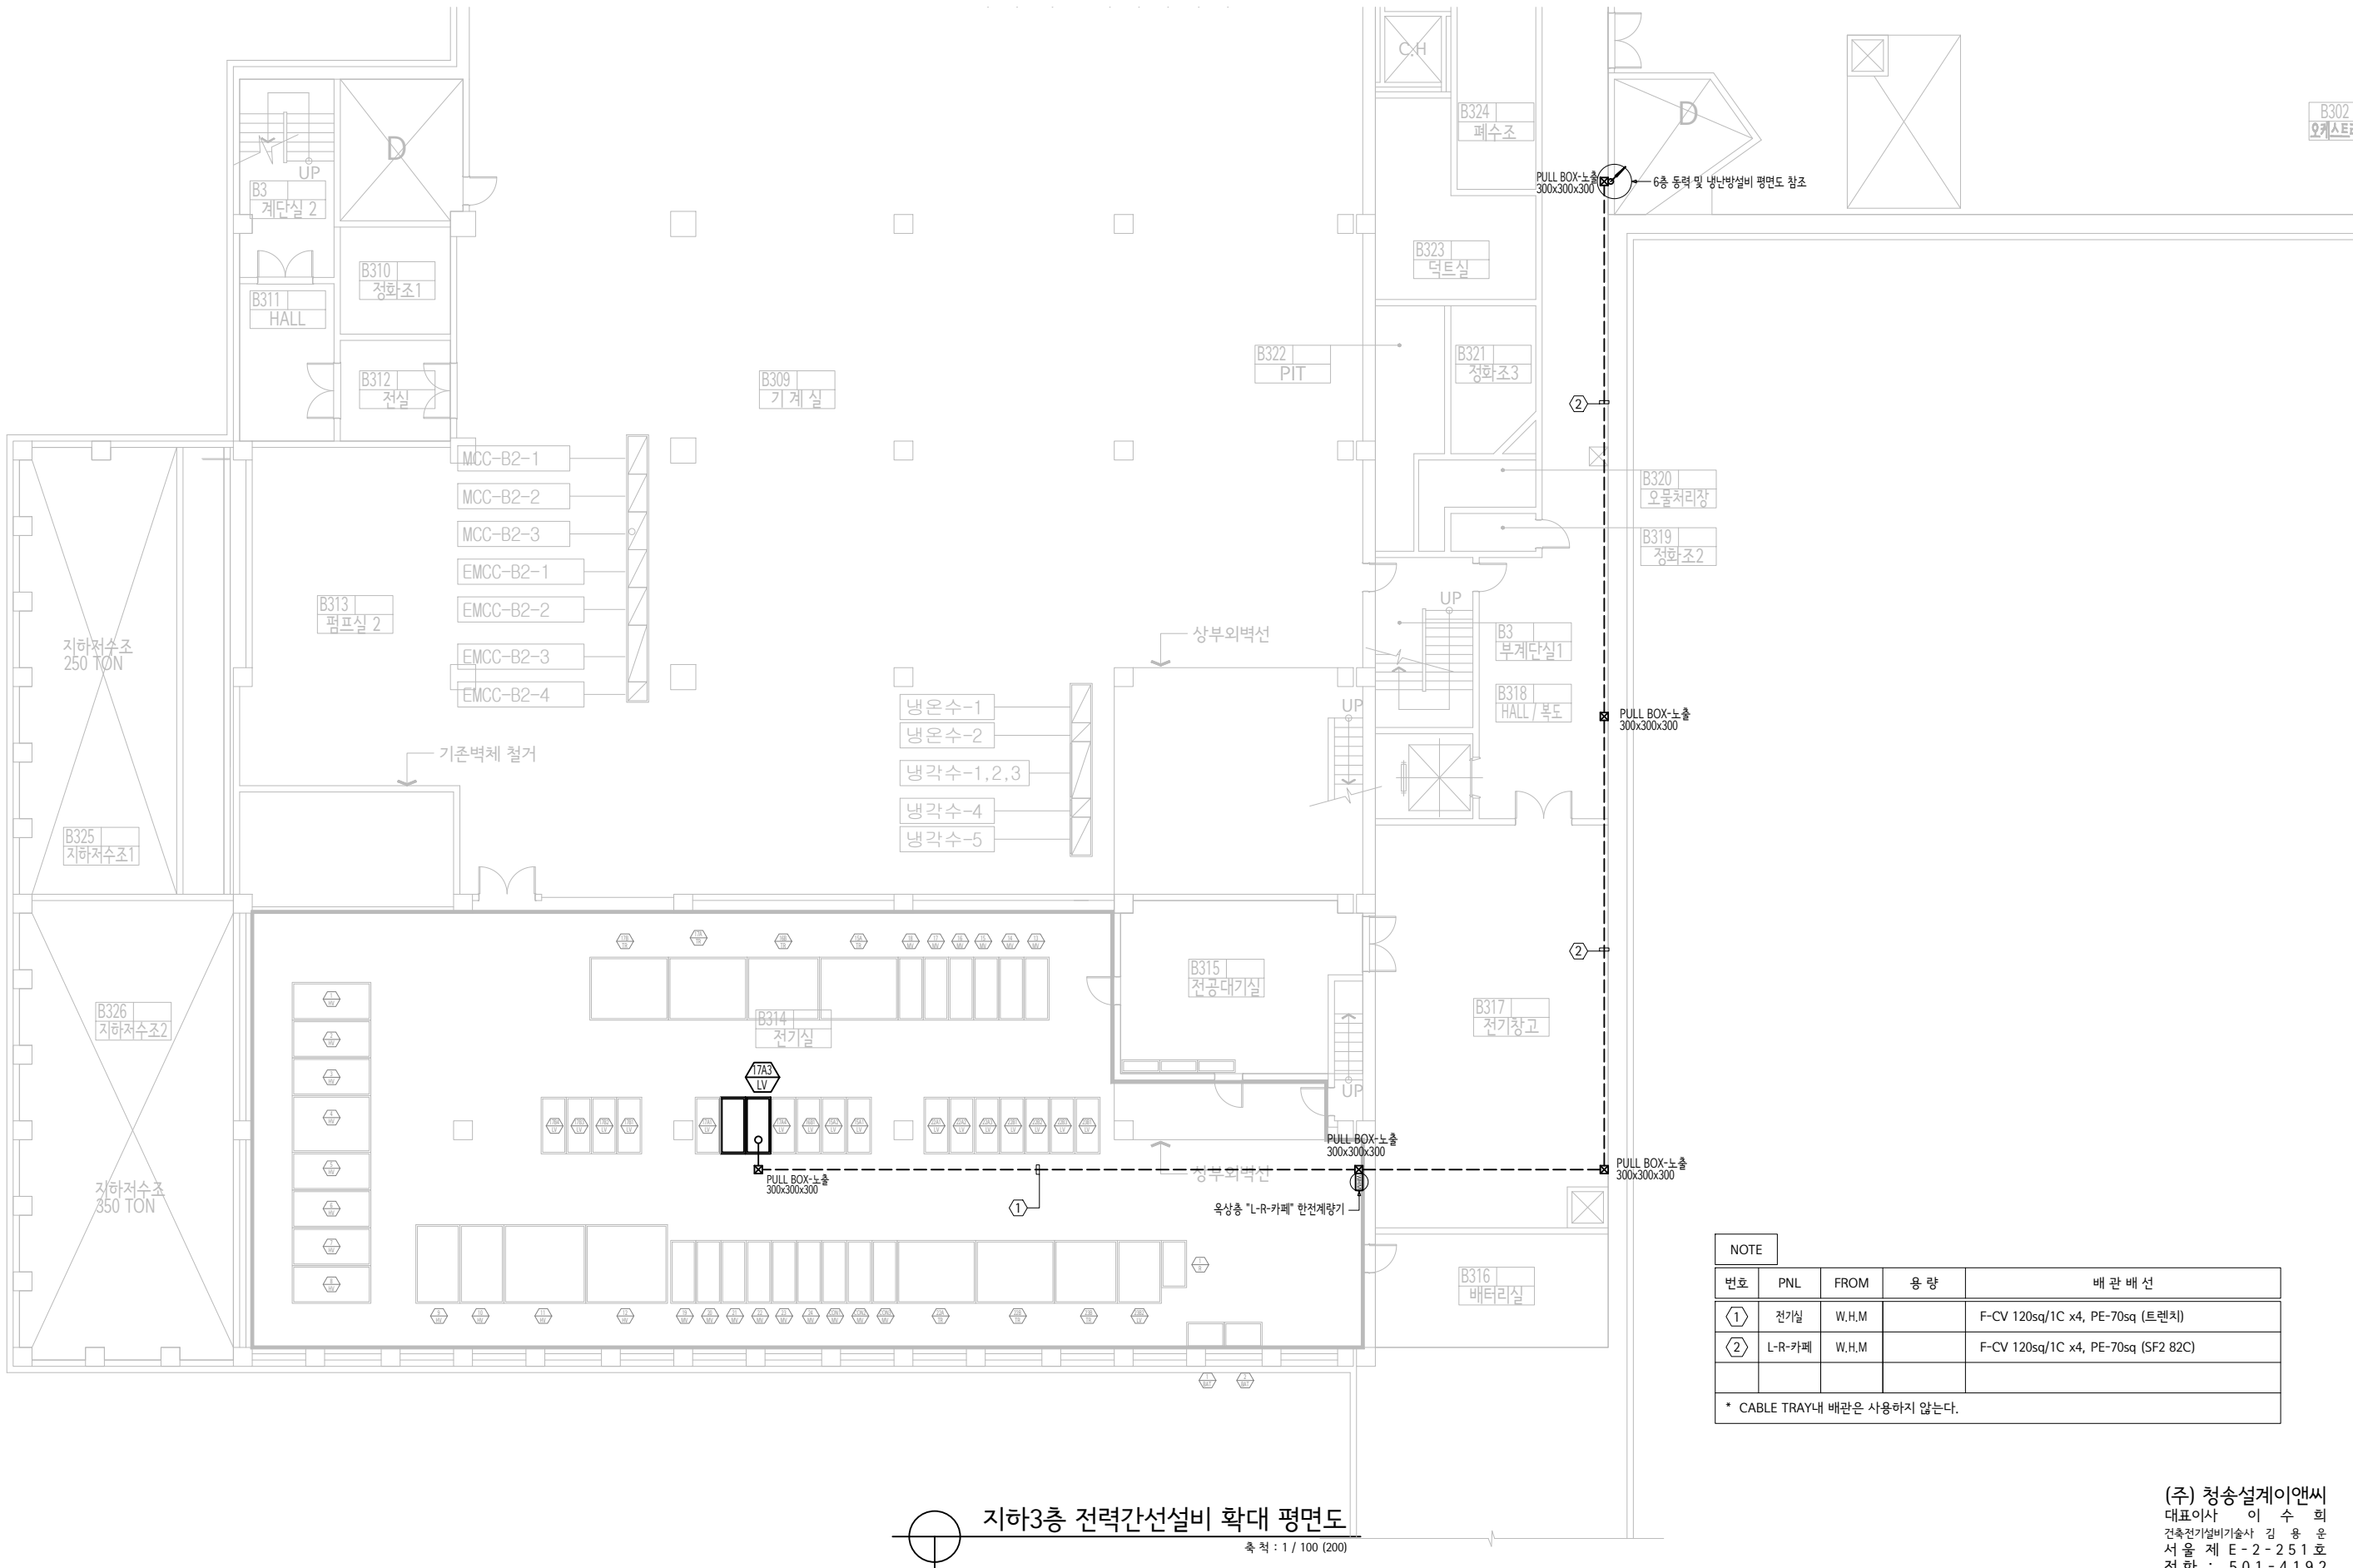

NOTE				
번호	PNL	FROM	용량	배관 배선
①	전기실	W.H.M		F-CV 120sq/1C x4, PE-70sq (트렌치)
②	L-R-카페	W.H.M		F-CV 120sq/1C x4, PE-70sq (SF2 82C)
* CABLE TRAY내 배관은 사용하지 않는다.				


Leehong Kim Architects	PROJECT TITLE 세종문화회관 옥상공간 조성사업 (전기공사)	NOTE	ISSUES & REVISIONS				DRAWN BY 김 현 주		DATE 2026-07	
			NO.	DESCRIPTION	DATE	APP.	CHECKED BY 김 현 주		SCALE A1 = 1:100 A3= 1:200	
			△				APPROVED BY 김 이 흥		PROJ. NO. LKA-2025-11	DRAWING NO. EE- 103
			△							
			△							
			△				NAME OF DRAWING 지하3층 전력간선설비 확대 평면도			
						SHEET NO.				

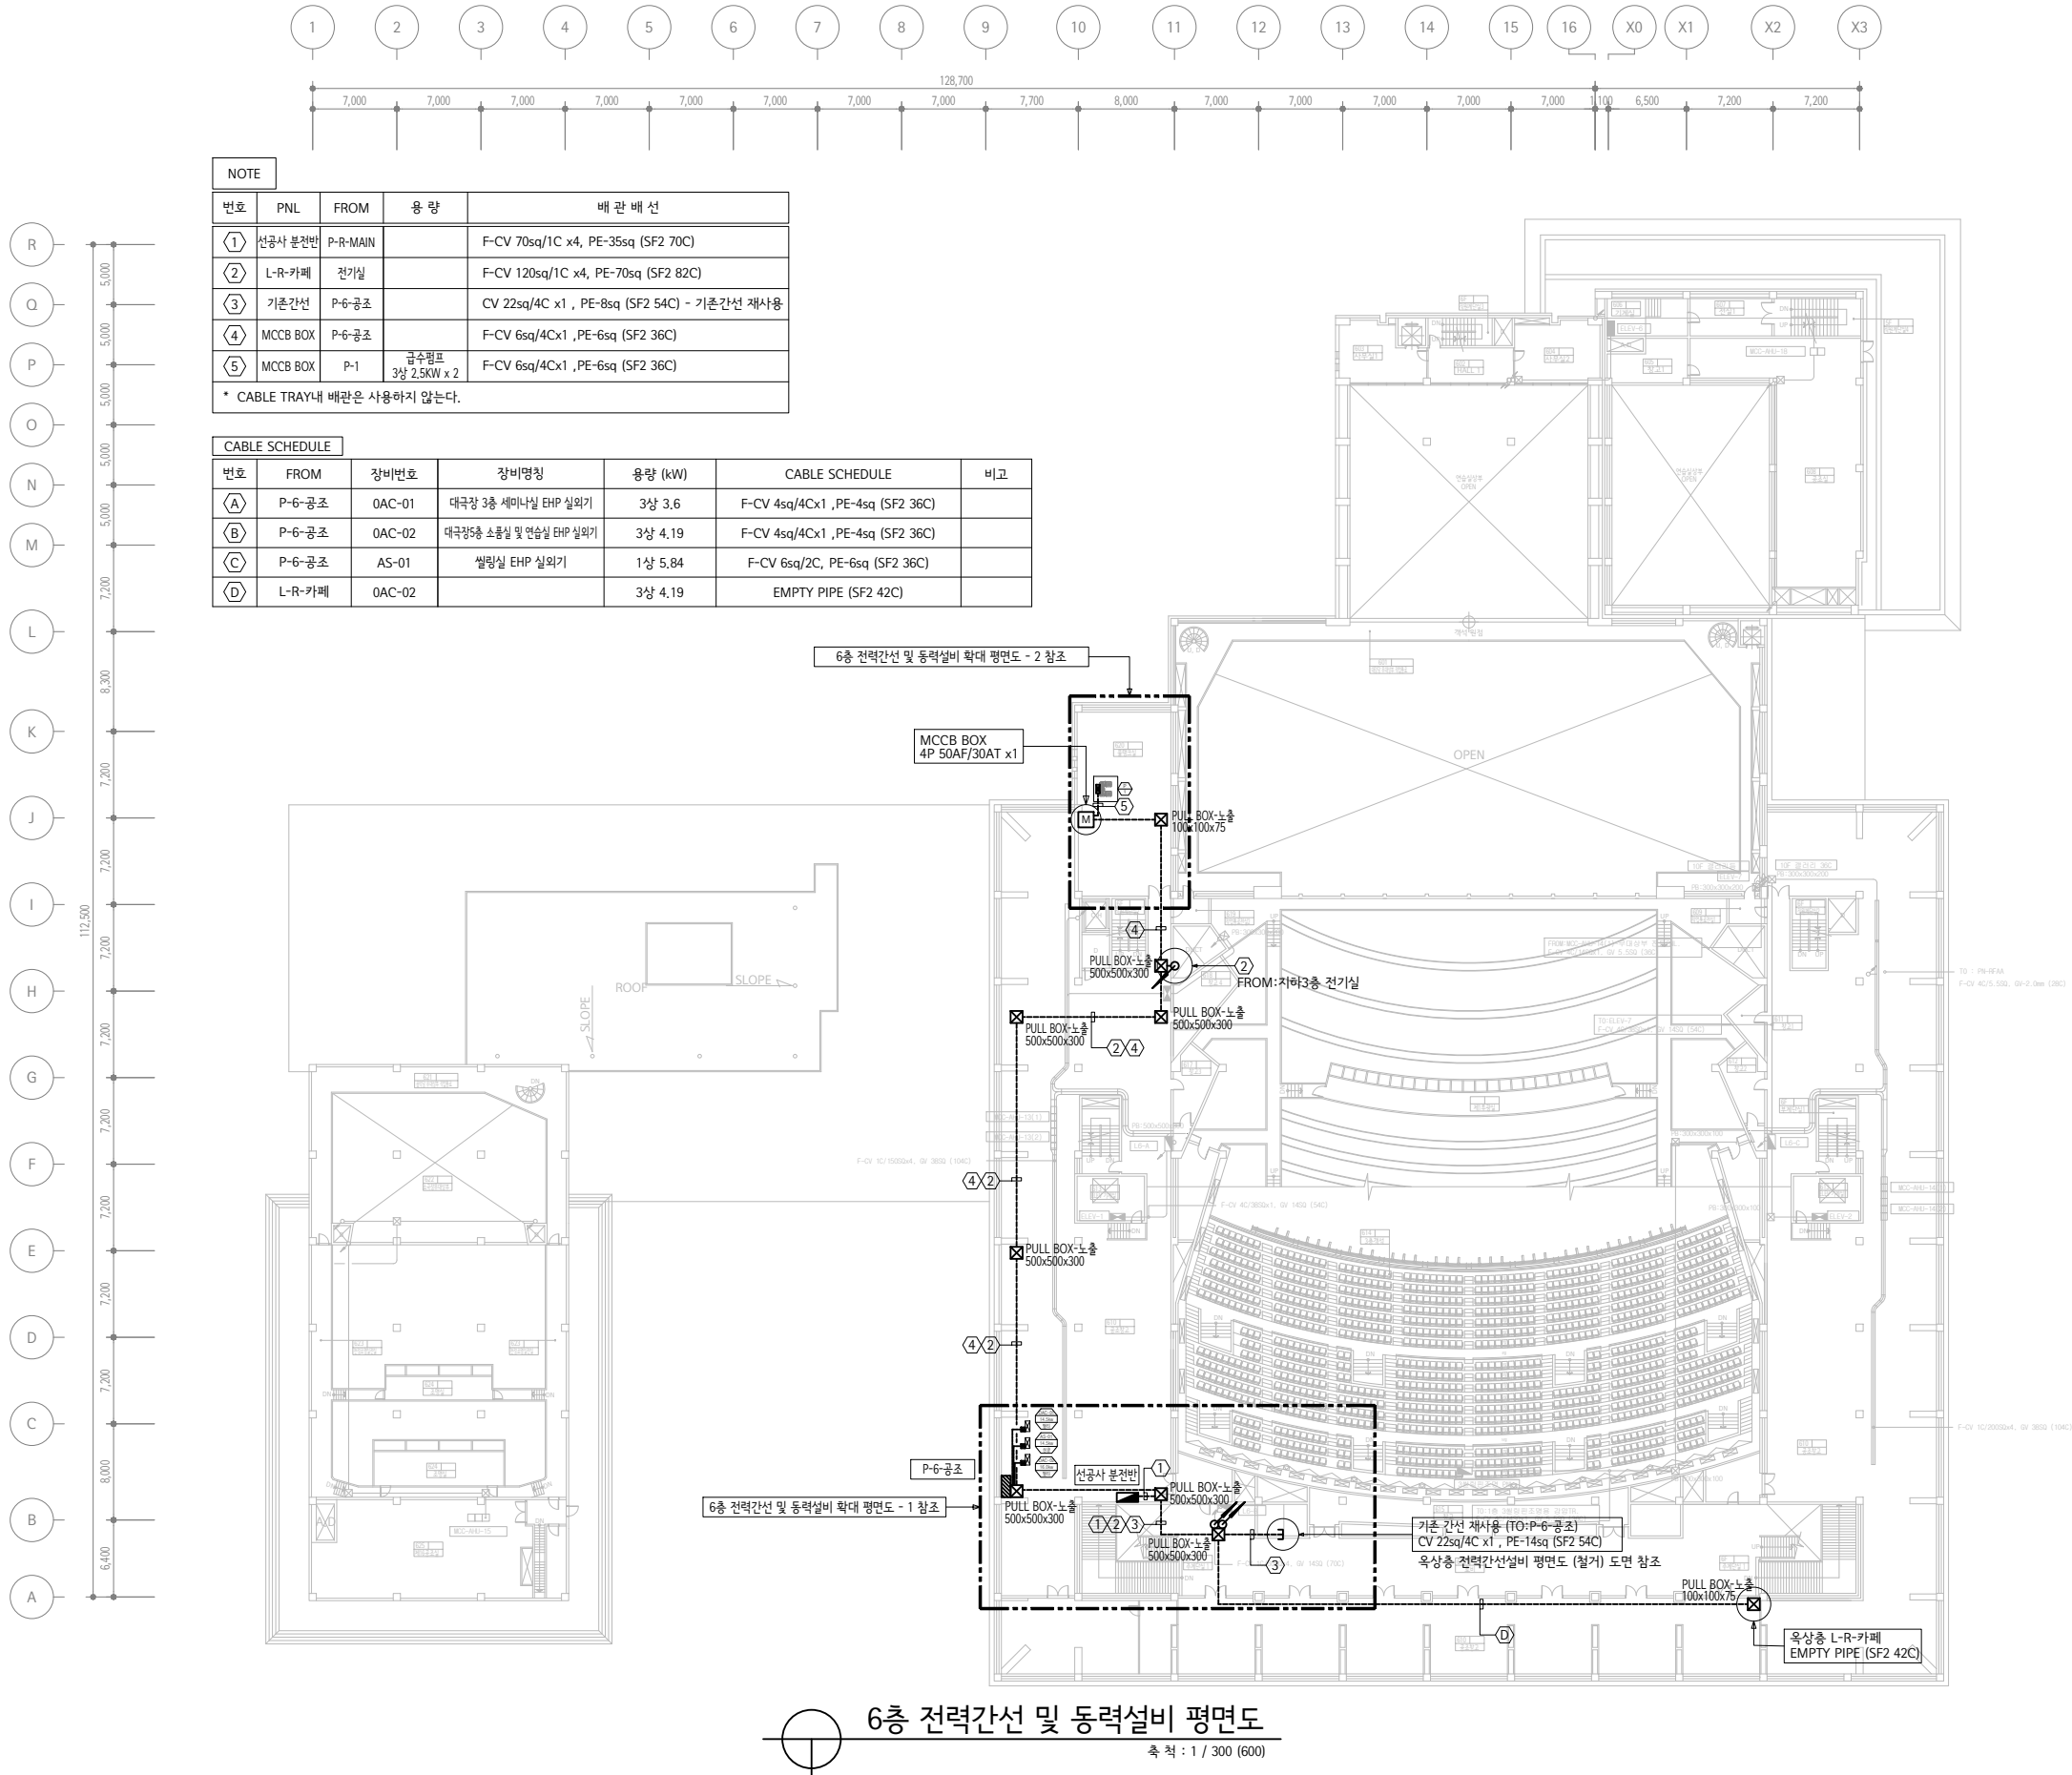

(주) 청송설계이앤씨
대표이사 이 수 희
건축전기설비기술사 김 용 운
서울 제 E-2-251호
전화 : 501-4192

Leehong Kim Architects	PROJECT TITLE	NOTE	ISSUES & REVISIONS				DRAWN BY	DATE		
	세종문화회관 옥상공간 조성사업 (전기공사)		NO.	DESCRIPTION	DATE	APP.	김 현 주	CHECKED BY	SCALE	
			△					김 현 주	A1 = 1:300 A3= 1:600	
			△					APPROVED BY	PROJ. NO.	DRAWING NO.
			△					김 이 흥	LKA-2025-11	
△				NAME OF DRAWING	SHEET NO.	EE- 104				
				6층 동력 및 냉난방설비 평면도						

F-CV 1C/150Sqx4, GV 38Sq (104C)



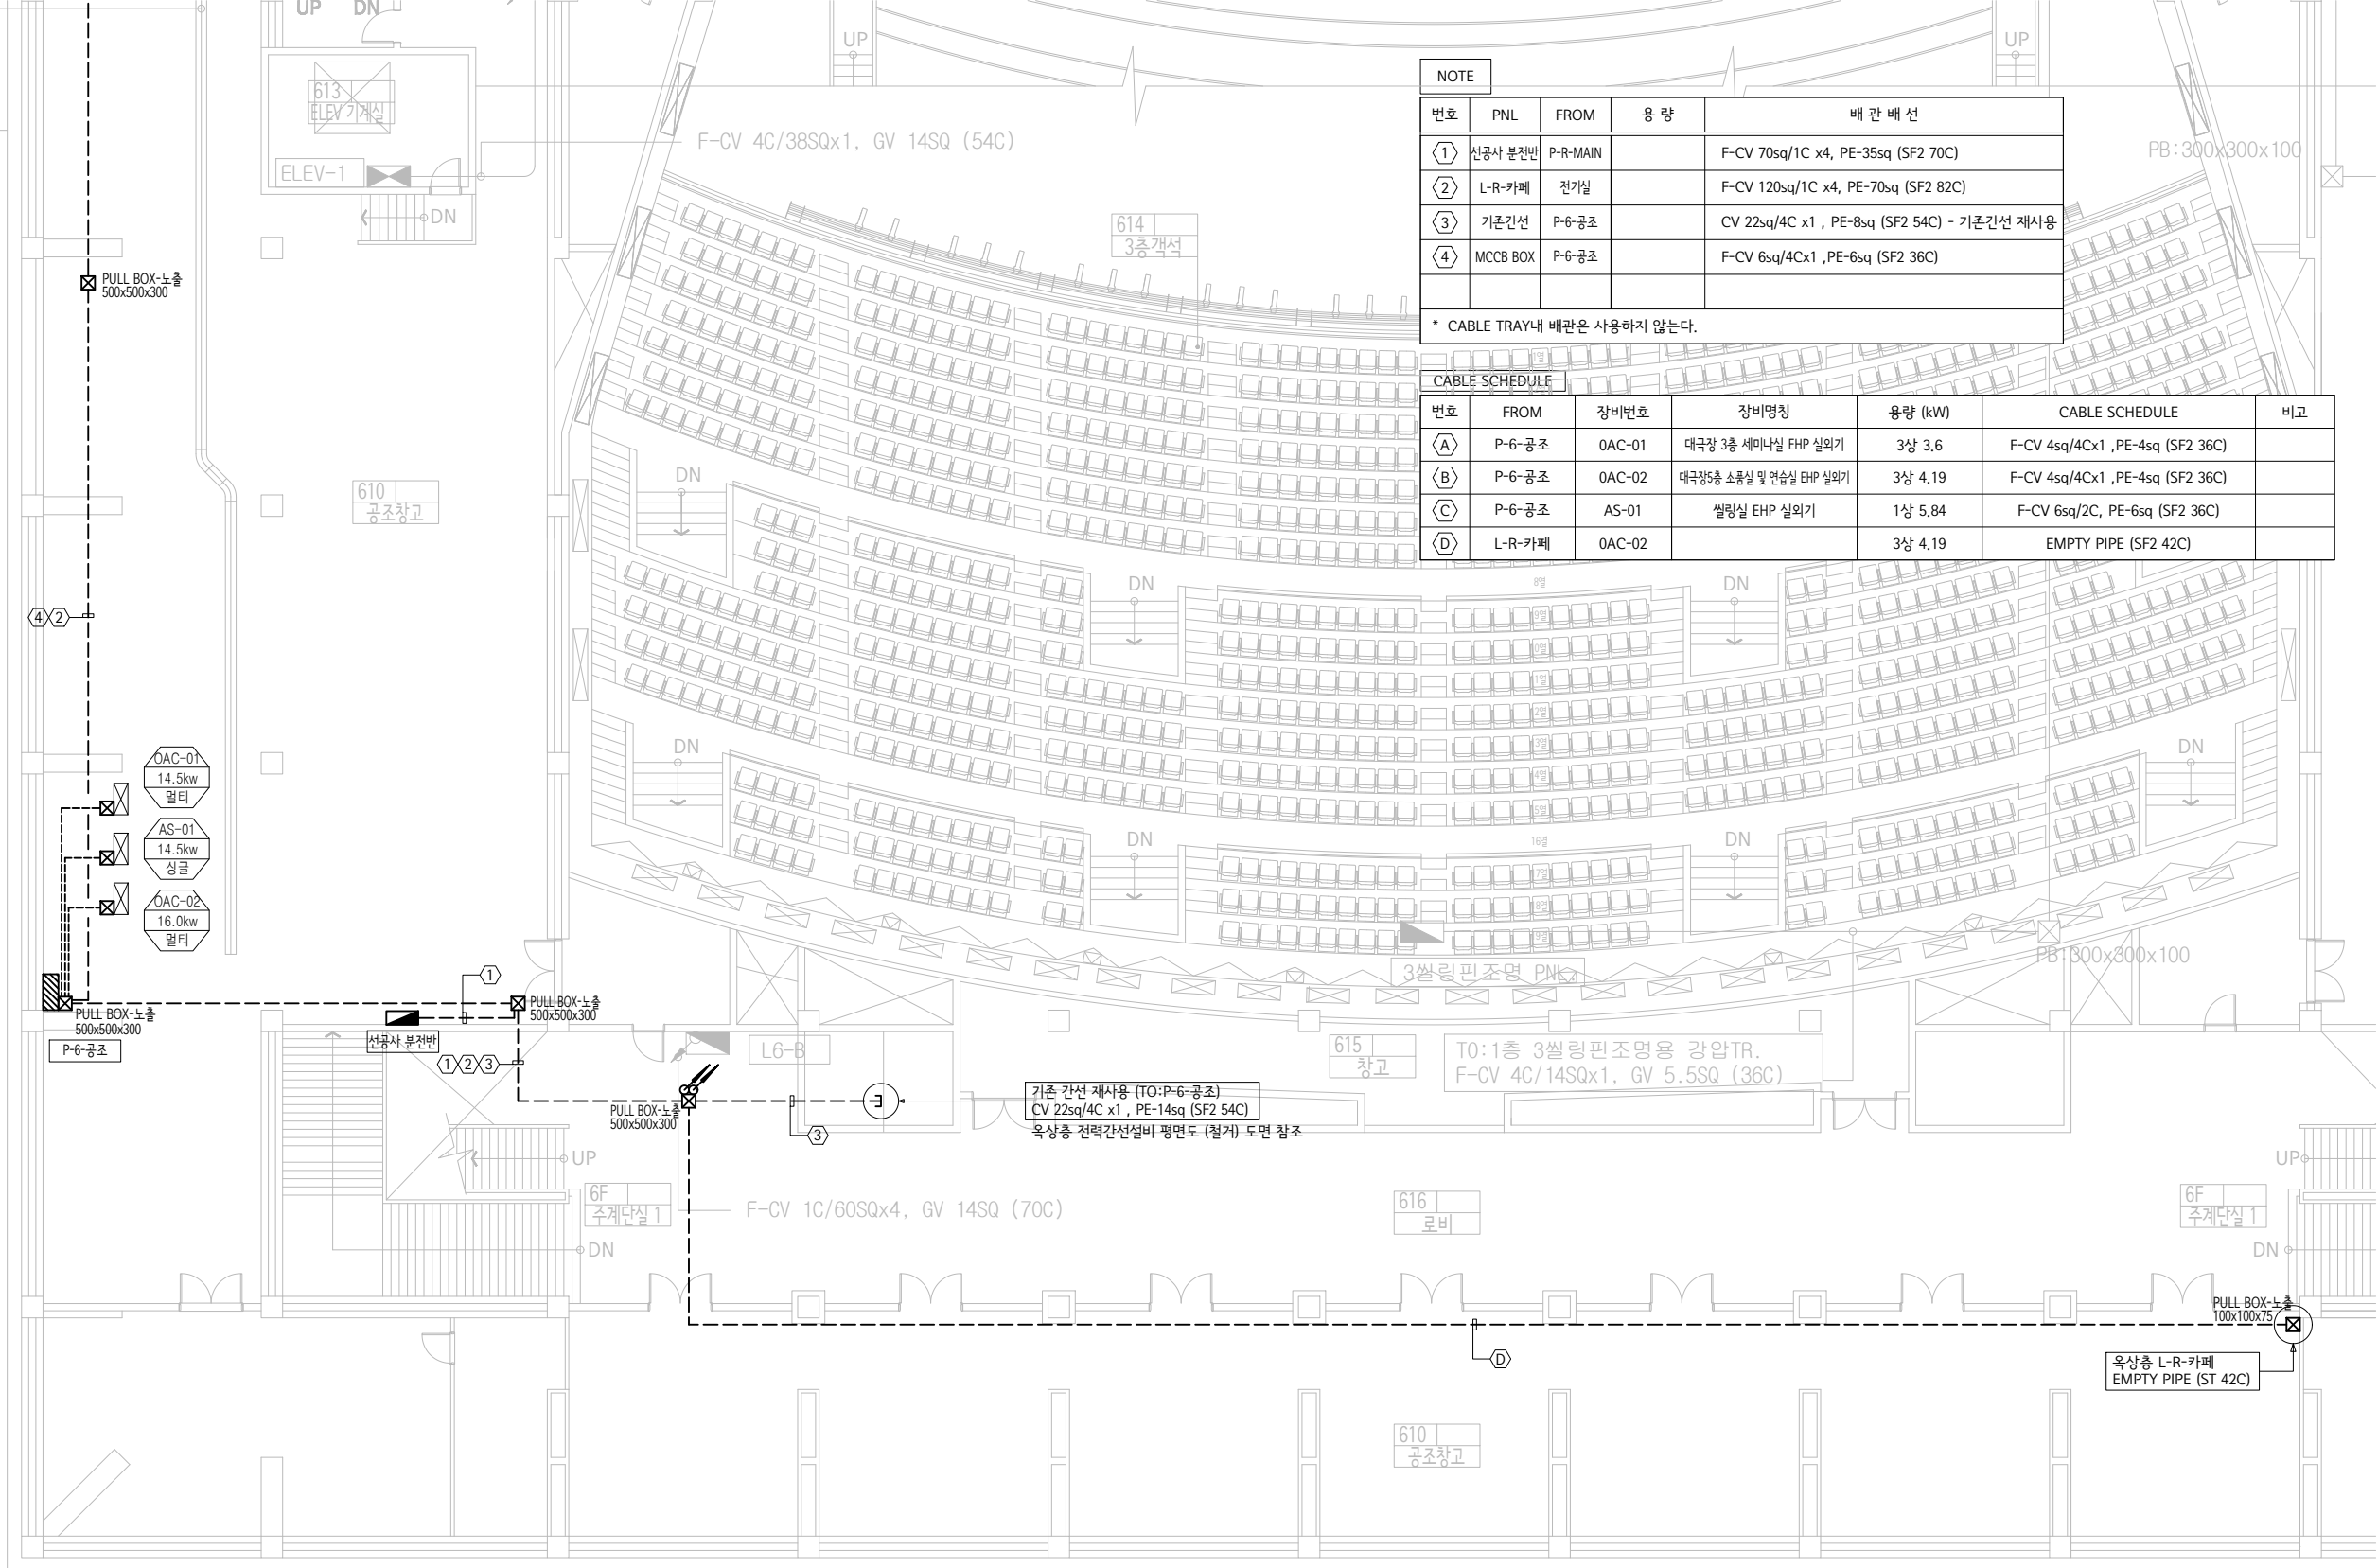


6층 전력간선 및 동력설비 확대 평면도 - 1

축척 : 1 / 100 (200)

(주) 청송설계이앤씨
대표이사 이 수 희
건축전기설비기술사 김 용 운
서울 제 E-2-251호
전화 : 501-4192




Leehong Kim Architects	PROJECT TITLE	NOTE	ISSUES & REVISIONS				DRAWN BY	DATE		
	세종문화회관 옥상공간 조성사업 (전기공사)		NO.	DESCRIPTION	DATE	APP.	김 현 주	2026-07		
			△				CHECKED BY	SCALE		
			△				김 현 주	A1 = 1:100 A3 = 1:200		
			△				APPROVED BY	PROJ. NO.	DRAWING NO.	
			△				김 이 흥	LKA-2025-11		
			△				NAME OF DRAWING	SHEET NO.	EE- 105	
				6층 전력간선 및 동력설비 확대 평면도 - 1						

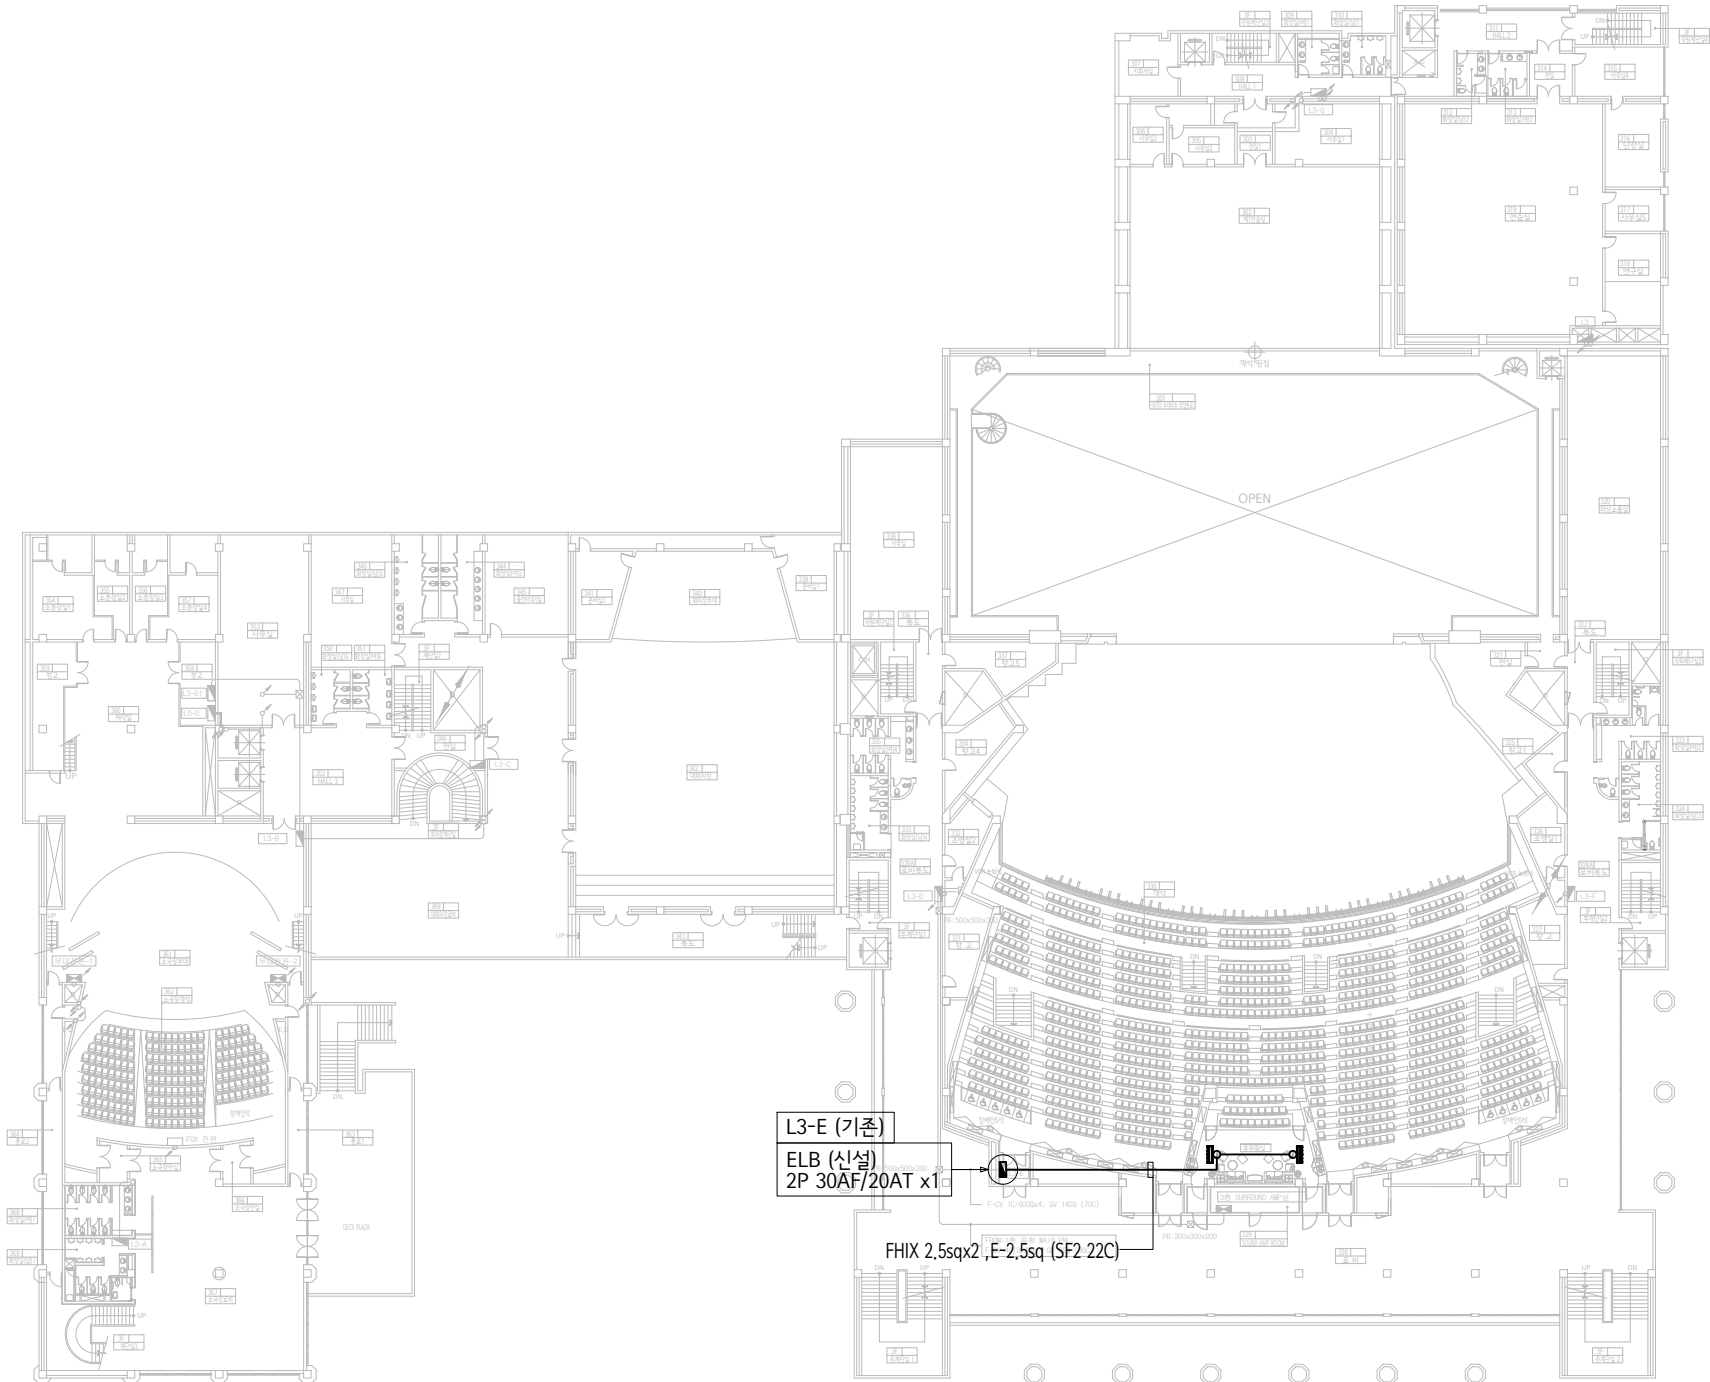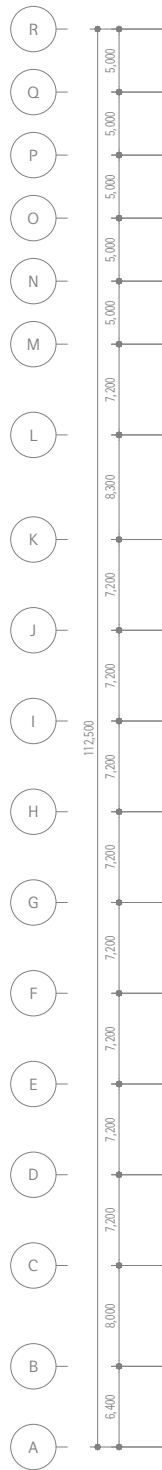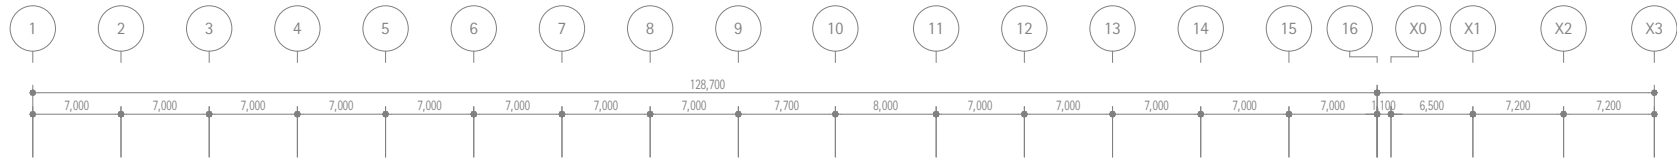

3층 동력설비 평면도
축척 : 1 / 300 (600)

(주) 청송설계이앤씨
대표이사 이 수 희
건축전기설비기술사 김 용 운
서울 제 E-2-251호
전화 : 501-4192


Leehong Kim Architects	PROJECT TITLE 세종문화회관 옥상공간 조성사업 (전기공사)	NOTE	ISSUES & REVISIONS				DRAWN BY 김 현 주		DATE 2026-07	
			NO.	DESCRIPTION	DATE	APP.	CHECKED BY 김 현 주		SCALE A1 = 1:300 A3= 1:600	
			△				APPROVED BY 김 이 흥		PROJ. NO. LKA-2025-11	DRAWING NO. EE- 108
			△				NAME OF DRAWING 3층 냉난방설비 평면도			
			△							
			△							

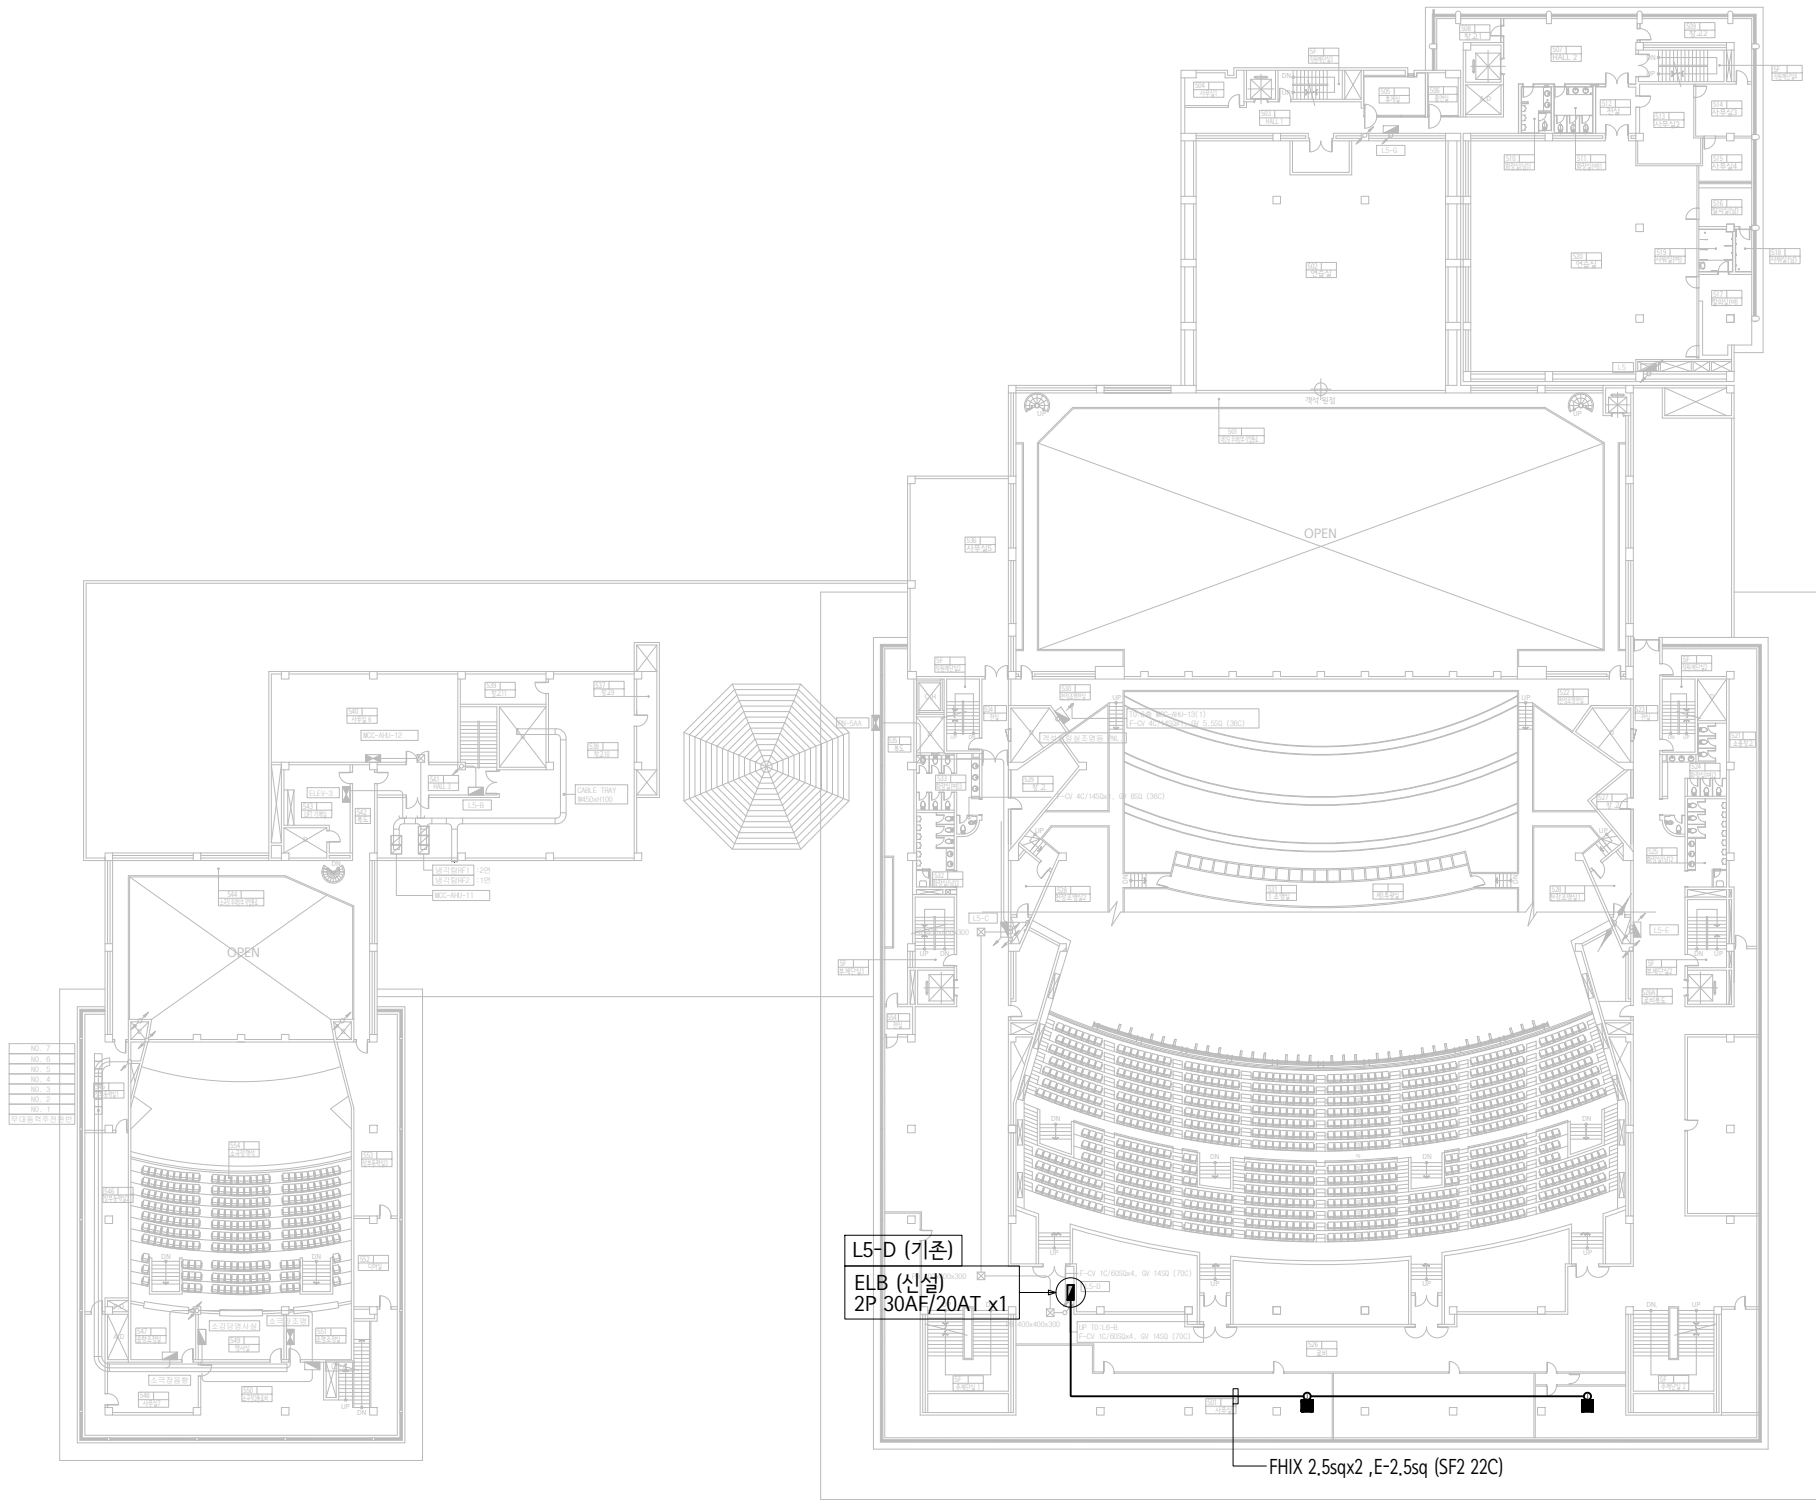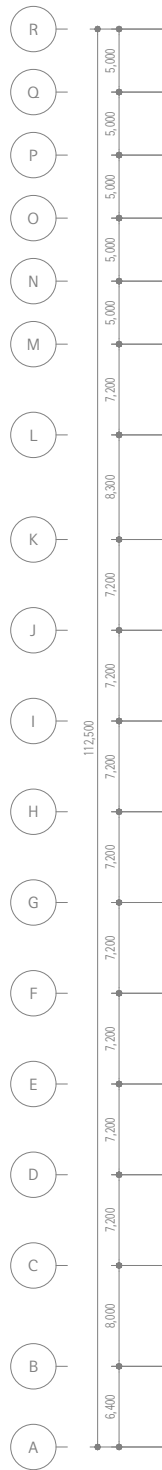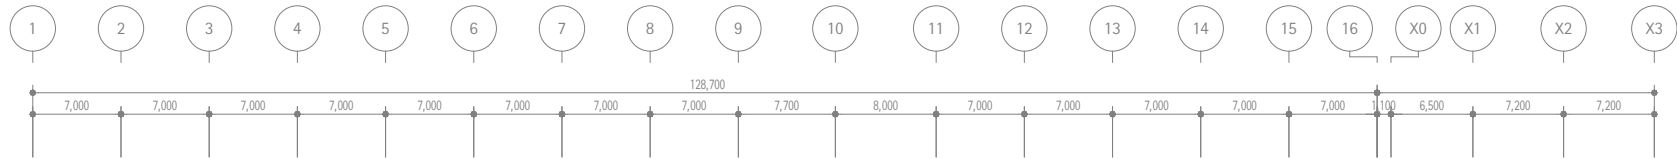

5층 동력설비 평면도
축척 : 1 / 300 (600)

(주) 청송설계이앤씨
대표이사 이 수 희
건축전기설비기술사 김 용 운
서울 제 E-2-251호
전화 : 501-4192

Leehong Kim Architects	PROJECT TITLE 세종문화회관 옥상공간 조성사업 (전기공사)	NOTE	ISSUES & REVISIONS				DRAWN BY 김 현 주		DATE 2026-07	
			NO.	DESCRIPTION	DATE	APP.	CHECKED BY 김 현 주		SCALE A1= 1:300 A3= 1:600	
			△				APPROVED BY 김 이 흥		PROJ. NO. LKA-2025-11	DRAWING NO.
			△				NAME OF DRAWING 5층 냉난방설비 평면도		SHEET NO.	EE- 109
			△							

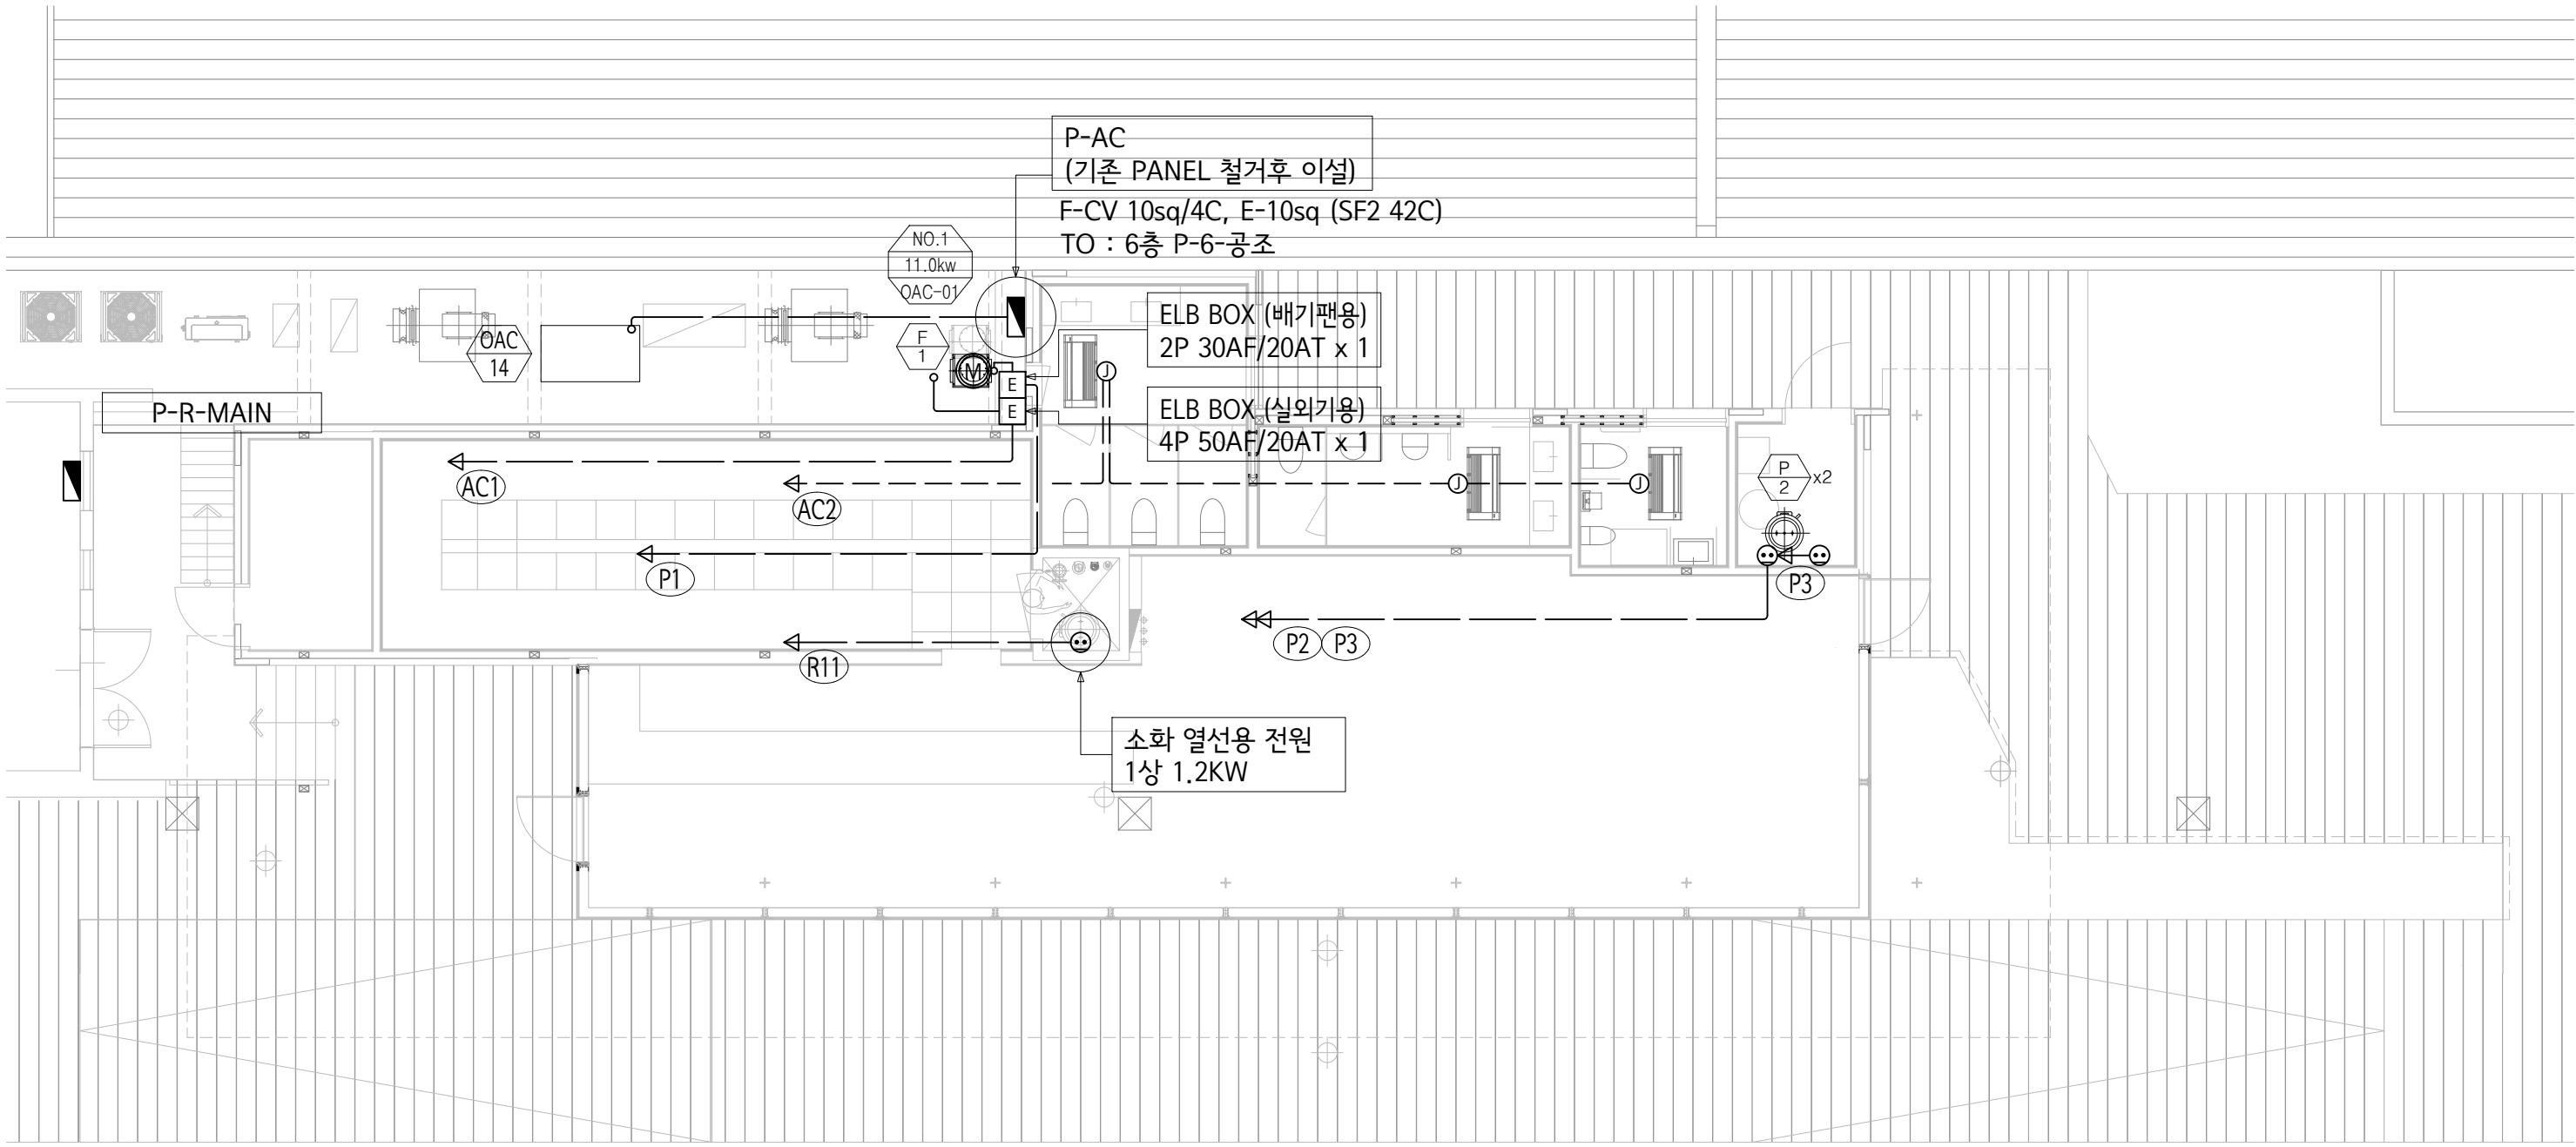


CABLE SCHEDULE						
FROM	장비번호	회로번호	장비명칭	용량 (kW)	CABLE SCHEDULE	비고
L-MAIN	F-1	P1	지붕층 화장실 배기팬	1상 0.2	HFIX 2.5sqx2, E-2.5sq (22C)	
L-MAIN	P-2	P2	급탕 순환 펌프	1상 0.02	HFIX 2.5sqx2, E-2.5sq (22C)	
L-MAIN	P-2	P3	급탕 순환 펌프	1상 0.02	HFIX 2.5sqx2, E-2.5sq (22C)	
L-MAIN	OAC-01	AC1	화장실 실외기	3상 2.7	F-CV 4sq/4C, E-4sq (36C)	
L-MAIN	실내기	AC2	화장실 실내기	1상 0.03 x 3	HFIX 2.5sqx2, E-2.5sq (22C)	
L-MAIN	열선	R11	소화열선용	1상 1.2	HFIX 2.5sqx2, E-2.5sq (22C)	

옥상층 동력설비 평면도
축척 : 1 / 50 (100)

(주) 청송설계이앤씨
대표이사 이 수 희
건축전기설비기술사 김 용 운
서울 제 E-2-251호
전화 : 501-4192

Leehong Kim Architects	PROJECT TITLE 세종문화회관 옥상공간 조성사업 (전기공사)	NOTE	ISSUES & REVISIONS				DRAWN BY 김 현 주		DATE 2026-07	
			NO.	DESCRIPTION	DATE	APP.	CHECKED BY 김 현 주		SCALE A1 = 1:50 A3 = 1:100	
			△				APPROVED BY 김 이 흥		PROJ. NO. LKA-2025-11	DRAWING NO. EE- 110
			△							
			△							
			△				NAME OF DRAWING 옥상층 동력설비 평면도			
						SHEET NO.				

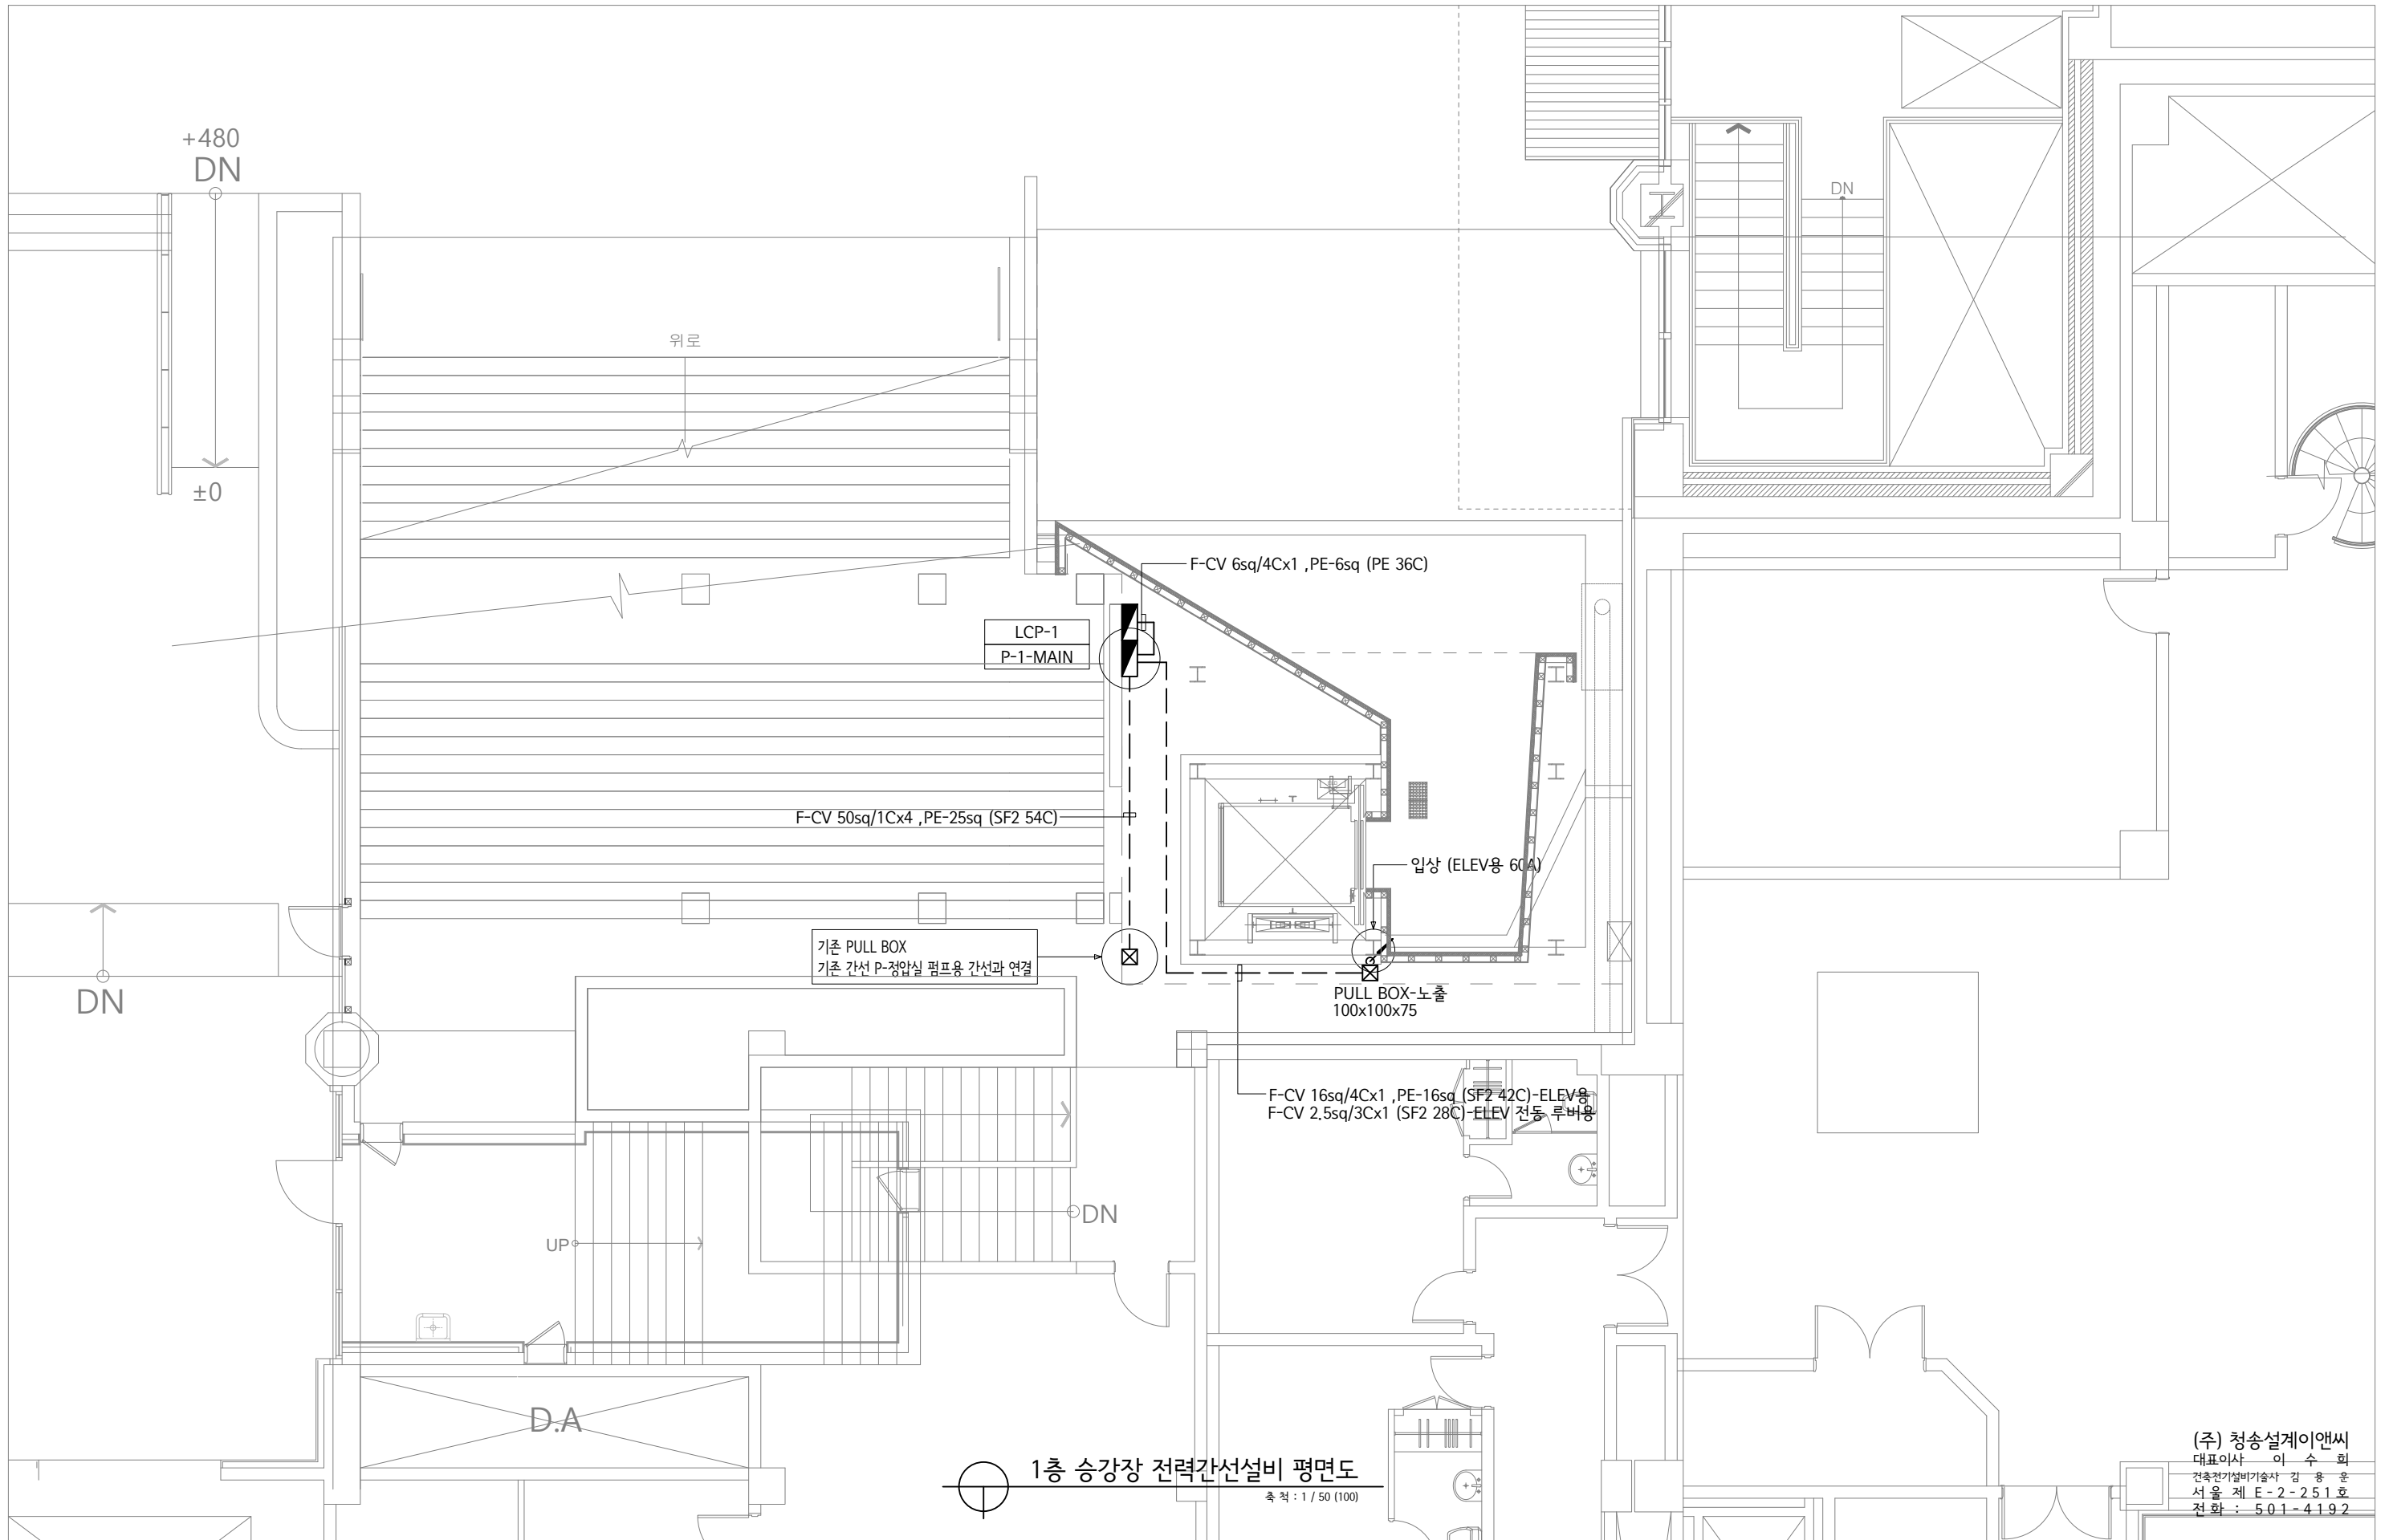

(주) 청송설계이앤씨
대표이사 이 수 회
건축전기설비기술사 김 용 훈
서울 제 E-2-251호
전화 : 501-4192

Leehong Kim
Architects

PROJECT TITLE


세종문화회관 옥상공간
조성사업 (전기공사)

NOTE

ISSUES & REVISIONS			
NO.	DESCRIPTION	DATE	APP.
△			
△			
△			
△			

DRAWN BY	김 현 주
CHECKED BY	김 현 주
APPROVED BY	김 이 흥
NAME OF DRAWING	1층 전력간선설비 확대 평면도

DATE	2026-07
SCALE	A1= 1:50 A3= 1:100
PROJ. NO.	LKA-2025-11
DRAWING NO.	EE- 111

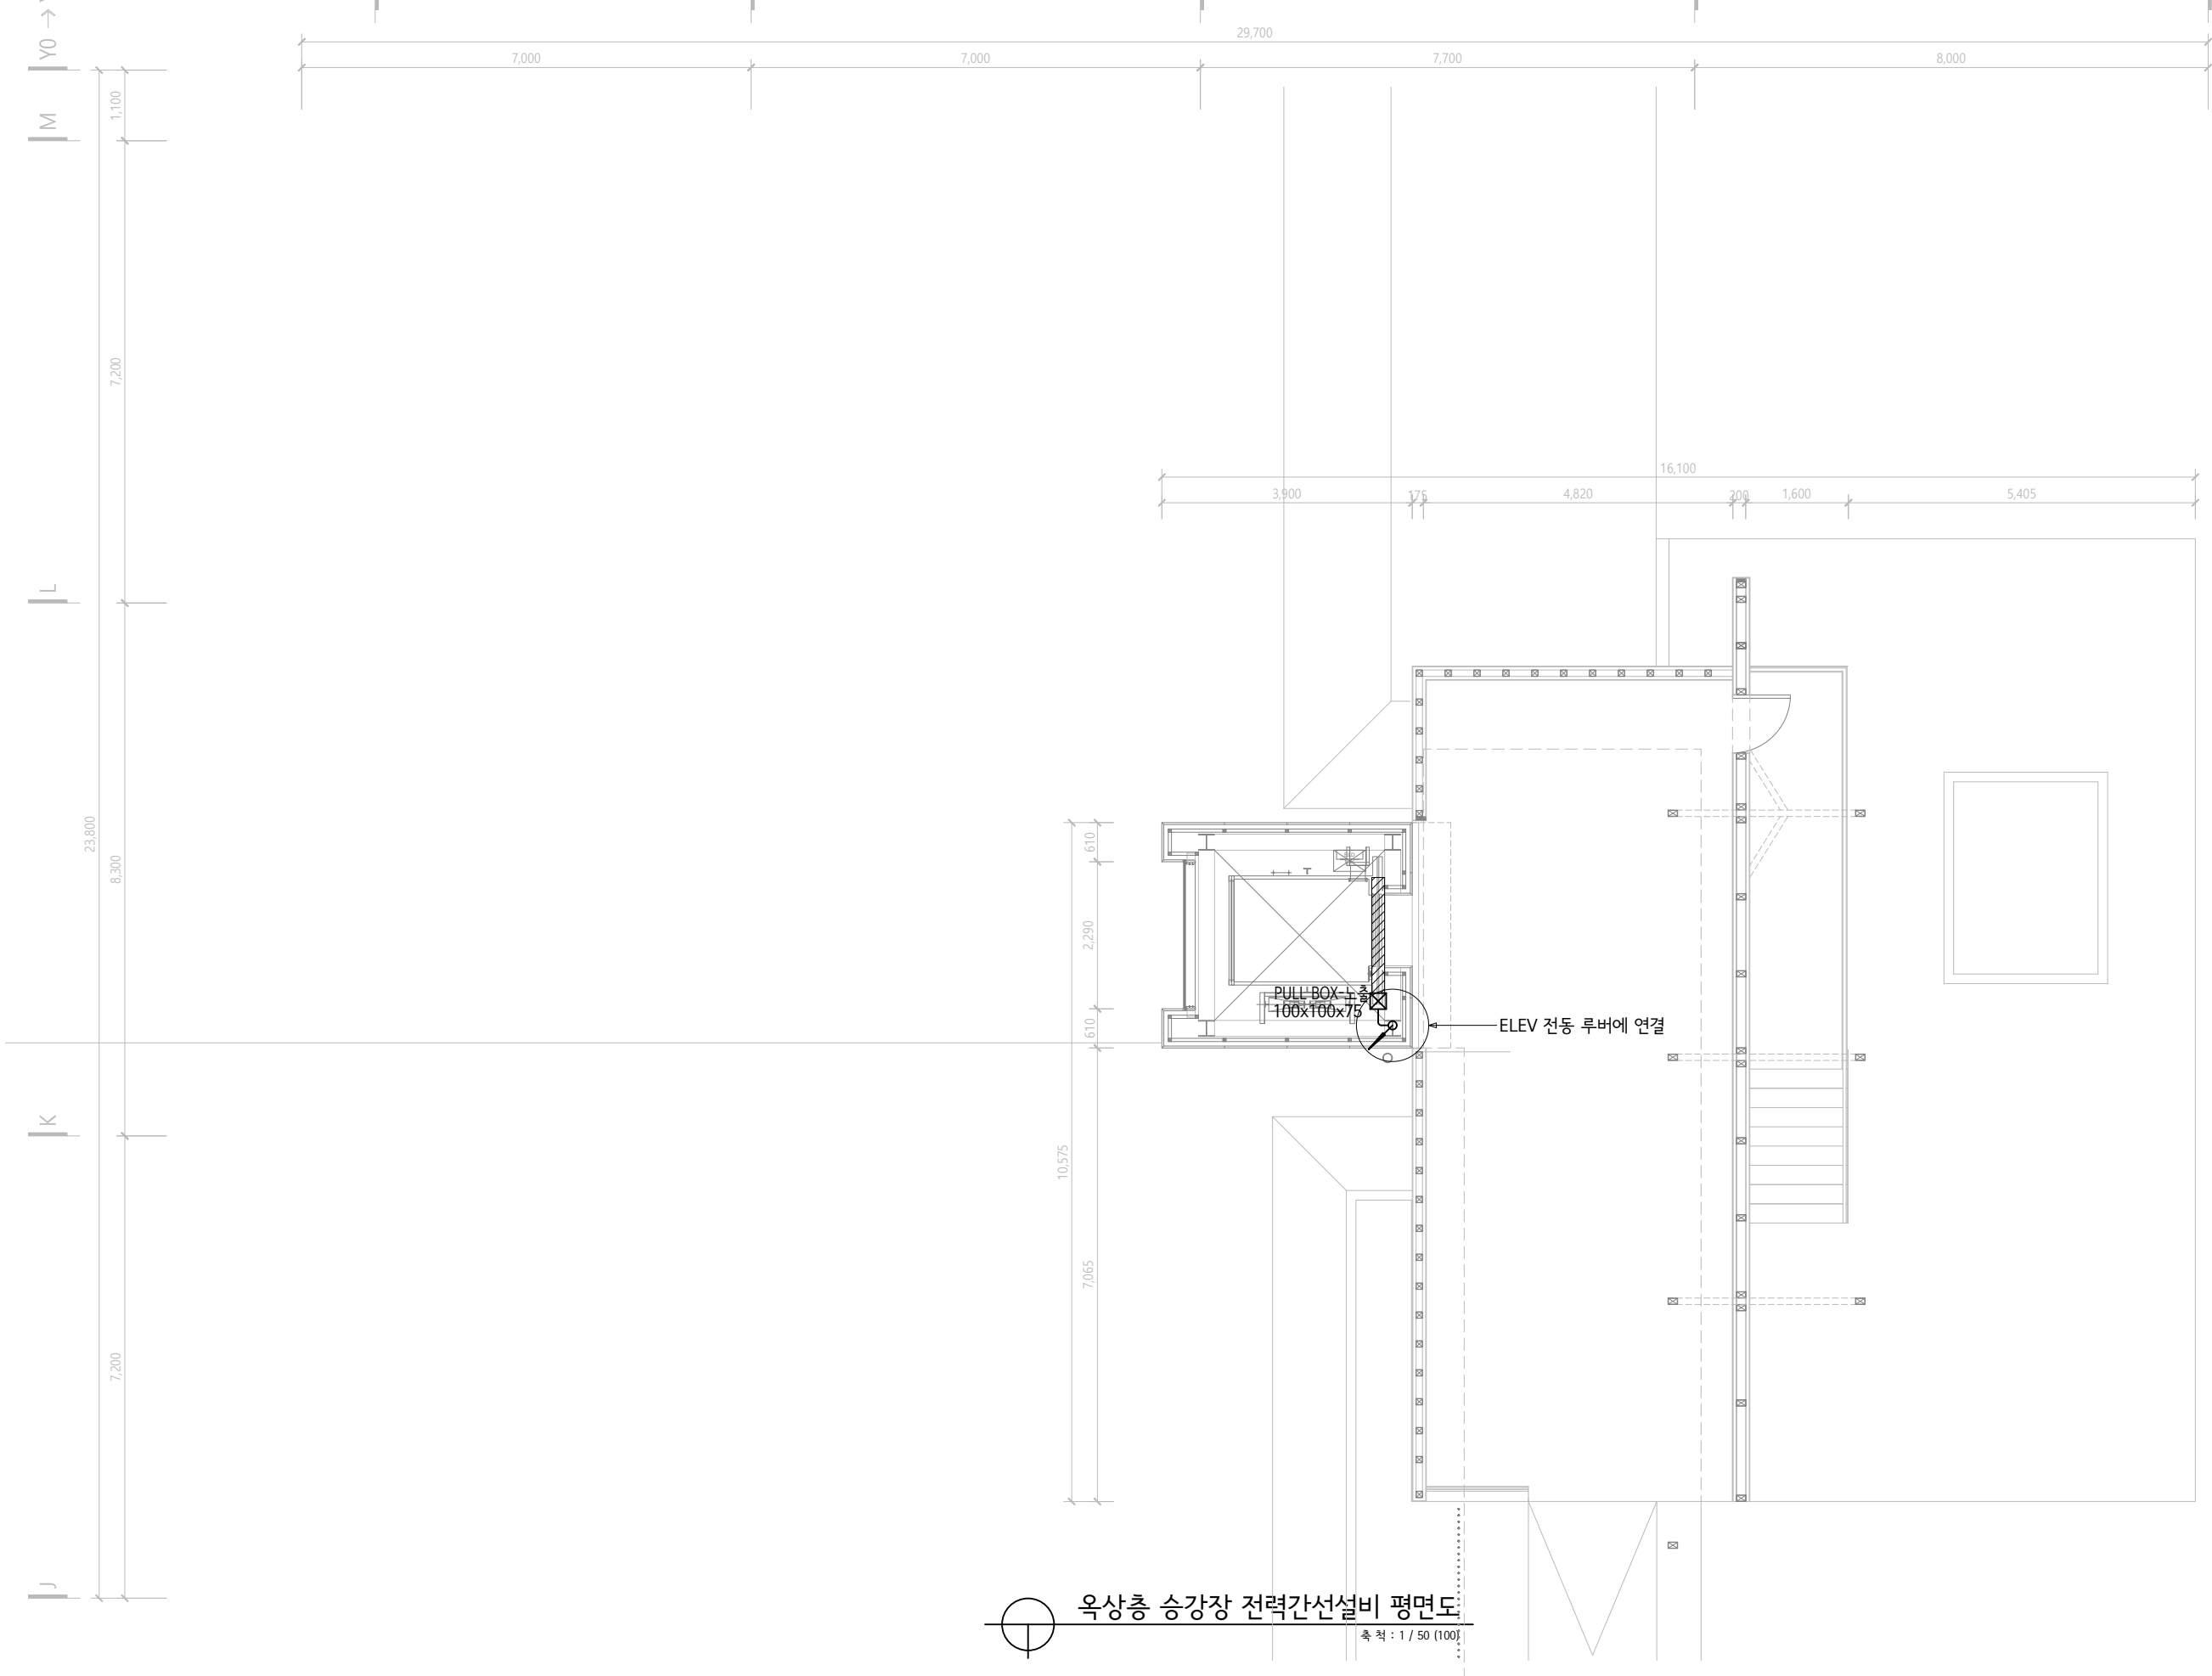

옥상층 승강장 전력간선설비 평면도

축척 : 1 / 50 (100%)

(주) 청송설계이앤씨
대표이사 이 수 희
건축전기설비기술사 김 용 운
서울 제 E-2-251호
전화 : 501-4192

Leehong Kim Architects	PROJECT TITLE 세종문화회관 옥상공간 조성사업 (전기공사)	NOTE	ISSUES & REVISIONS				DRAWN BY 김 현 주		DATE 2026-07	
			NO.	DESCRIPTION	DATE	APP.	CHECKED BY 김 현 주		SCALE A1= 1:50 A3= 1:100	
			△				APPROVED BY 김 이 흥		PROJ. NO. LKA-2025-11	DRAWING NO.
			△				NAME OF DRAWING 옥상승강장 전력간선설비 평면도		SHEET NO.	EE- 112
			△							



옥상층 전력간선설비 평면도 (철거)
축척 : 1 / 100 (200)

(주) 청송설계이앤씨
대표이사 이 수 희
건축전기설비기술사 김 용 운
서울 제 E-2-251호
전화 : 501-4192

Leehong Kim Architects	PROJECT TITLE 세종문화회관 옥상공간 조성사업 (전기공사)	NOTE	ISSUES & REVISIONS				DRAWN BY 김 현 주		DATE 2026-07	
			NO.	DESCRIPTION	DATE	APP.	CHECKED BY 김 현 주		SCALE A1= 1:100 A3= 1:200	
			△				APPROVED BY 김 이 흥		PROJ. NO. LKA-2025-11	DRAWING NO.
			△				NAME OF DRAWING 옥상층 전력간선설비 평면도 (철거)		SHEET NO.	EE- 113
			△							
			△							