


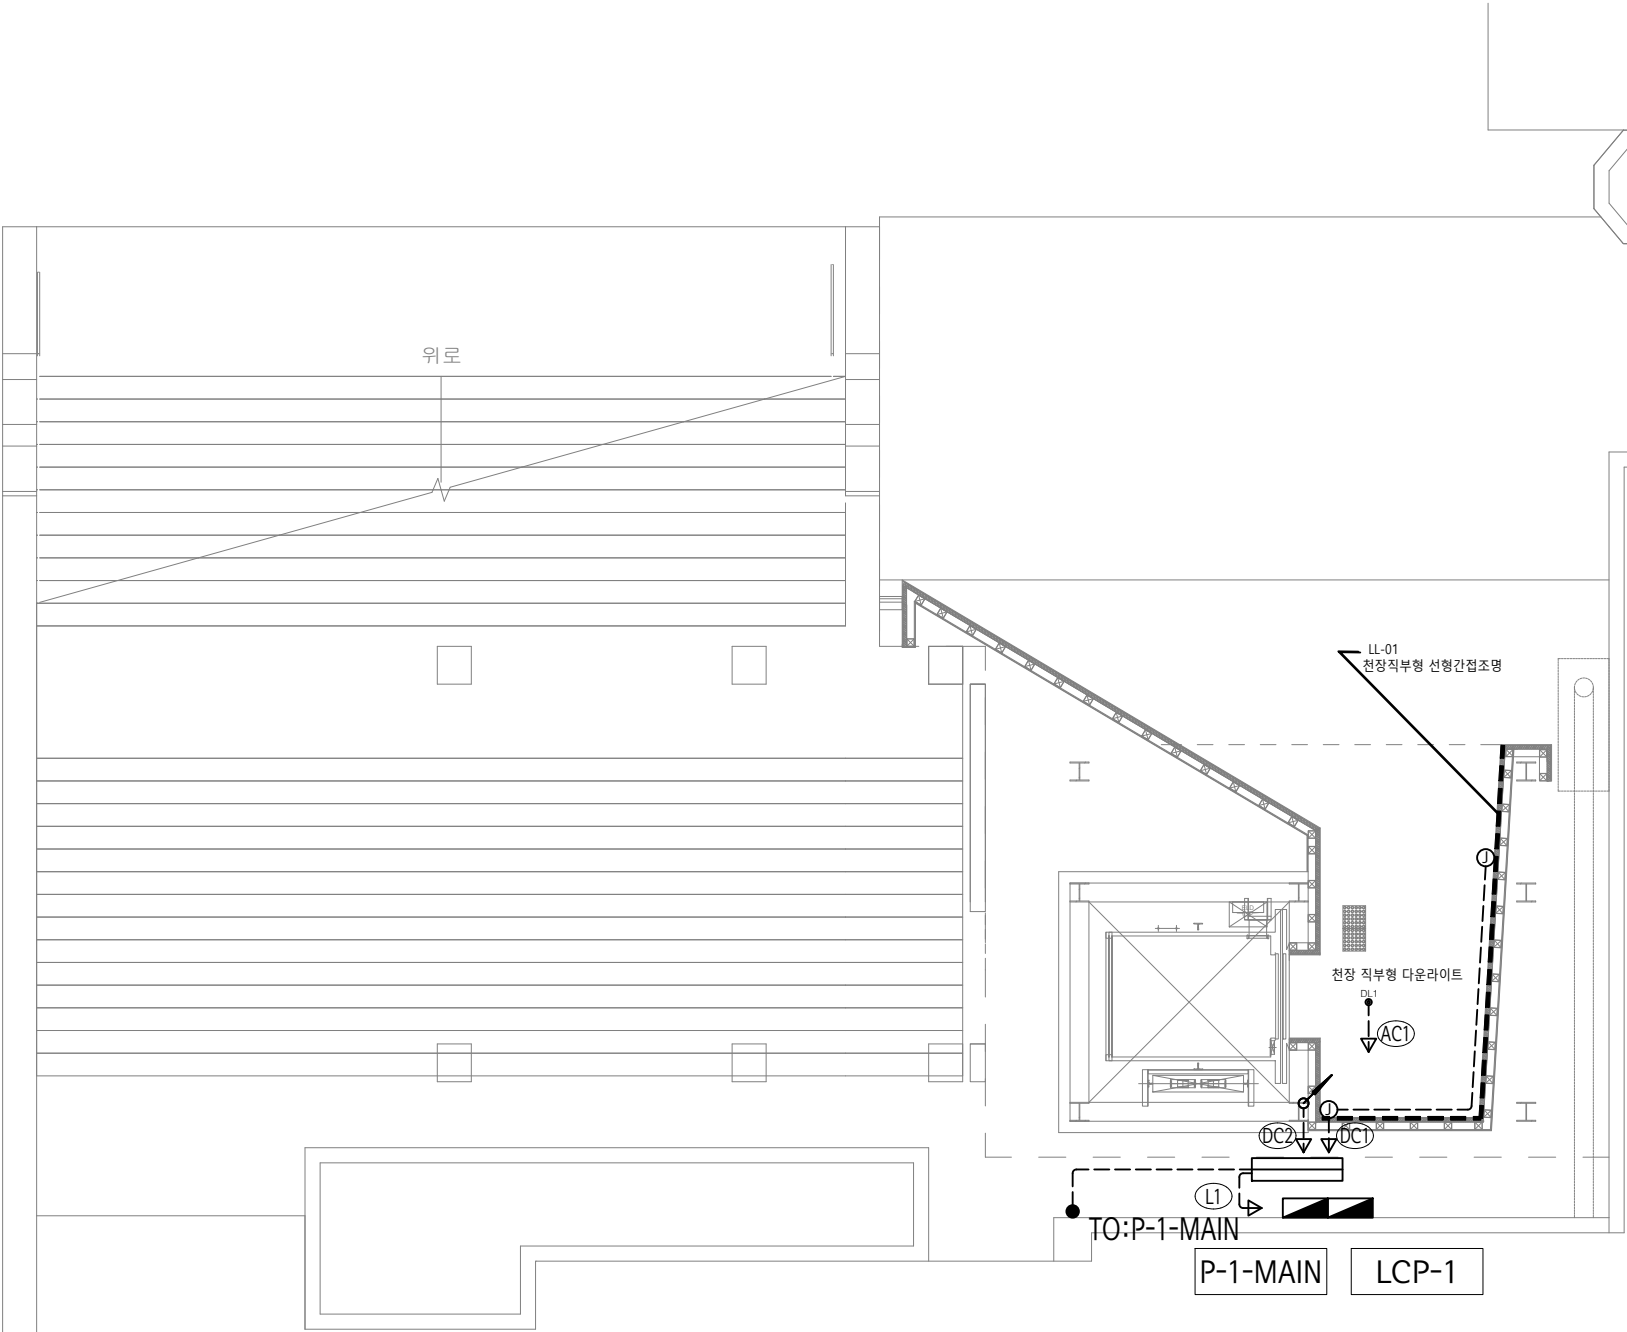

PANEL BD. LCP-1 전등 부하계산서					
패널명	회로번호	전압		회로내용	부하용량
		종별	V		VA
LCP-1	AC1	AC	220	DL-1(15W) x 1EA = 15W	15
LCP-1	DC1	DC	24	LL-1(14W/m) x 8m = 112W	112
LCP-1	DC2	DC	24	ST-1(5W) x 1 = 5W DL-1A(7W) x 2 = 14W	19

1층 승강장 전등설비 평면도
축척: 1 / 50 (100)


(주) 청송설계이앤씨
대표이사 이 수 희
건축전기설비기술사 김 용 운
서울 제 E-2-251호
전화 : 501-4192

Leehong Kim
Architects

PROJECT TITLE
세종문화회관 옥상공간 조성
기본 및 실시설계 용역

NOTE

ISSUES & REVISIONS				DRAWN BY	DATE
NO.	DESCRIPTION	DATE	APP.	김 현 주	2026-02
△				CHECKED BY	SCALE
△				김 현 주	A1= 1:50 A3= 1:100
△				APPROVED BY	PROJ. NO.
△				김 이 흥	LKA-2025-11
△				NAME OF DRAWING	DRAWING NO.
					EE- 202

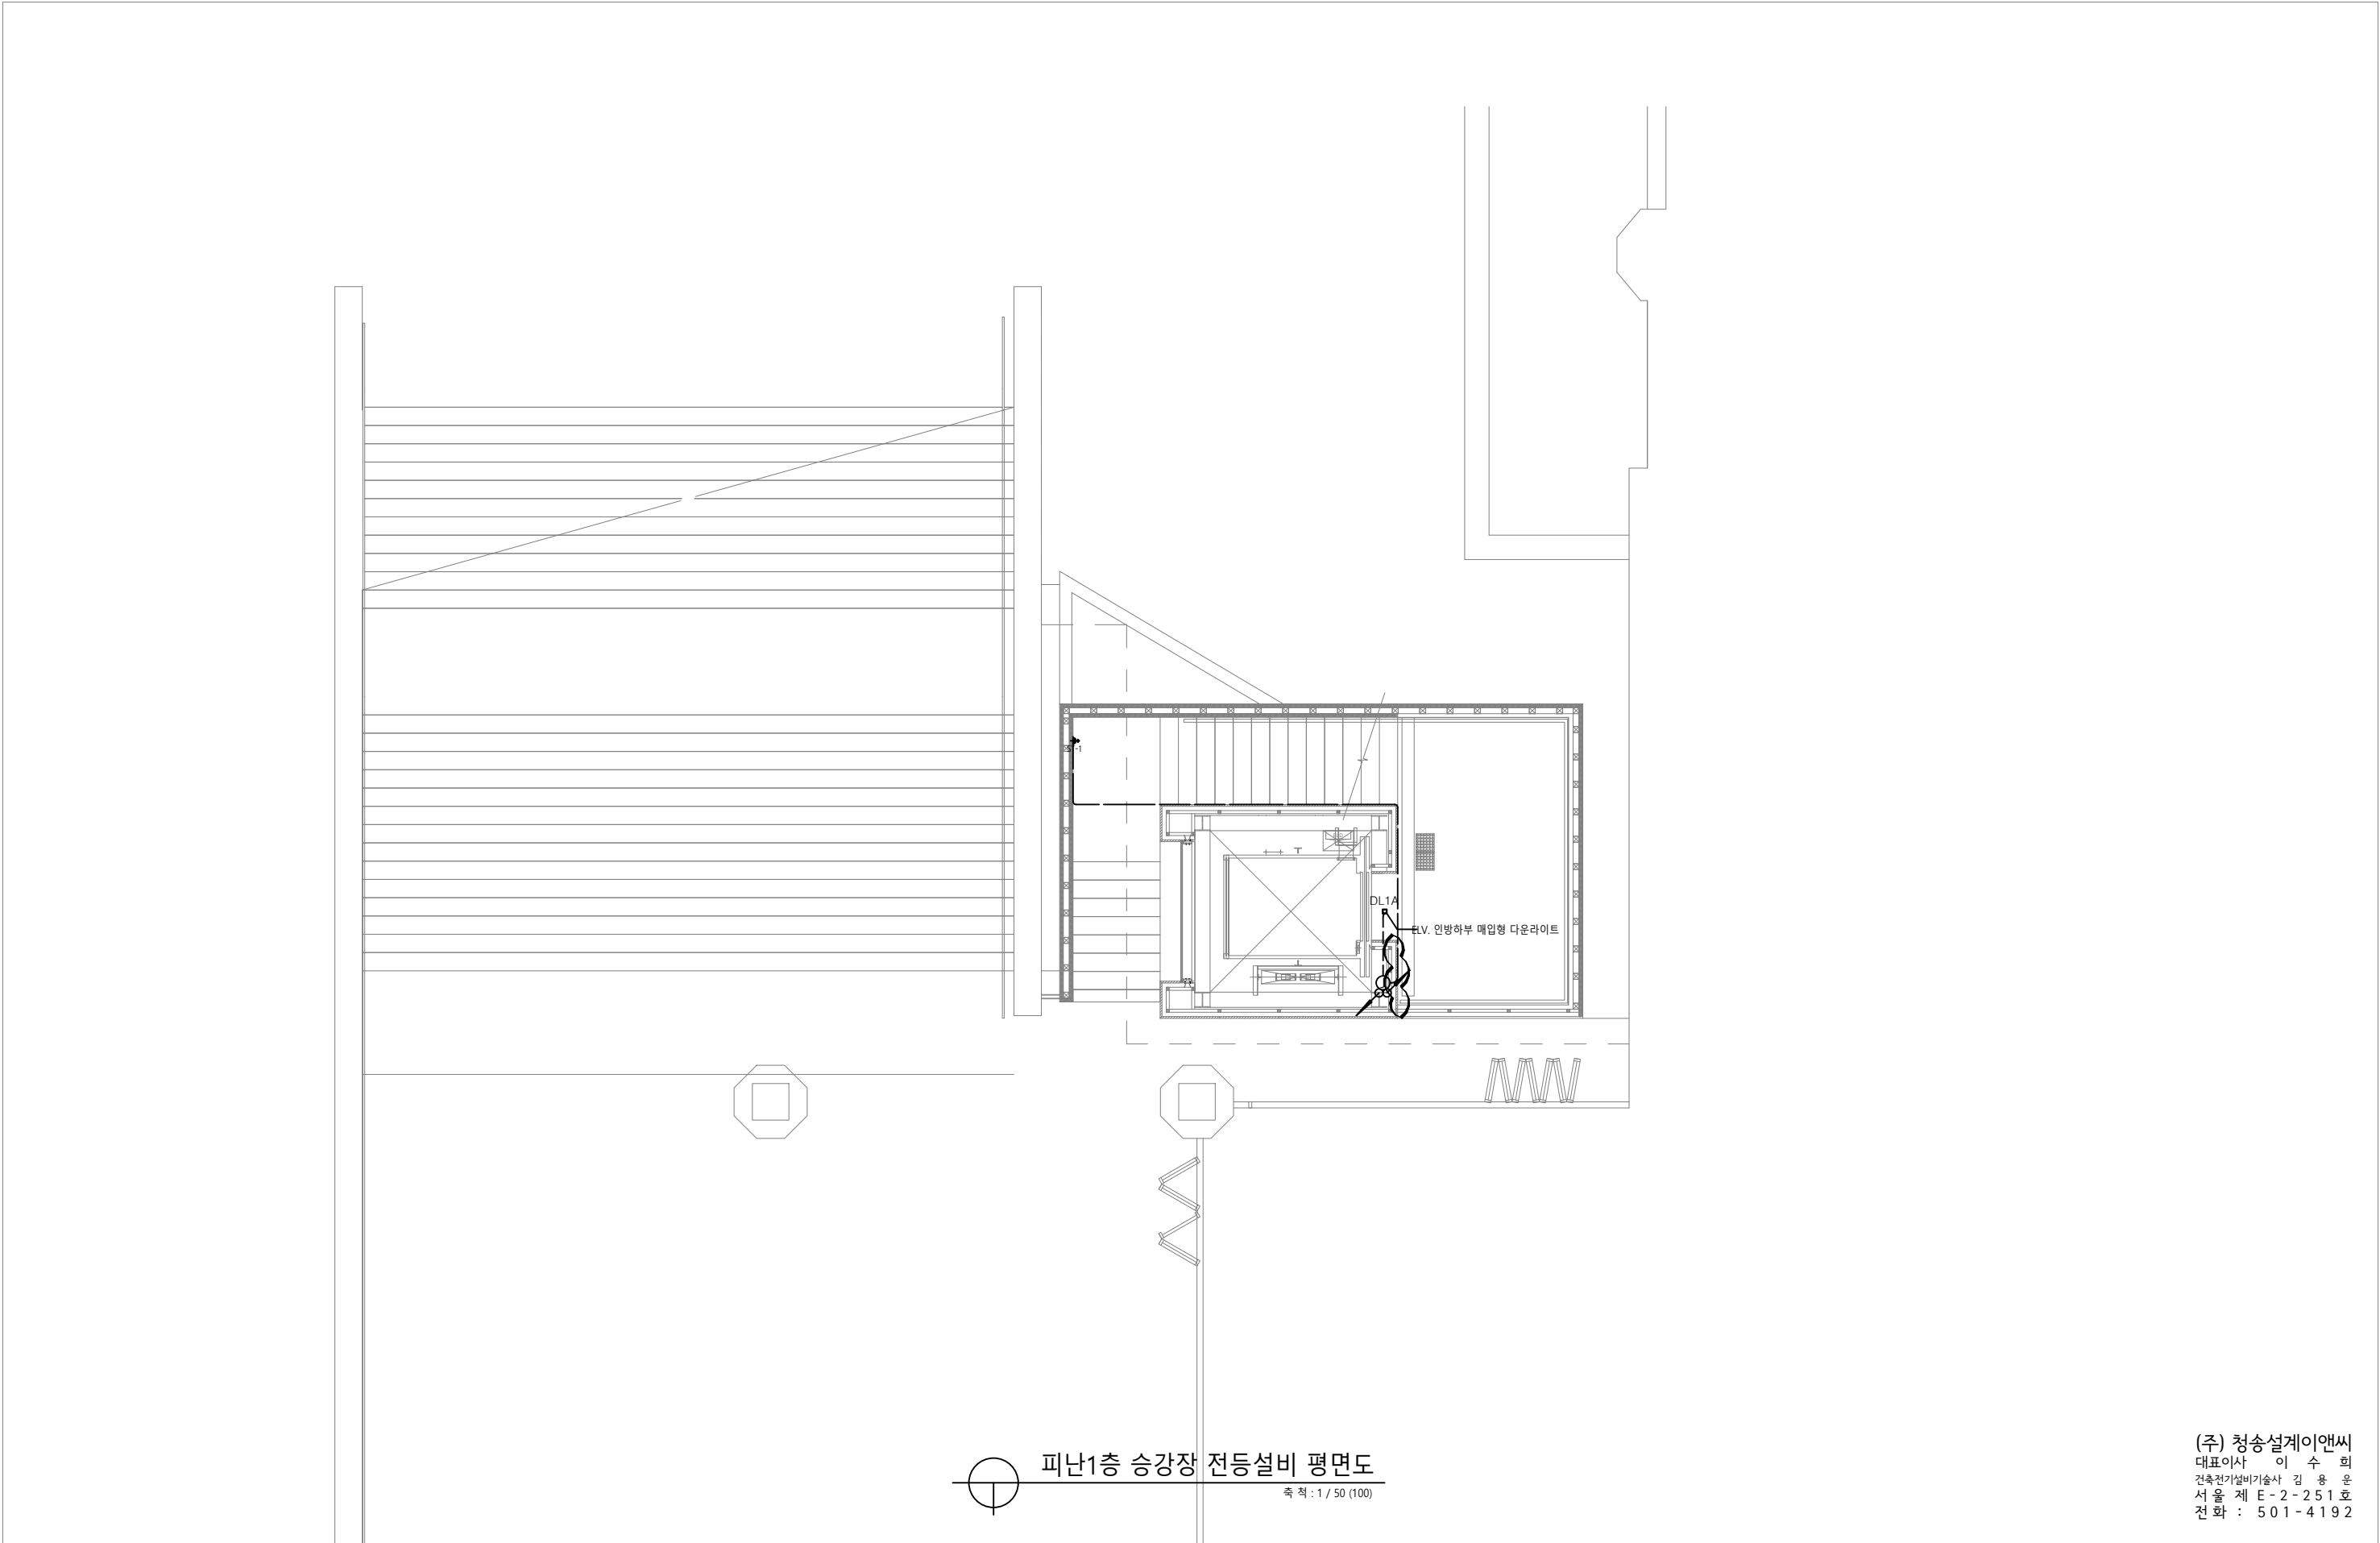


(주) 청송설계이앤씨
대표이사 이 수 희
건축전기설비기술사 김 용 운
서울 제 E-2-251호
전화 : 501-4192

Leehong Kim
Architects

PROJECT TITLE
세종문화회관 옥상공간 조성
기본 및 실시설계 용역

NOTE

ISSUES & REVISIONS				DRAWN BY		DATE	
NO.	DESCRIPTION	DATE	APP.	김 현 주		2026-02	
△				CHECKED BY		SCALE	
△				김 현 주		A1= 1:50 A3= 1:100	
△				APPROVED BY		PROJ. NO.	DRAWING NO.
△				김 이 흥		LKA-2025-11	
△				NAME OF DRAWING		SHEET NO.	EE- 203

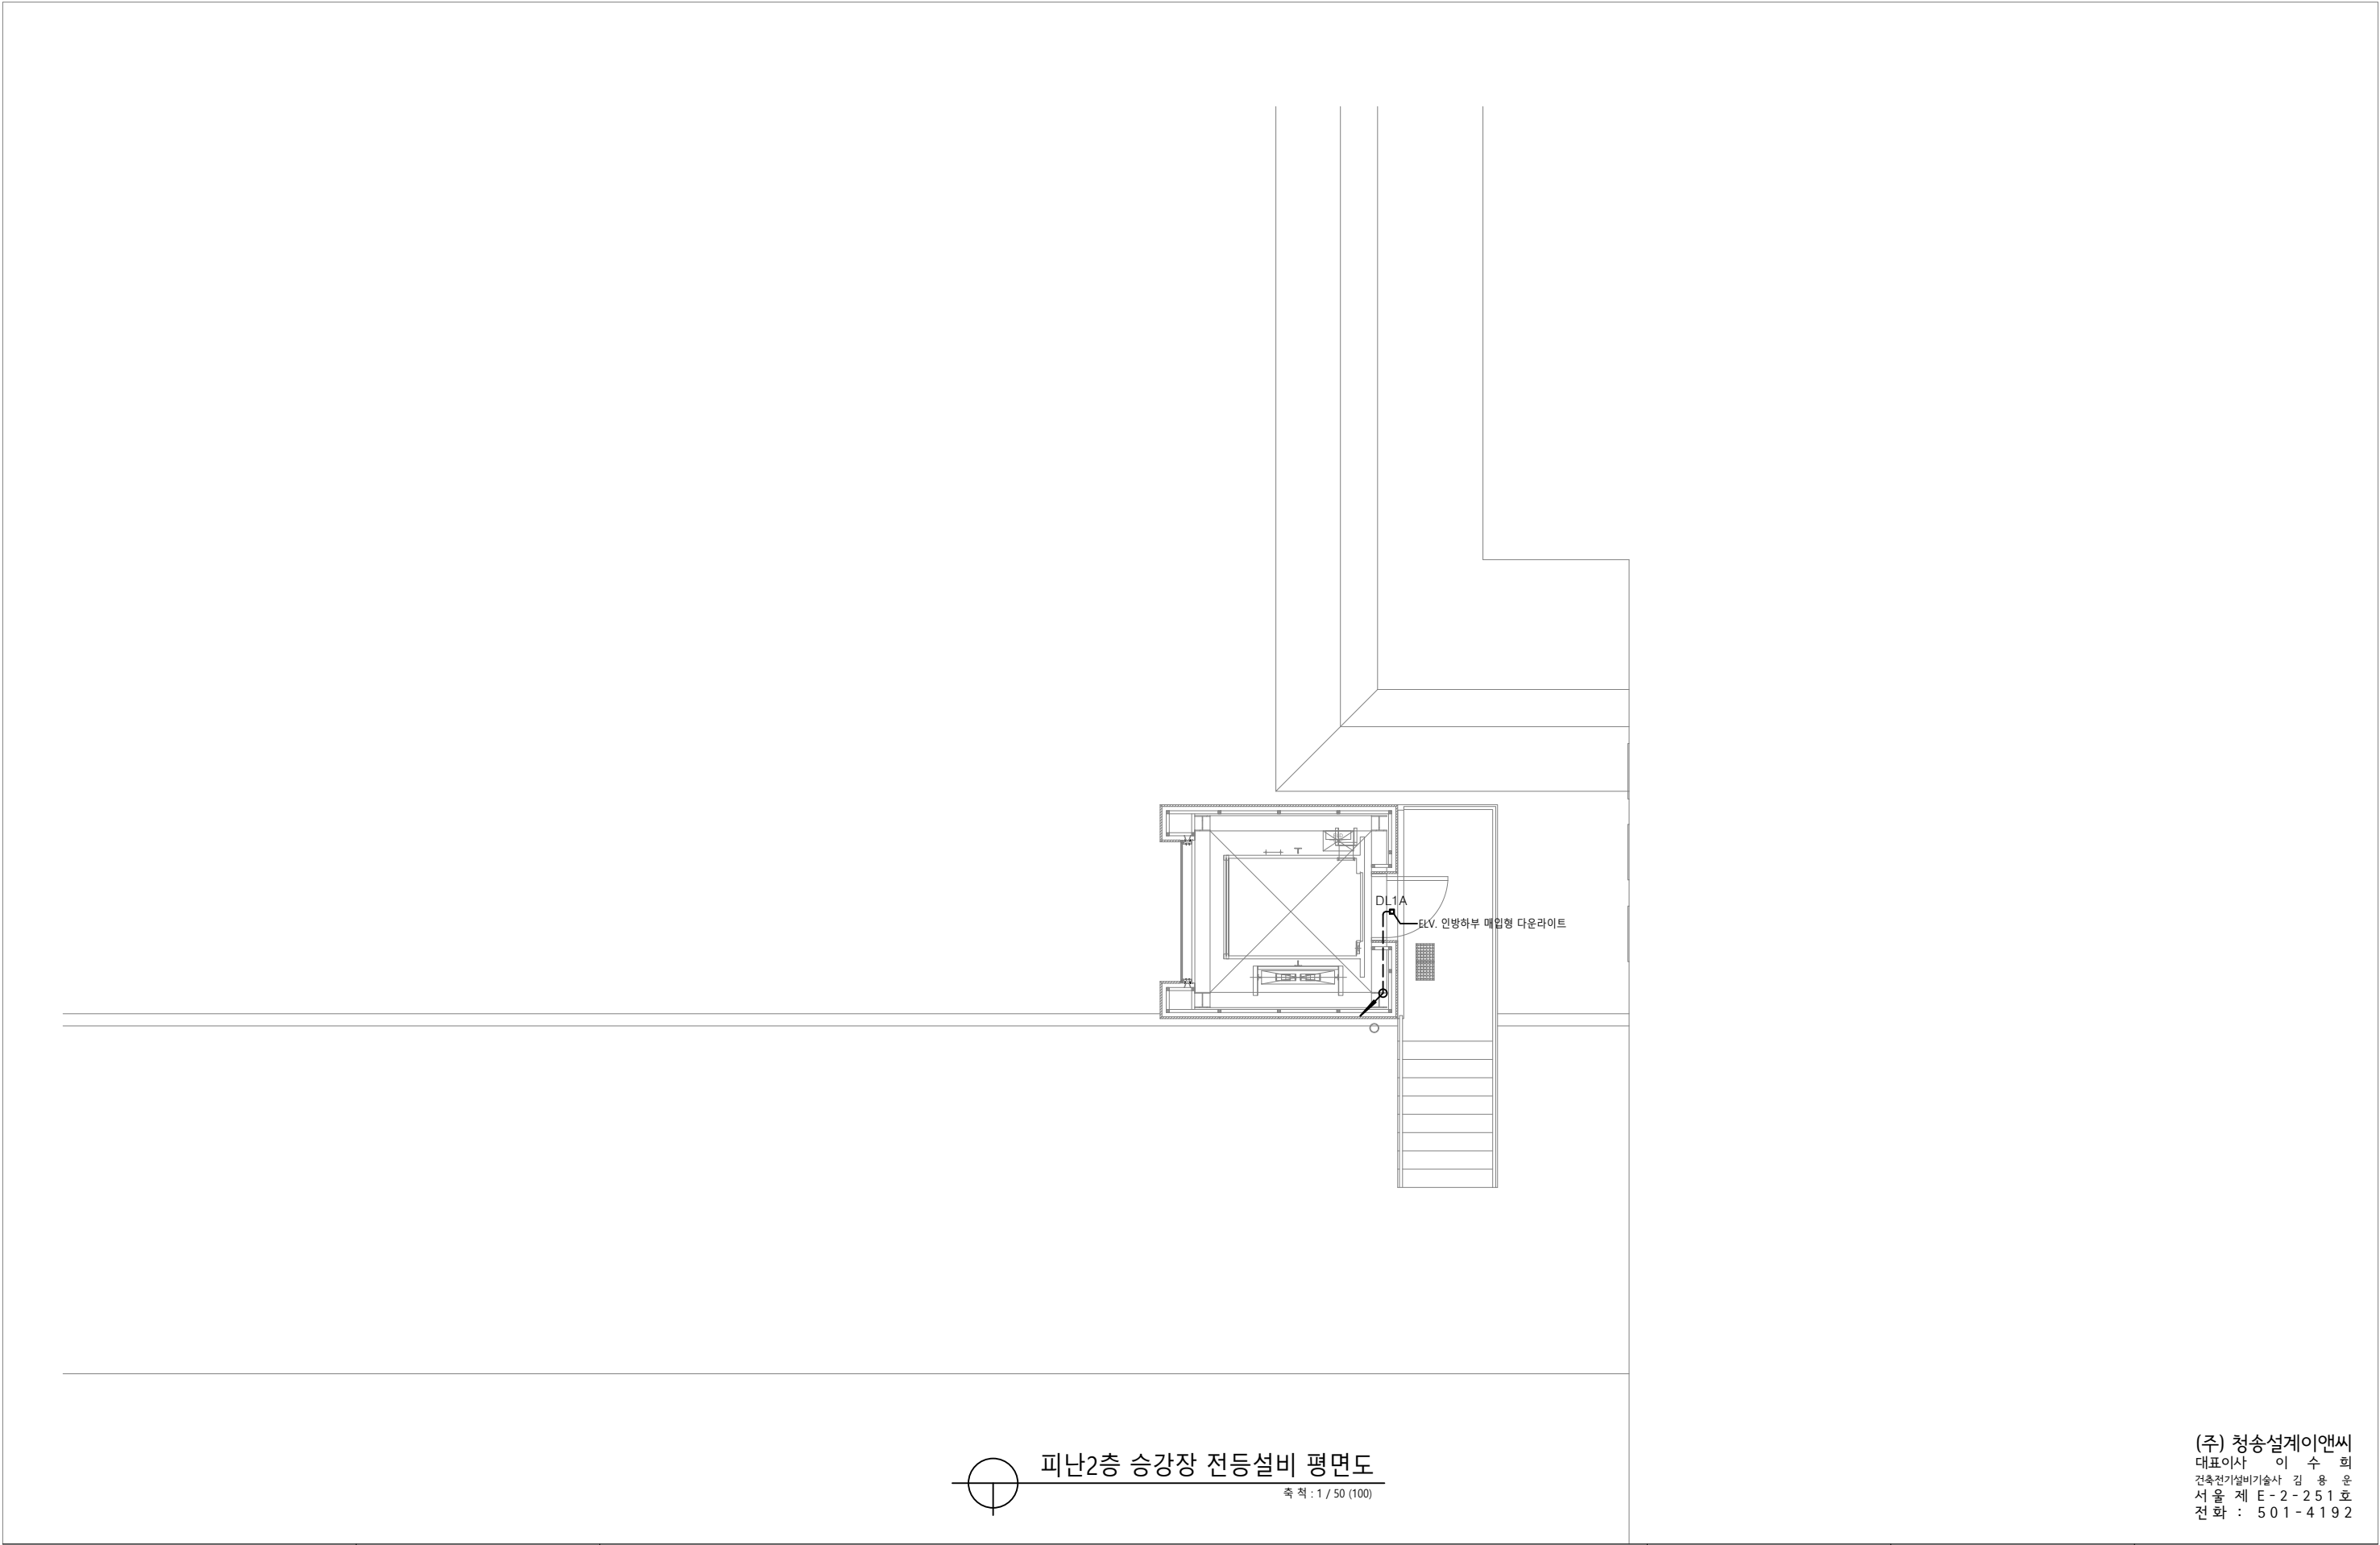

Leehong Kim
Architects


PROJECT TITLE
세종문화회관 옥상공간 조성
기본 및 실시설계 용역

NOTE

피난2층 승강장 전등설비 평면도
축척 : 1 / 50 (100)

(주) 청송설계이앤씨
대표이사 이 수 희
건축전기설비기술사 김 용 운
서울 제 E-2-251호
전화 : 501-4192


ISSUES & REVISIONS				DRAWN BY		DATE	
NO.	DESCRIPTION	DATE	APP.	김 현 주		2026-02	
△				CHECKED BY		SCALE	
△				김 현 주		A1= 1:50 A3= 1:100	
△				APPROVED BY		PROJ. NO.	DRAWING NO.
△				김 이 흥		LKA-2025-11	EE- 204
△				NAME OF DRAWING		SHEET NO.	
				피난2층 승강장 전등설비 평면도			

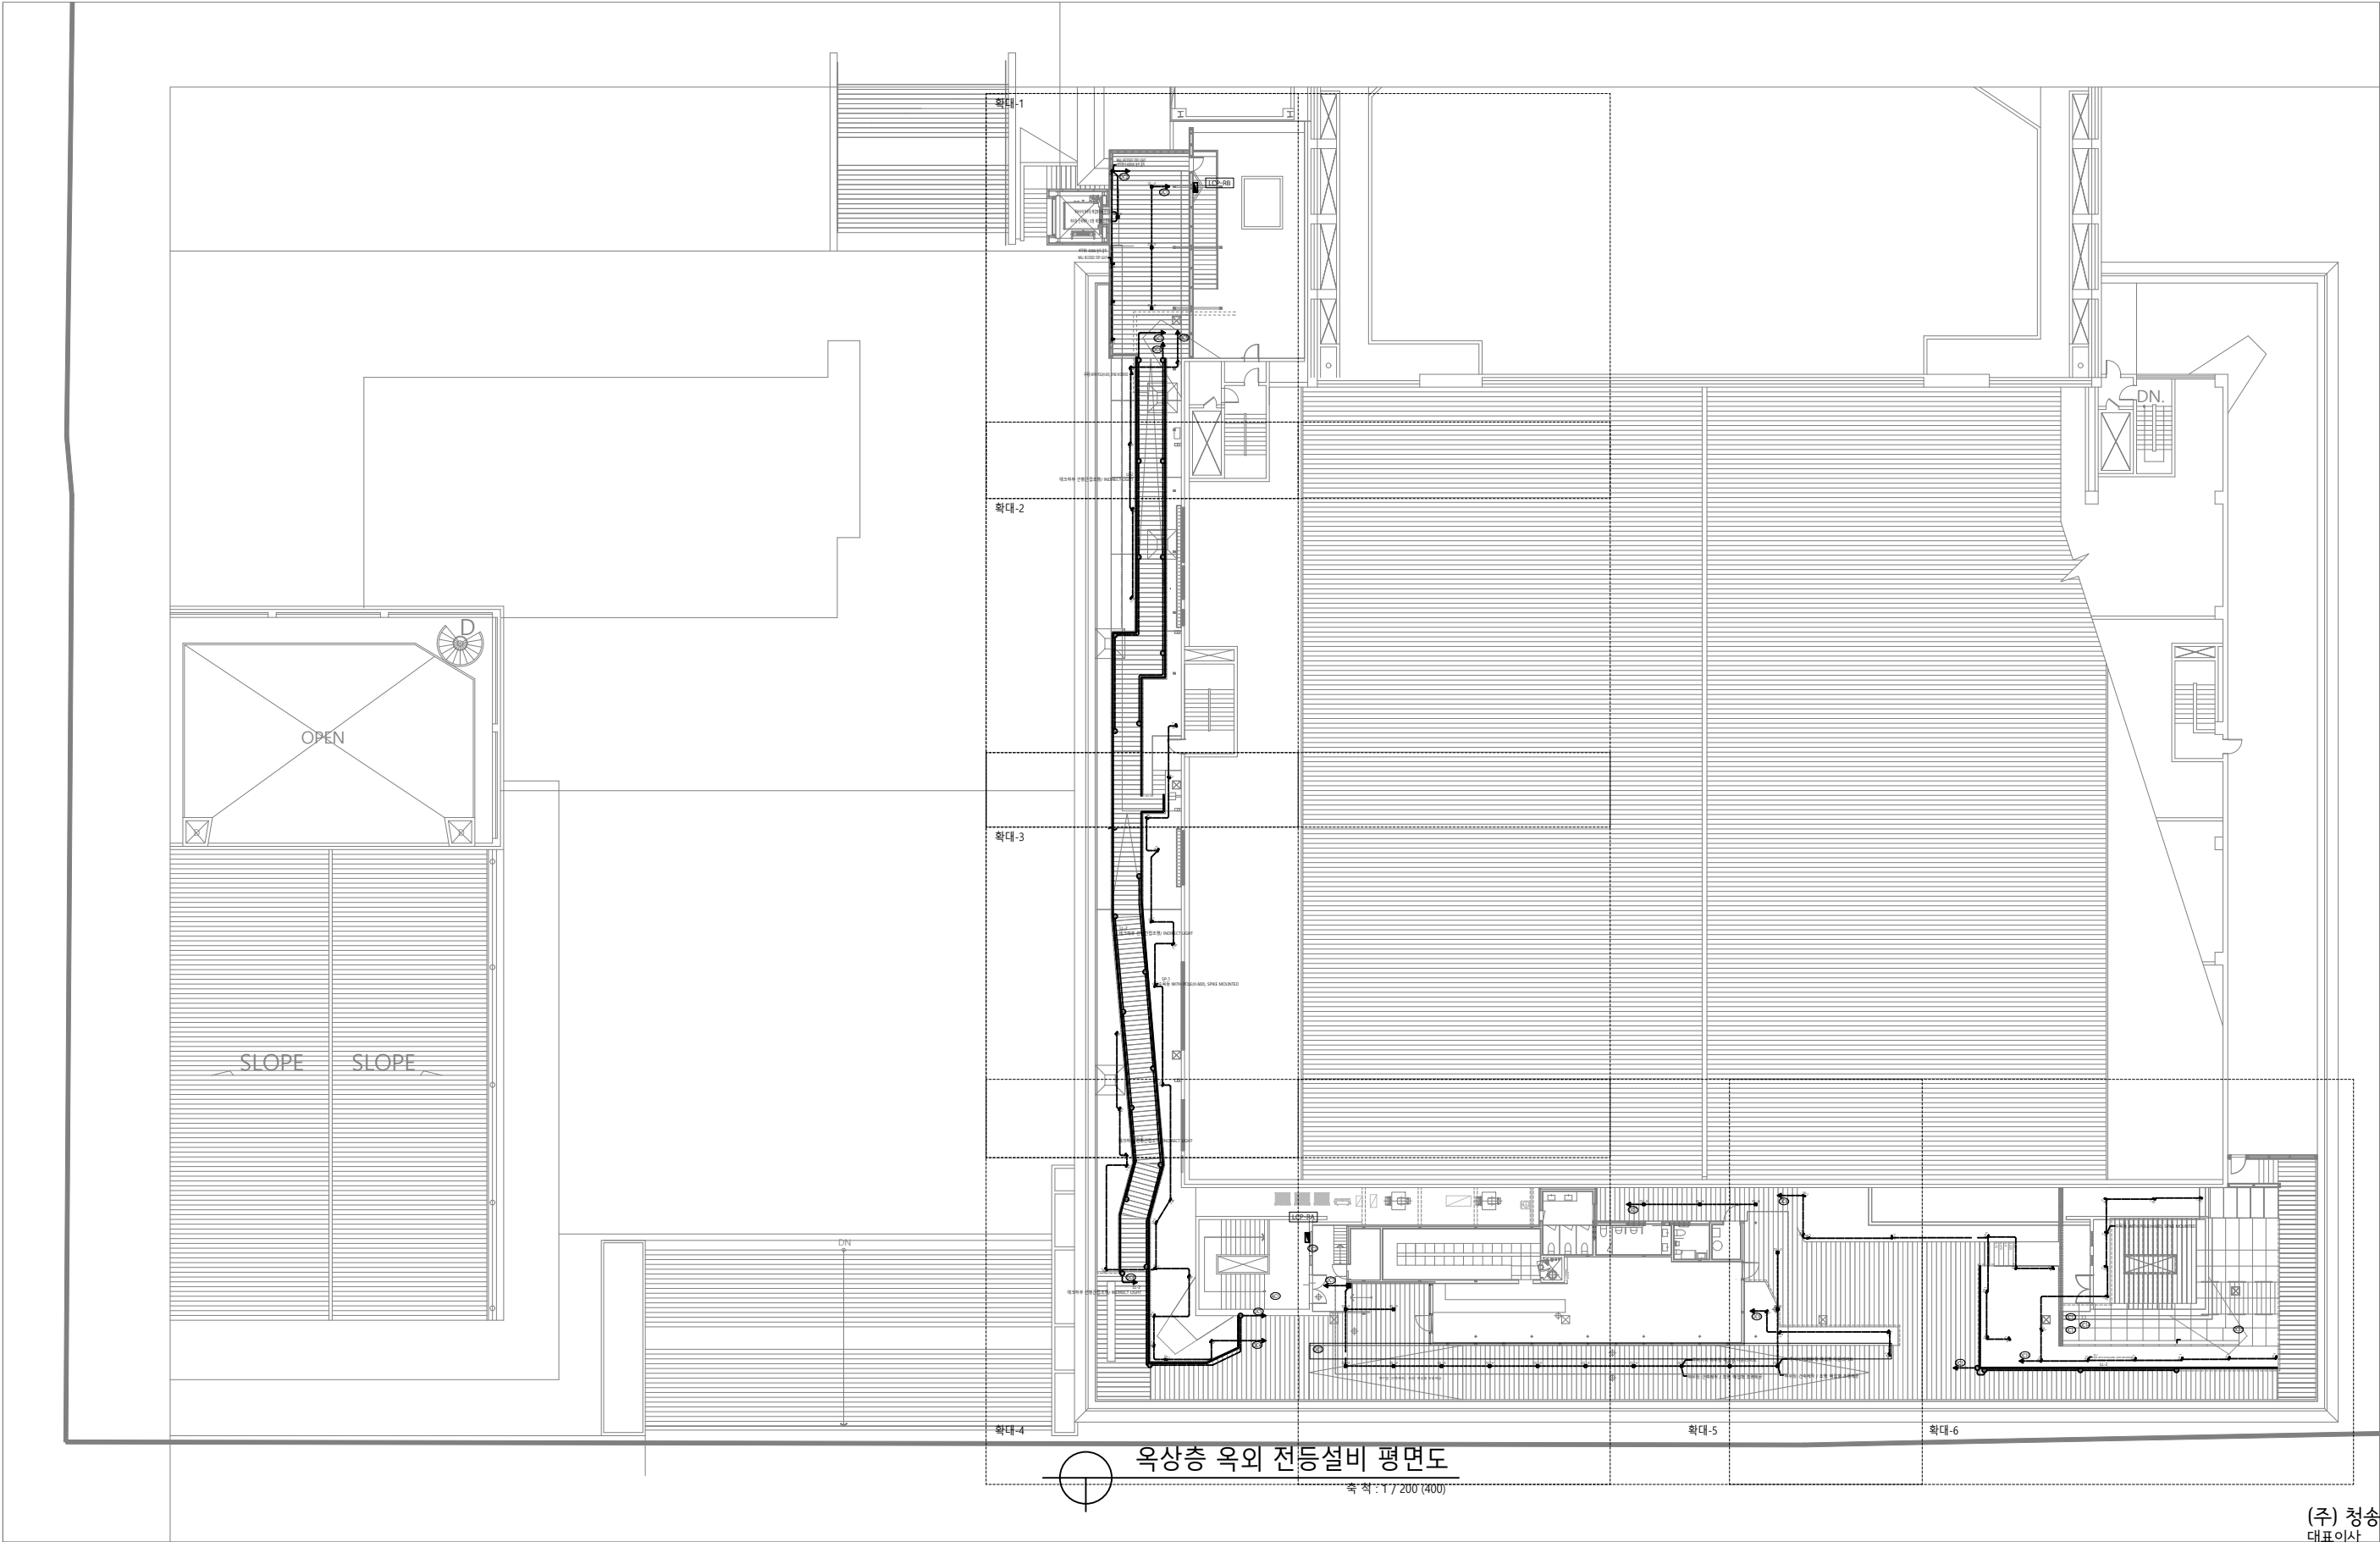

(주) 청송설계이앤씨
대표이사 이 수 희
건축전기설비기술사 김 용 운
서울 제 E-2-251호
전화 : 501-4192

Leehong Kim Architects	PROJECT TITLE	NOTE	ISSUES & REVISIONS				DRAWN BY	DATE	
	세종문화회관 옥상공간 조성 기본 및 실시설계 용역		NO.	DESCRIPTION	DATE	APP.	김 현 주	CHECKED BY	SCALE
			△					김 현 주	A1 = 1:200 A3= 1:400
			△				APPROVED BY	PROJ. NO.	DRAWING NO.
			△				김 이 흥	LKA-2025-11	
			△				NAME OF DRAWING	SHEET NO.	
옥상층 옥외 전등설비 평면도									

확대-1

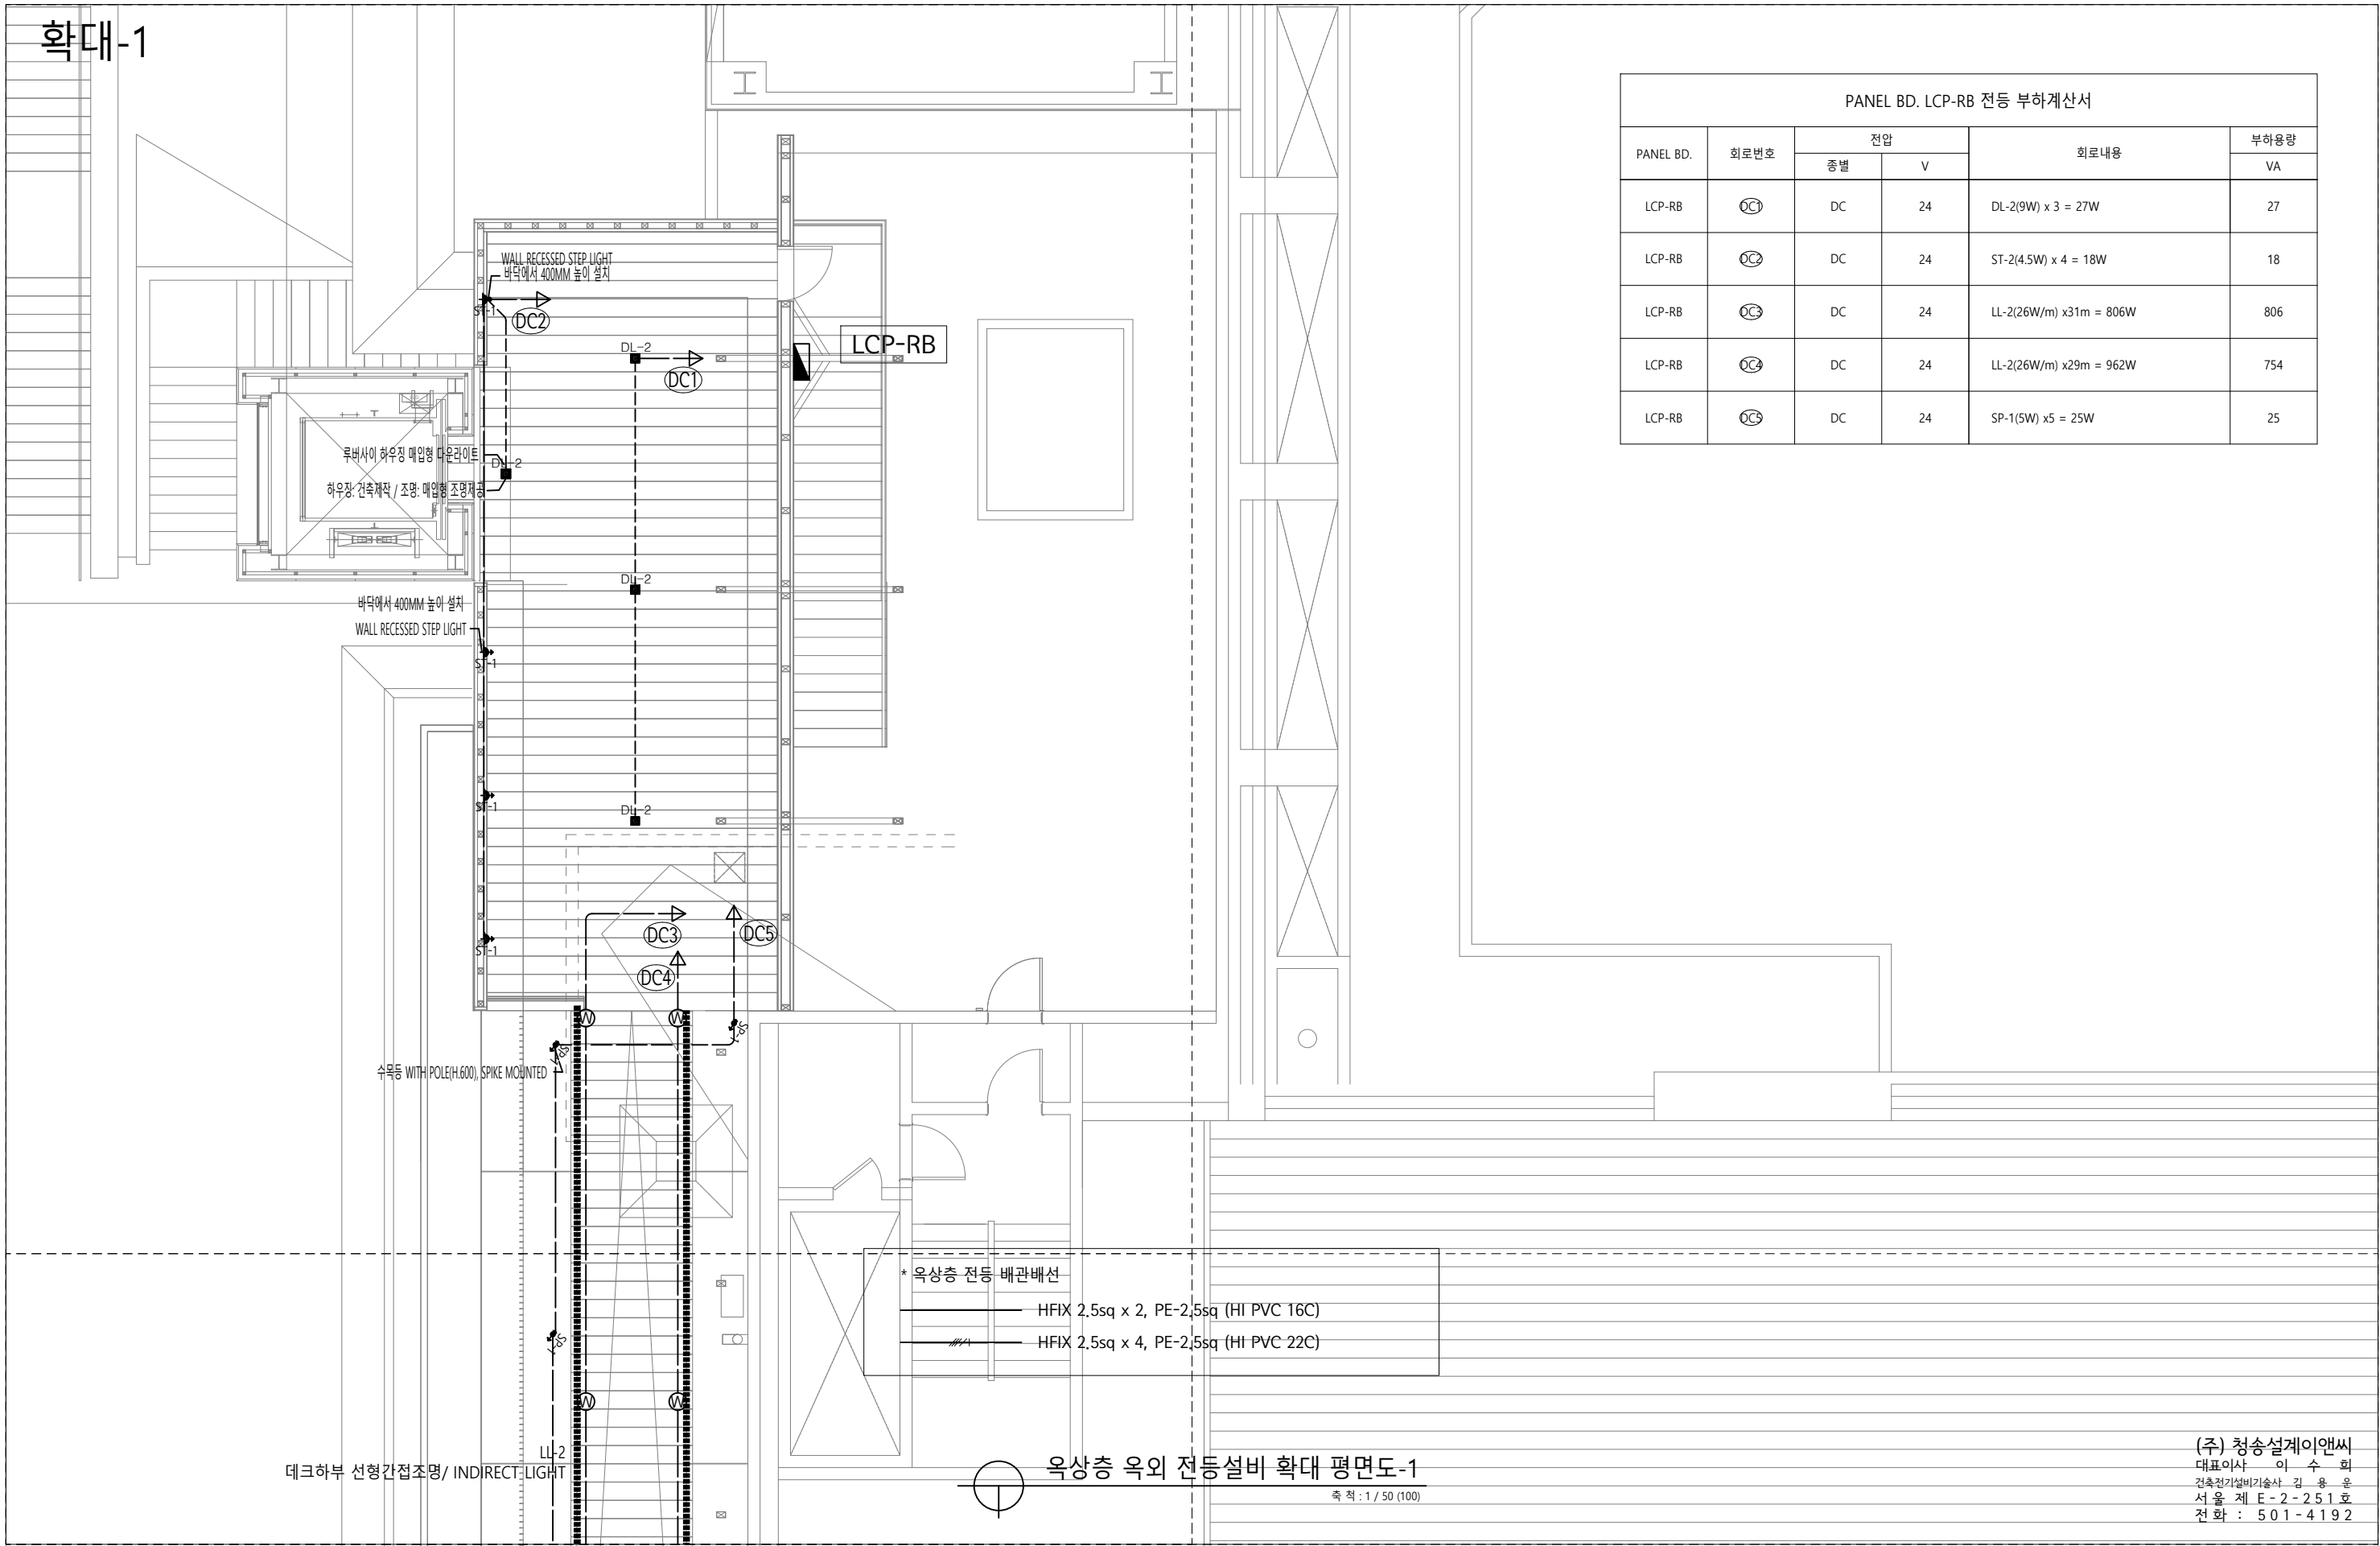


PANEL BD. LCP-RB 전등 부하계산서					
PANEL BD.	회로번호	전압		회로내용	부하용량
		종별	V		VA
LCP-RB	DC1	DC	24	DL-2(9W) x 3 = 27W	27
LCP-RB	DC2	DC	24	ST-2(4.5W) x 4 = 18W	18
LCP-RB	DC3	DC	24	LL-2(26W/m) x31m = 806W	806
LCP-RB	DC4	DC	24	LL-2(26W/m) x29m = 962W	754
LCP-RB	DC5	DC	24	SP-1(5W) x5 = 25W	25

Leehong Kim
Architects

PROJECT TITLE
세종문화회관 욕상공간 조성
기본 및 실시설계 영역

NOTE

ISSUES & REVISIONS				DRAWN BY	DATE
NO.	DESCRIPTION	DATE	APP.	김 현 주	2026-02
△				CHECKED BY	SCALE
△				김 현 주	A1= 1:50 A3= 1:100
△				APPROVED BY	PROJ. NO.
△				김 이 흥	LKA-2025-11
△				NAME OF DRAWING	DRAWING NO.
				욕상층 옥외 확대-1 전등설비 평면도	EE- 206
					SHEET NO.

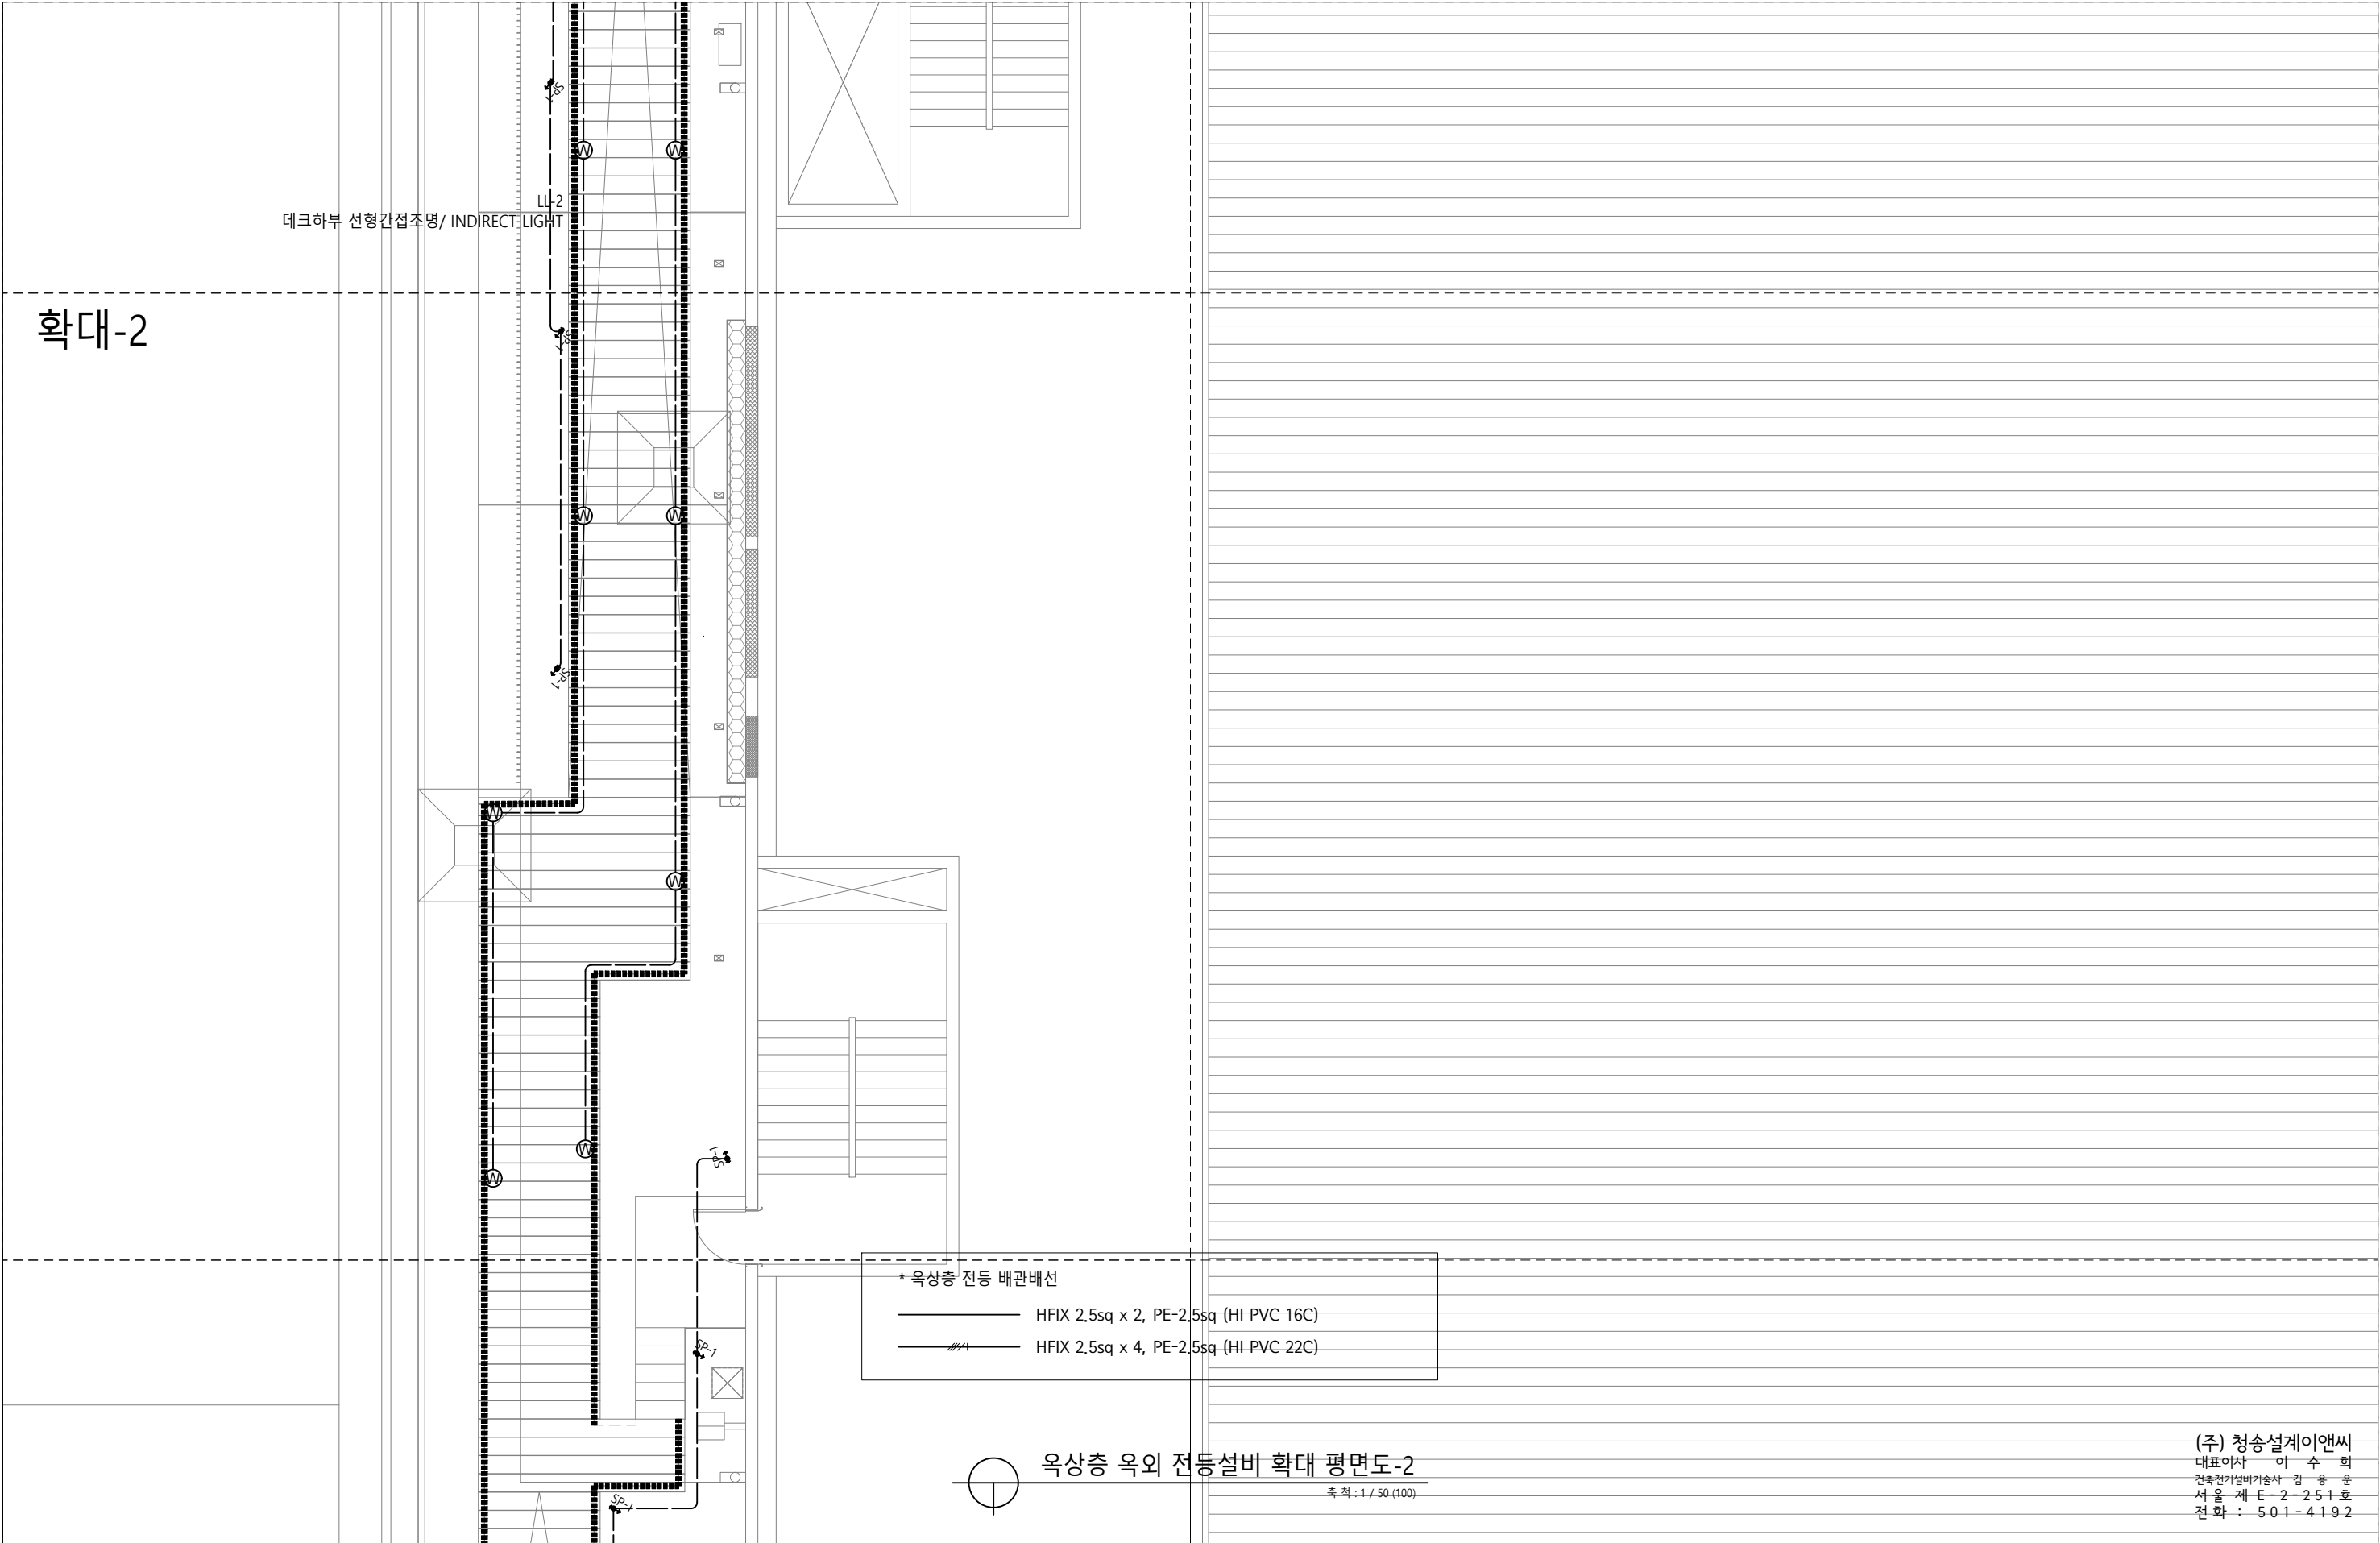

데크하부 선형간접조명/ INDIRECT LIGHT

확대-2

* 옥상층 전등 배관배선
— HFIX 2,5sq x 2, PE-2,5sq (HI PVC 16C)
— HFIX 2,5sq x 4, PE-2,5sq (HI PVC 22C)

옥상층 옥외 전등설비 확대 평면도-2
축척: 1 / 50 (100)

(주) 청송설계아앤씨
대표이사 이 수 희
건축전기설비기술사 김 용 훈
서울 제 E-2-251호
전화 : 501-4192


Leehong Kim
Architects

PROJECT TITLE
세종문화회관 옥상공간 조성
기본 및 실시설계 영역

NOTE

ISSUES & REVISIONS				DRAWN BY		DATE	
NO.	DESCRIPTION	DATE	APP.	김 현 주		2026-02	
△				CHECKED BY		SCALE	
△				김 현 주		A1= 1:50 A3= 1:100	
△				APPROVED BY		PROJ. NO.	
△				김 이 흥		LKA-2025-11	
△				NAME OF DRAWING		DRAWING NO.	
				옥상층 옥외 확대-2 전등설비 평면도		SHEET NO.	
						EE- 207	

확대-3

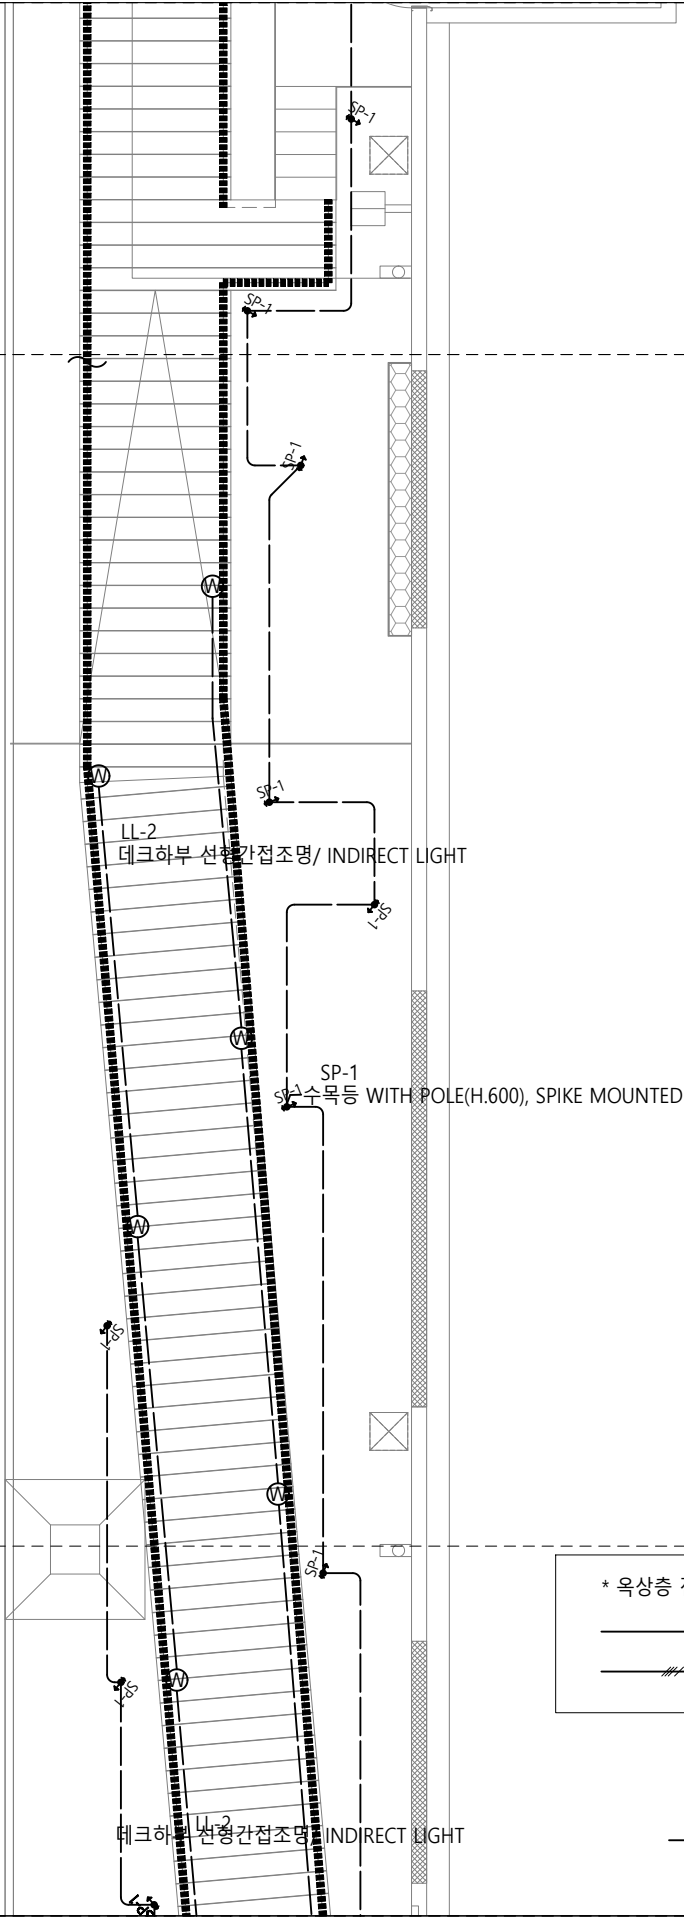

* 옥상층 전등 배관배선

- HFIX 2.5sq x 2, PE-2.5sq (HI-PVC 16C)
- HFIX 2.5sq x 4, PE-2.5sq (HI-PVC 22C)



옥상층 옥외 전등설비 확대 평면도-3

축척 : 1 / 50 (100)

(주) 청송설계이앤씨
대표이사 이 수 희
건축전기설비기술사 김 용 운
서울 제 E-2-251호
전화 : 501-4192


Leehong Kim
Architects

PROJECT TITLE

세종문화회관 옥상공간 조성
기본 및 실시설계 영역

NOTE

ISSUES & REVISIONS				DRAWN BY		DATE	
NO.	DESCRIPTION	DATE	APP.	김 현 주		2026-02	
△				CHECKED BY		SCALE	
△				김 현 주		A1= 1:50 A3= 1:100	
△				APPROVED BY		PROJ. NO.	
△				김 이 흥		LKA-2025-11	
△				NAME OF DRAWING		DRAWING NO.	
				옥상층 옥외 확대-3 전등설비 평면도		SHEET NO.	
						EE- 208	

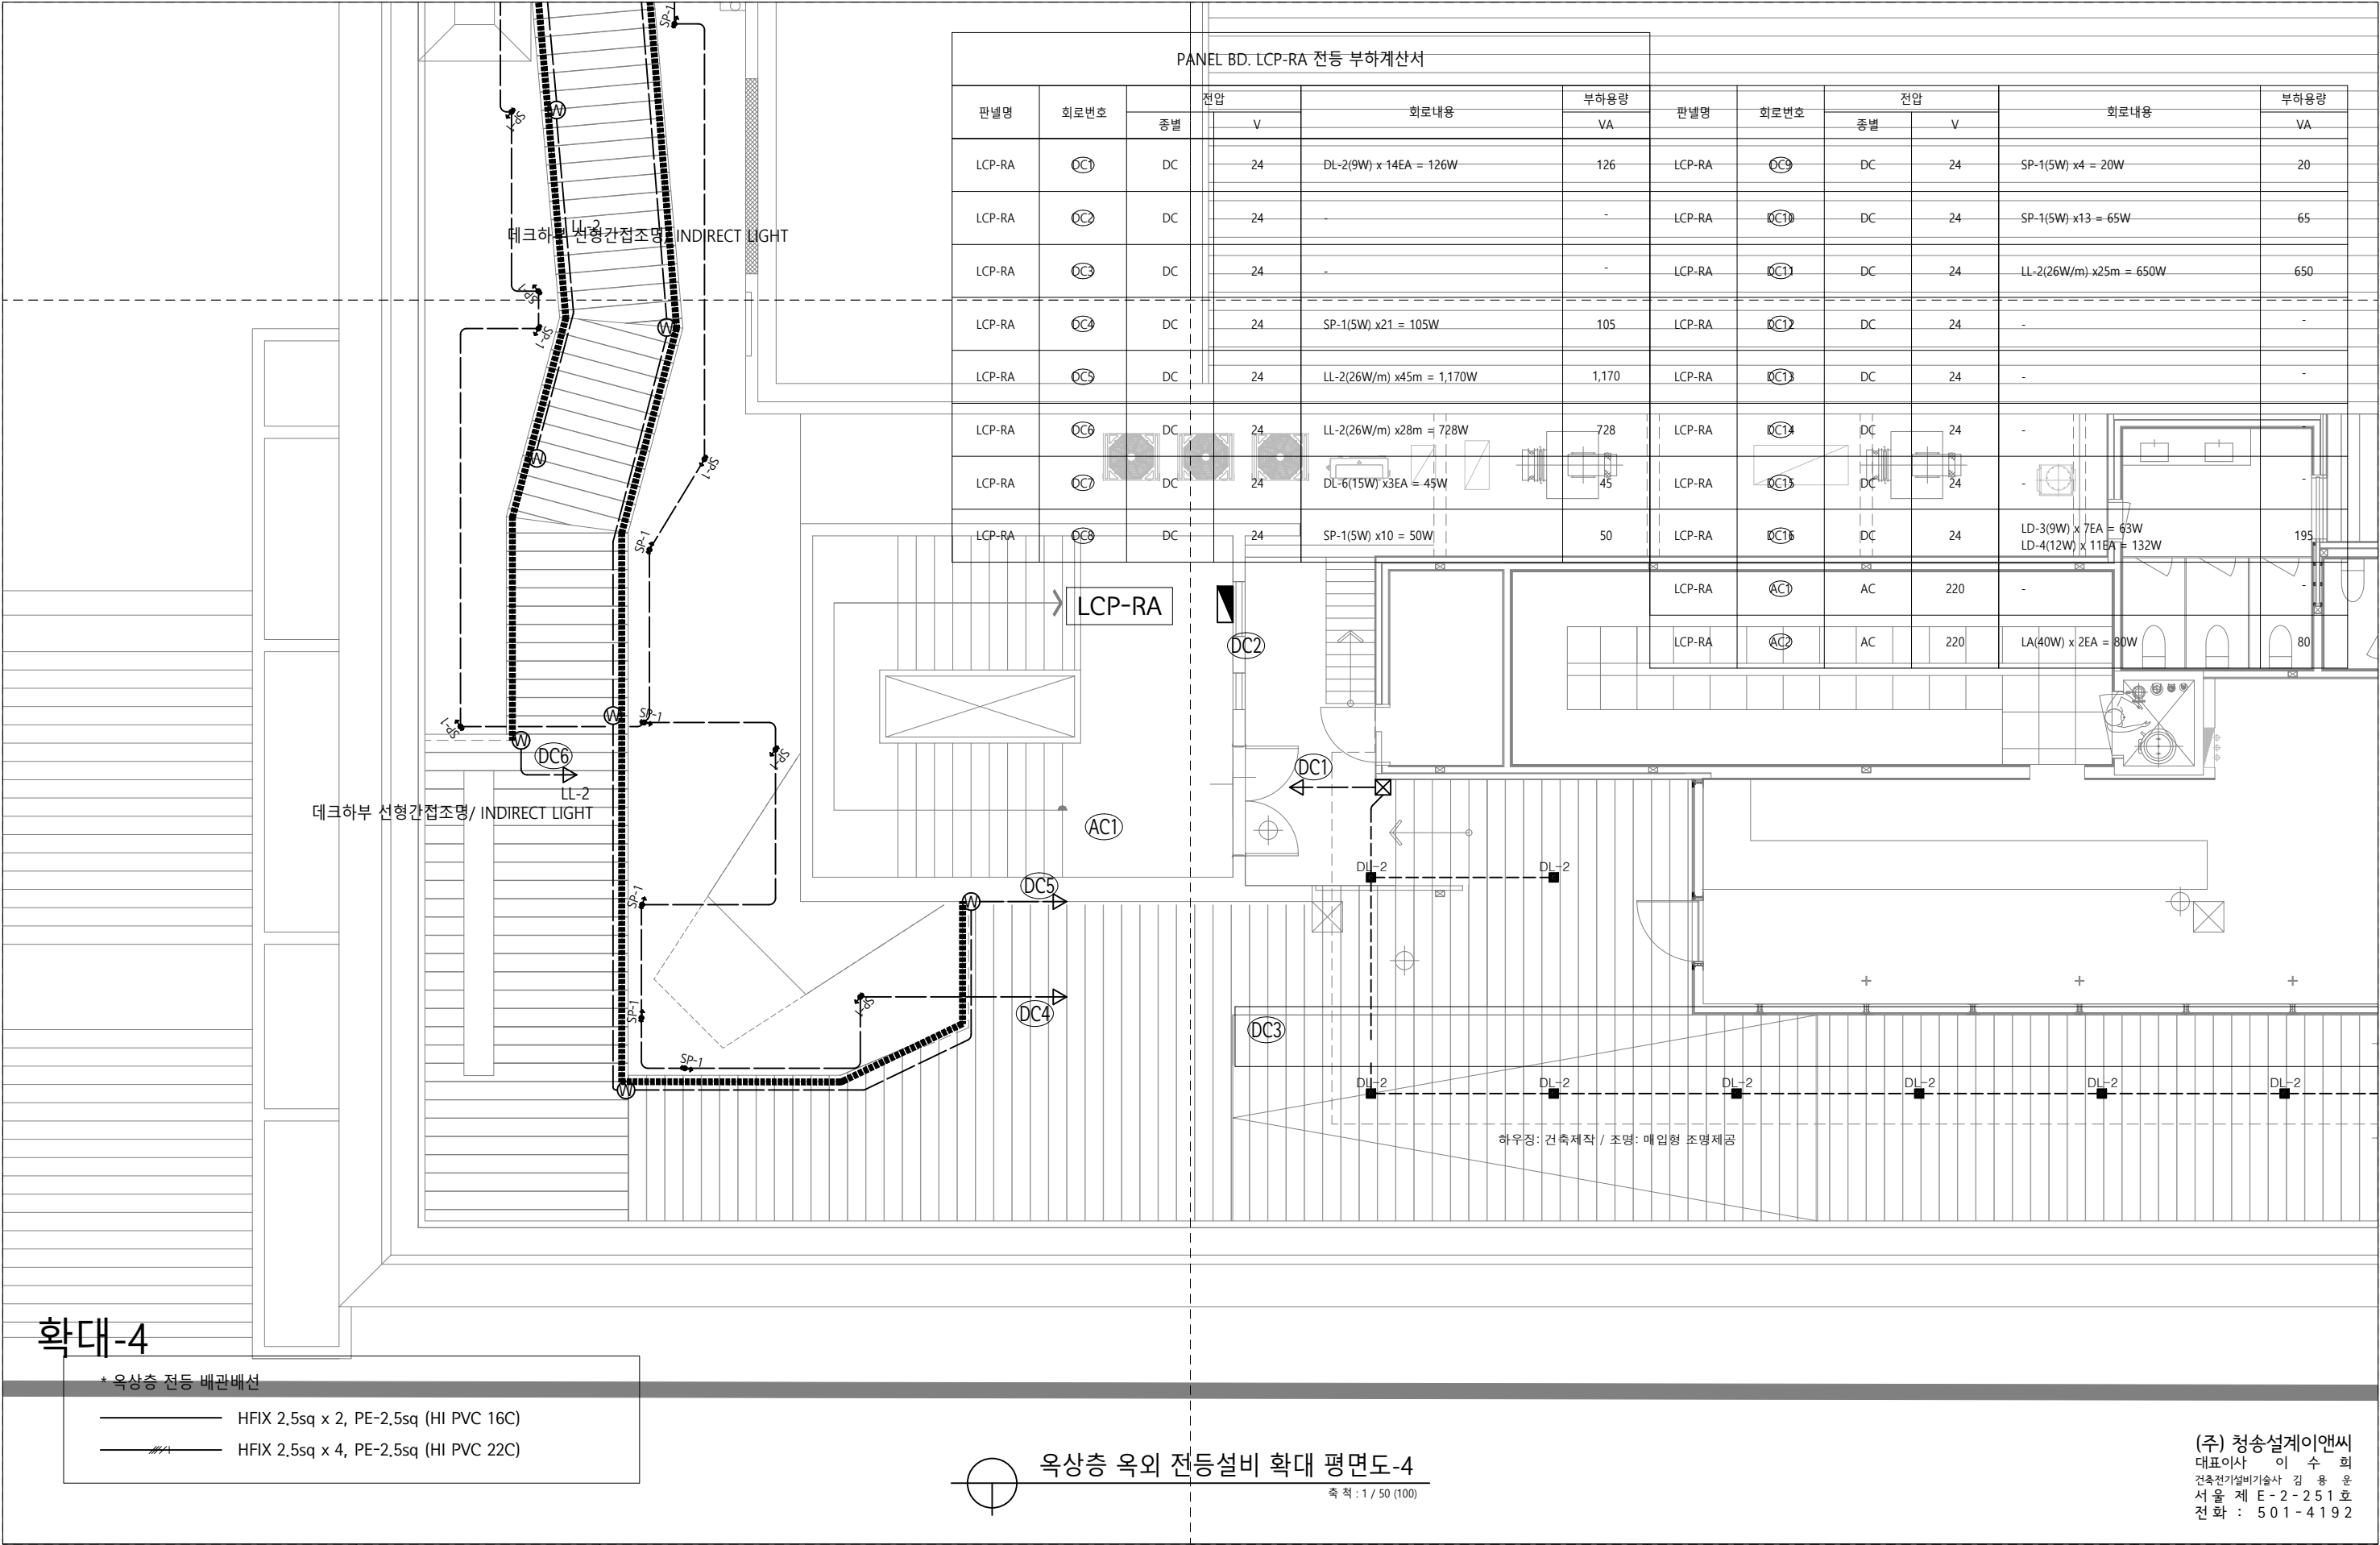

옥상층 옥외 전등설비 확대 평면도-4
축척: 1 / 50 (100)


(주) 청송설계이앤씨
대표이사 이 수 희
건축전기설비기술사 김 용 운
서울 제 E-2-251호
전화 : 501-4192

Leehong Kim
Architects

PROJECT TITLE
세종문화회관 옥상공간 조성
기본 및 실시설계 용역

NOTE

ISSUES & REVISIONS				DRAWN BY		DATE	
NO.	DESCRIPTION	DATE	APP.	김 현 주		2026-02	
△				CHECKED BY		SCALE	
△				김 현 주		A1= 1:50 A3= 1:100	
△				APPROVED BY		PROJ. NO.	
△				김 이 흥		LKA-2025-11	
△				NAME OF DRAWING		DRAWING NO.	
				옥상층 옥외 확대-4 전등설비 평면도		SHEET NO.	
						EE- 209	

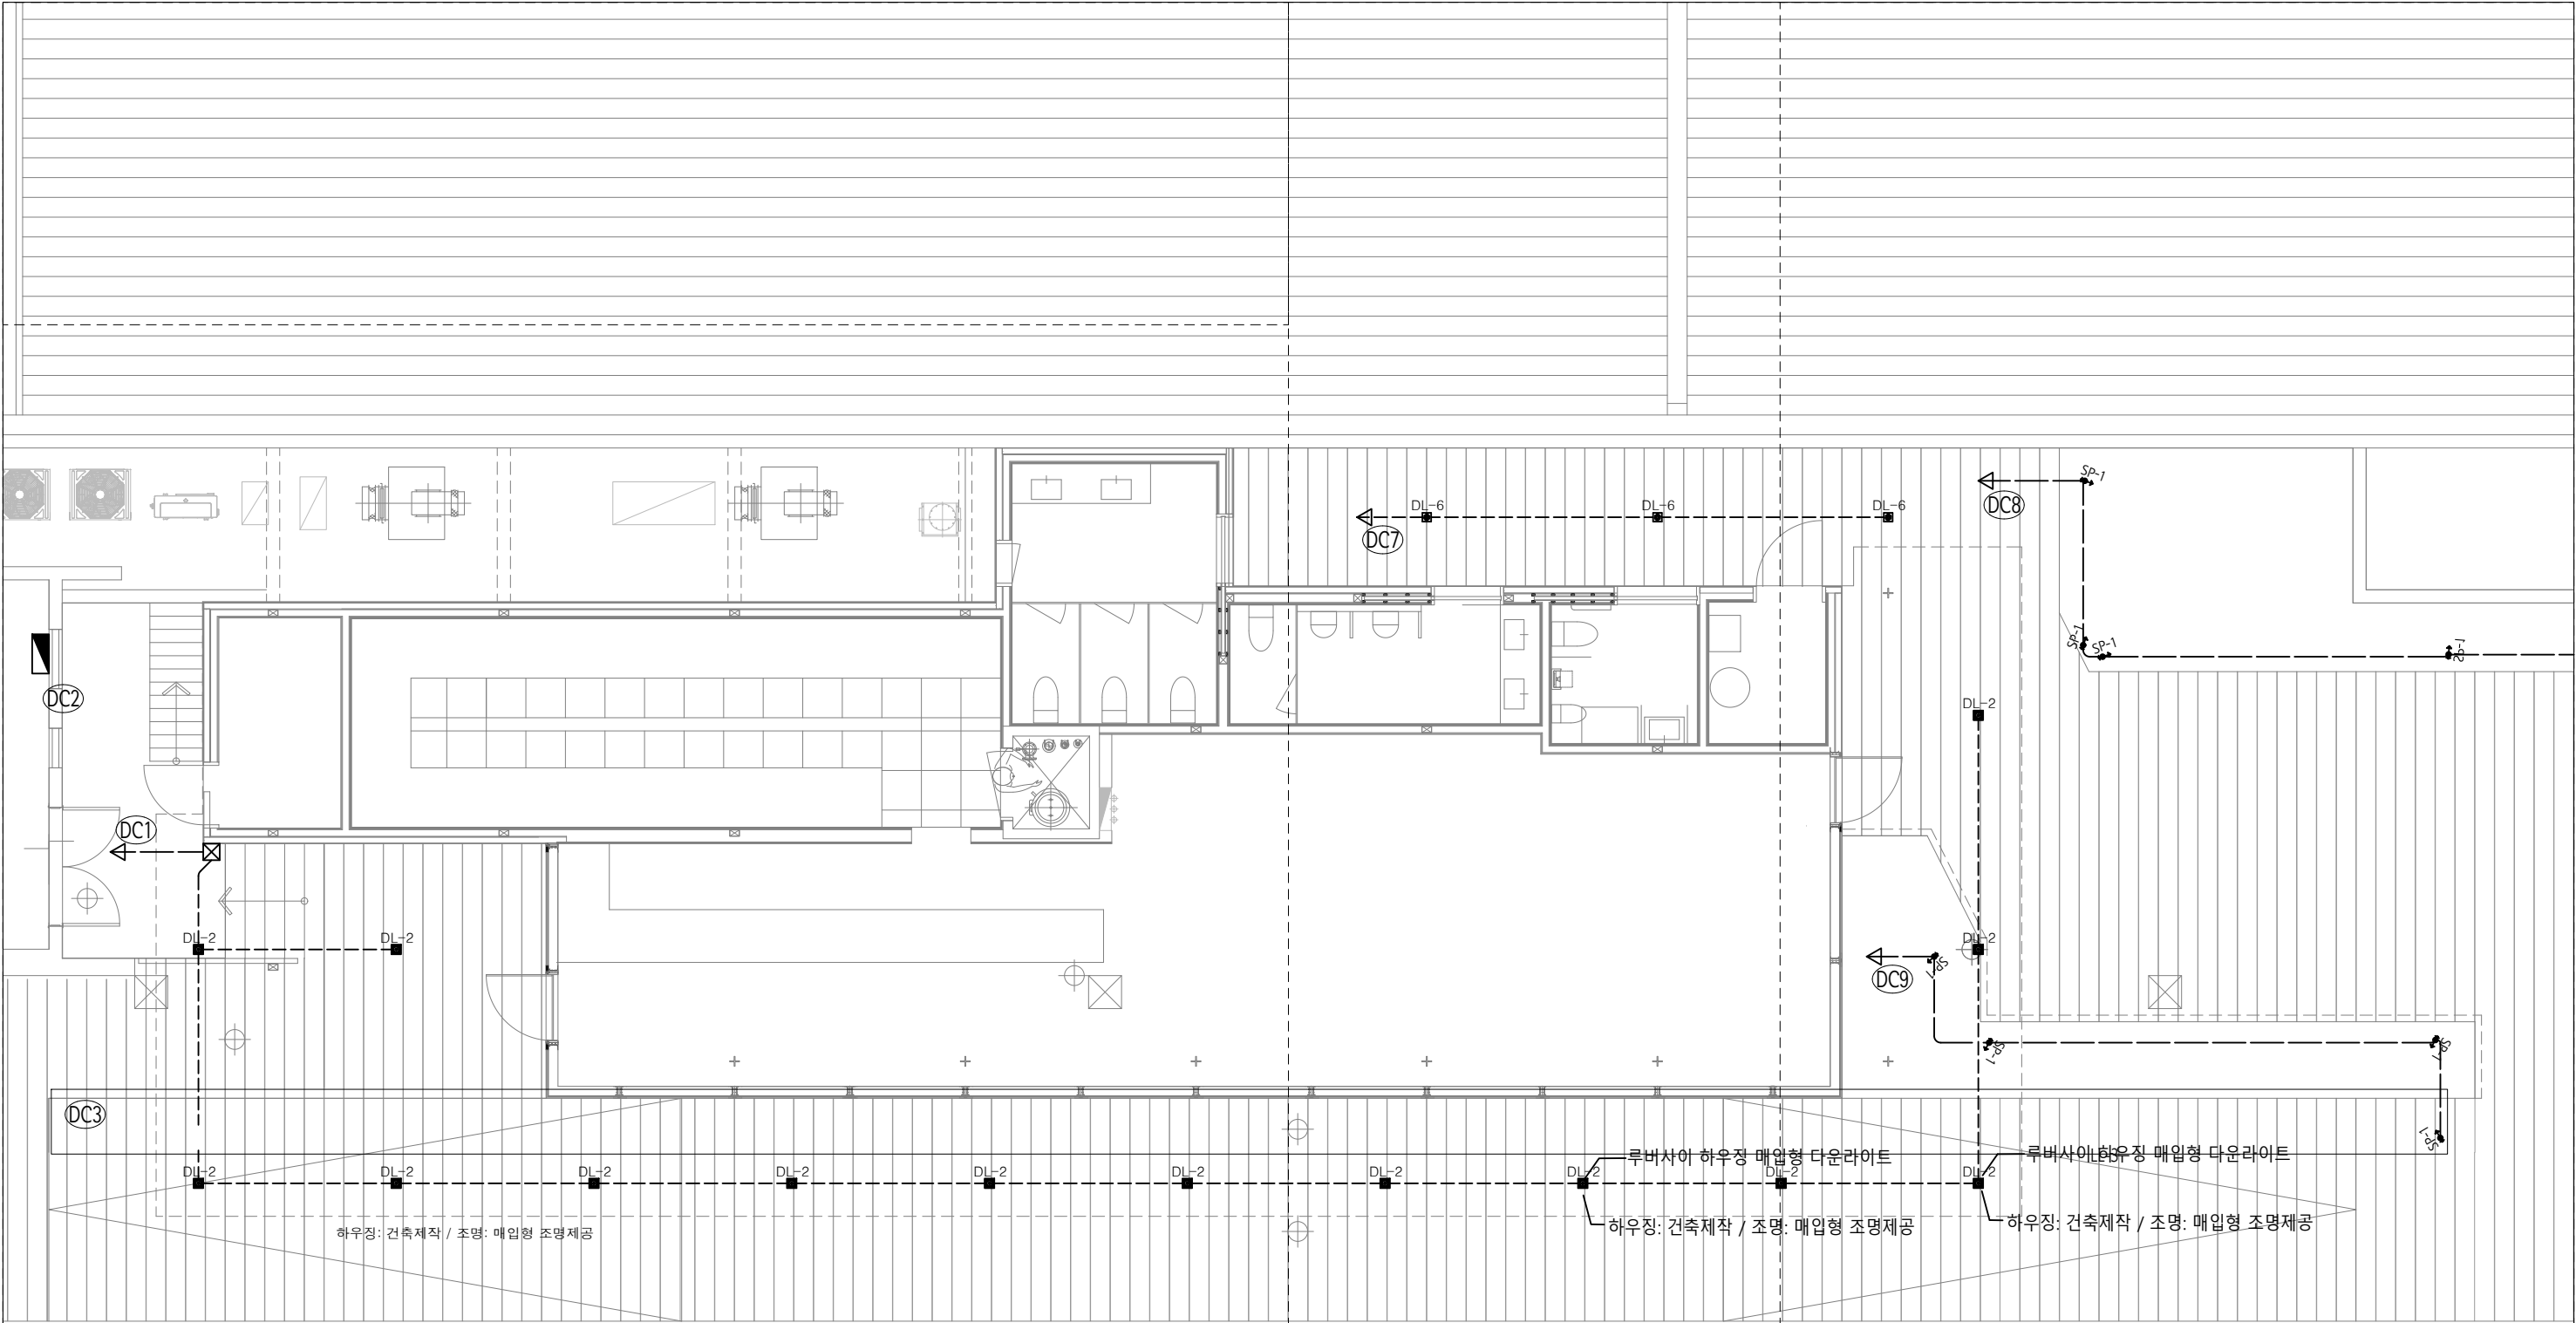

확대-5

* 옥상층 전등 배관배선	
	HFIX 2.5sq x 2, PE-2.5sq (HI PVC 16C)
	HFIX 2.5sq x 4, PE-2.5sq (HI PVC 22C)

옥상층 옥외 전등설비 확대 평면도-5
축척 : 1 / 50 (100)


(주) 청송설계이앤씨
대표이사 이 수 희
건축전기설비기술사 김 용 운
서울 제 E-2-251호
전화 : 501-4192

Leehong Kim
Architects

PROJECT TITLE
세종문화회관 옥상공간 조성
기본 및 실시설계 용역

NOTE

ISSUES & REVISIONS				DRAWN BY		DATE	
NO.	DESCRIPTION	DATE	APP.	김 현 주		2026-02	
△				CHECKED BY		SCALE	
△				김 현 주		A1= 1:50 A3= 1:100	
△				APPROVED BY		PROJ. NO.	DRAWING NO. EE- 210
△				김 이 흥		LKA-2025-11	
△				NAME OF DRAWING 옥상층 옥외 확대-5 전등설비 평면도		SHEET NO.	

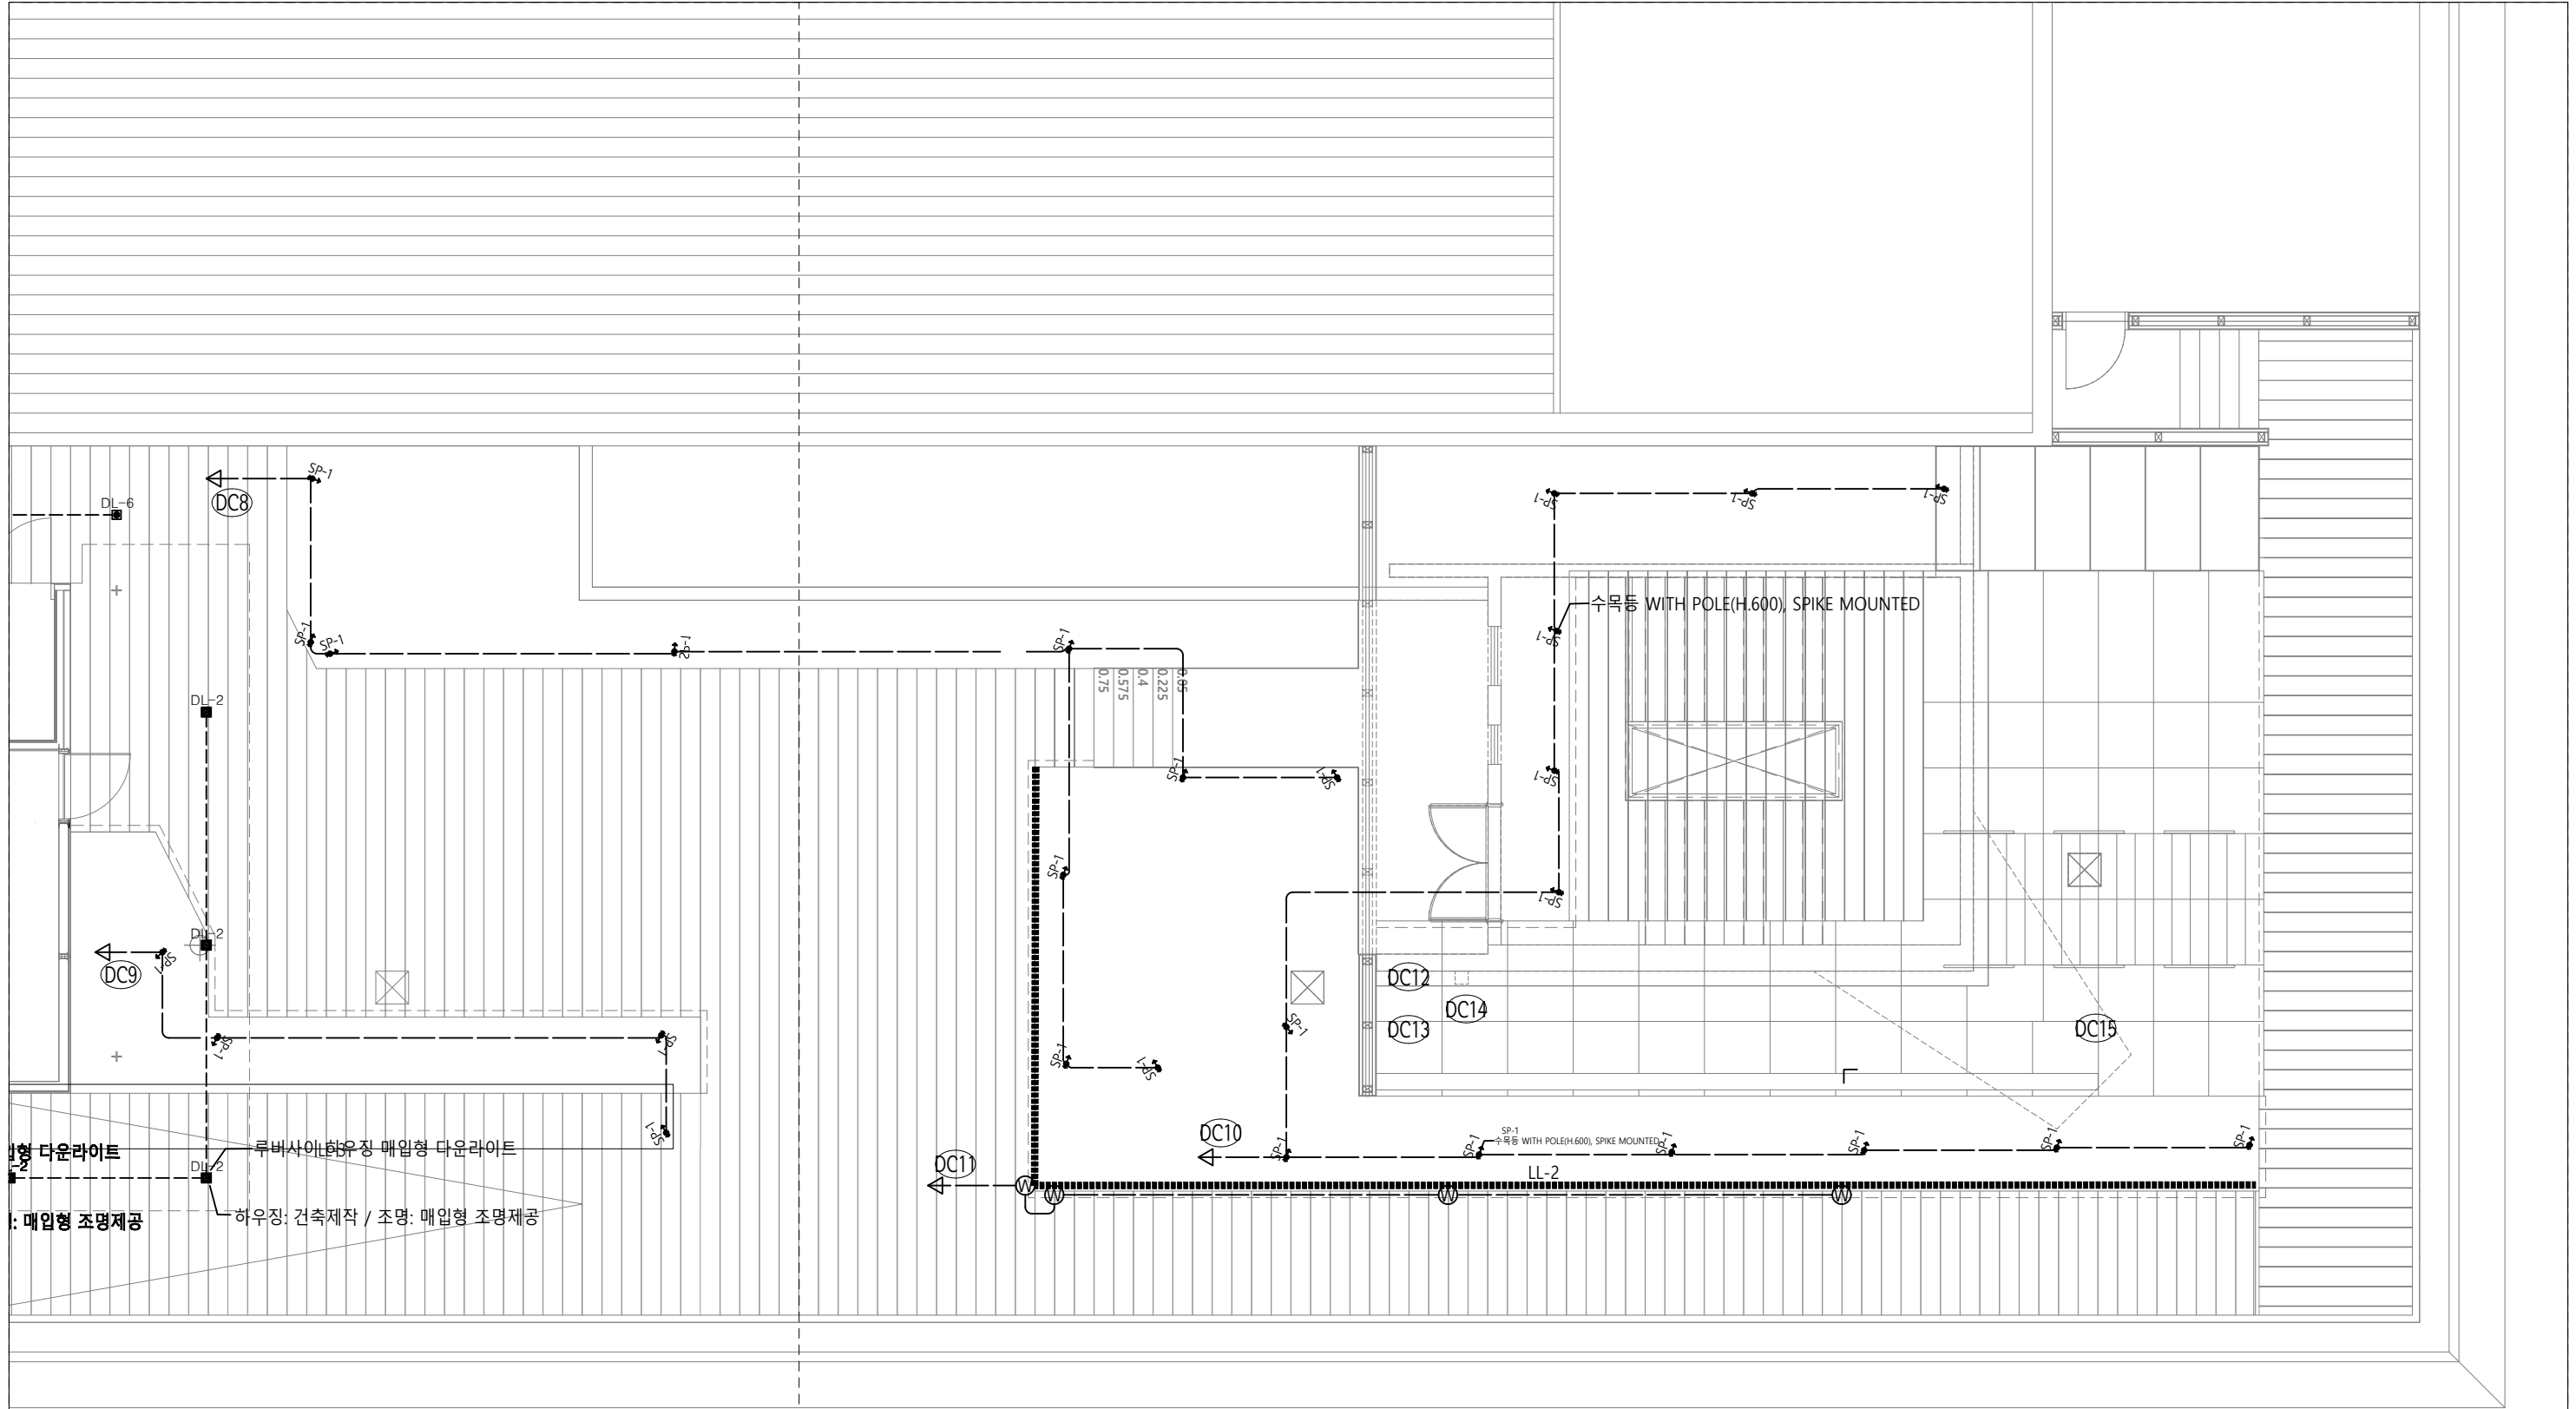

* 옥상층 전등 배관배선

— HFIX 2.5sq x 2, PE-2.5sq (HI PVC 16C)

— HFIX 2.5sq x 4, PE-2.5sq (HI PVC 22C)


확대-6

○ 옥상층 옥외 전등설비 확대 평면도-6

축척 : 1 / 50 (100)

(주) 청송설계이앤씨
대표이사 이 수 희
건축전기설비기술사 김 용 운
서울 제 E-2-251호
전화 : 501-4192

Leehong Kim Architects	PROJECT TITLE 세종문화회관 옥상공간 조성 기본 및 실시설계 용역	NOTE	ISSUES & REVISIONS				DRAWN BY 김 현 주		DATE 2026-02	
			NO.	DESCRIPTION	DATE	APP.	CHECKED BY 김 현 주		SCALE A1= 1:50 A3= 1:100	
			△				APPROVED BY 김 이 흥		PROJ. NO. LKA-2025-11	
			△				NAME OF DRAWING 옥상층 옥외 확대-6 전등설비 평면도		DRAWING NO. EE- 211	
			△						SHEET NO.	

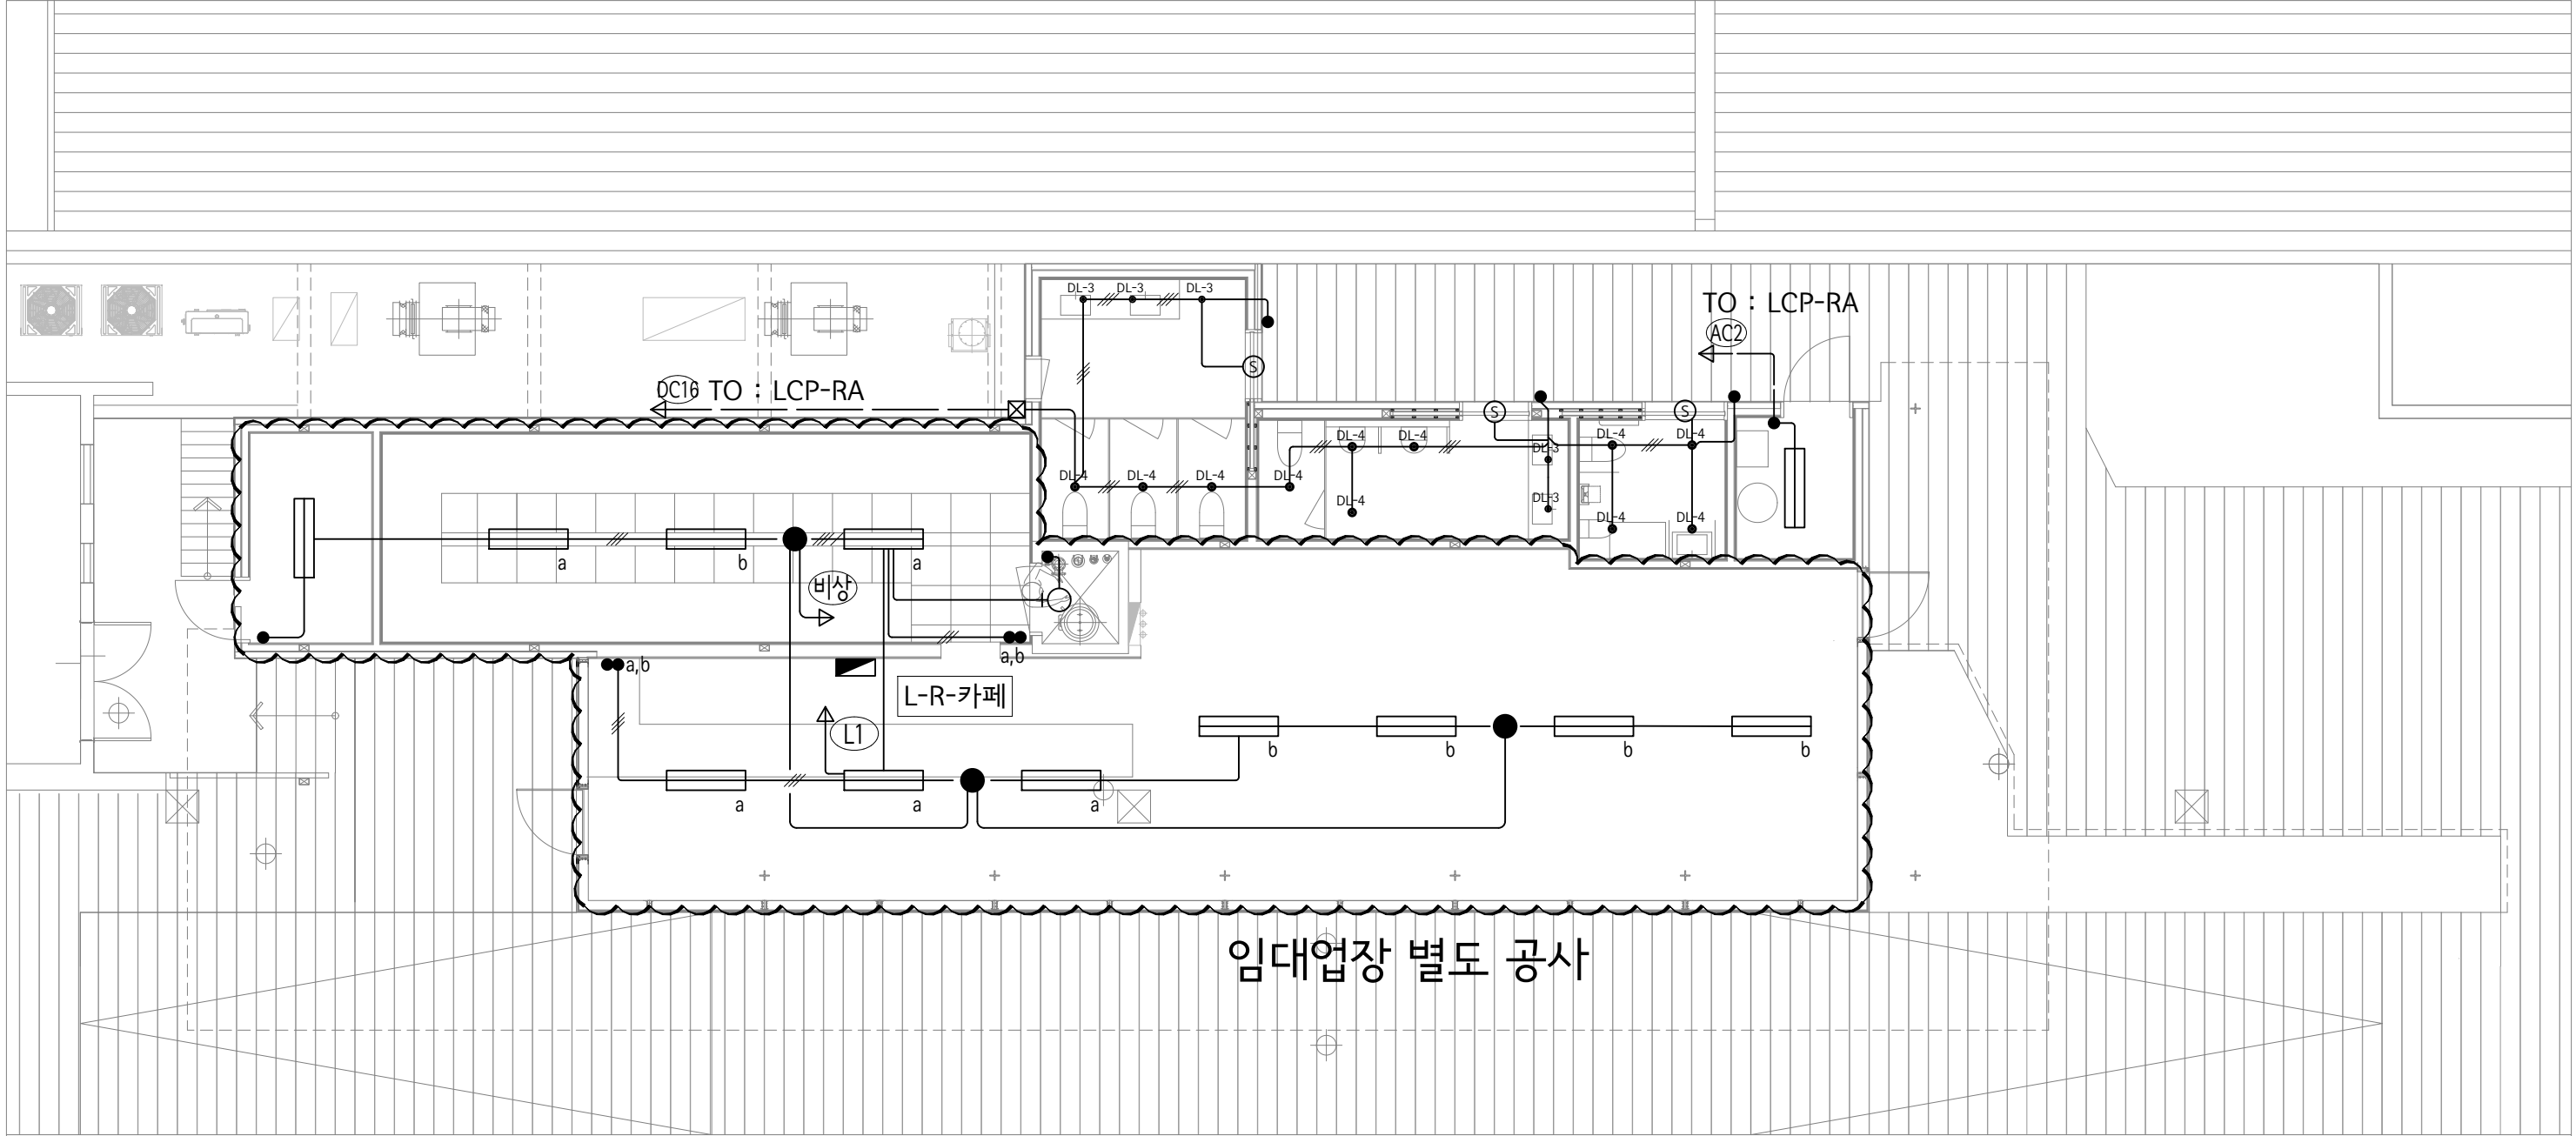

옥상층 전등설비 평면도
축척 : 1 / 50 (100)

(주) 청송설계이앤씨
대표이사 이 수 희
건축전기설비기술사 김 용 운
서울 제 E-2-251호
전화 : 501-4192

Leehong Kim Architects	PROJECT TITLE 세종문화회관 옥상공간 조성 기본 및 실시설계 용역	NOTE	ISSUES & REVISIONS				DRAWN BY 김 현 주		DATE 2026-02		
			NO.	DESCRIPTION	DATE	APP.	CHECKED BY 김 현 주		SCALE A1= 1:50 A3= 1:100		
			△				APPROVED BY 김 이 흥		PROJ. NO. LKA-2025-11	DRAWING NO. EE- 212	
			△				NAME OF DRAWING 옥상층 전등설비 평면도				
			△								
			△								